


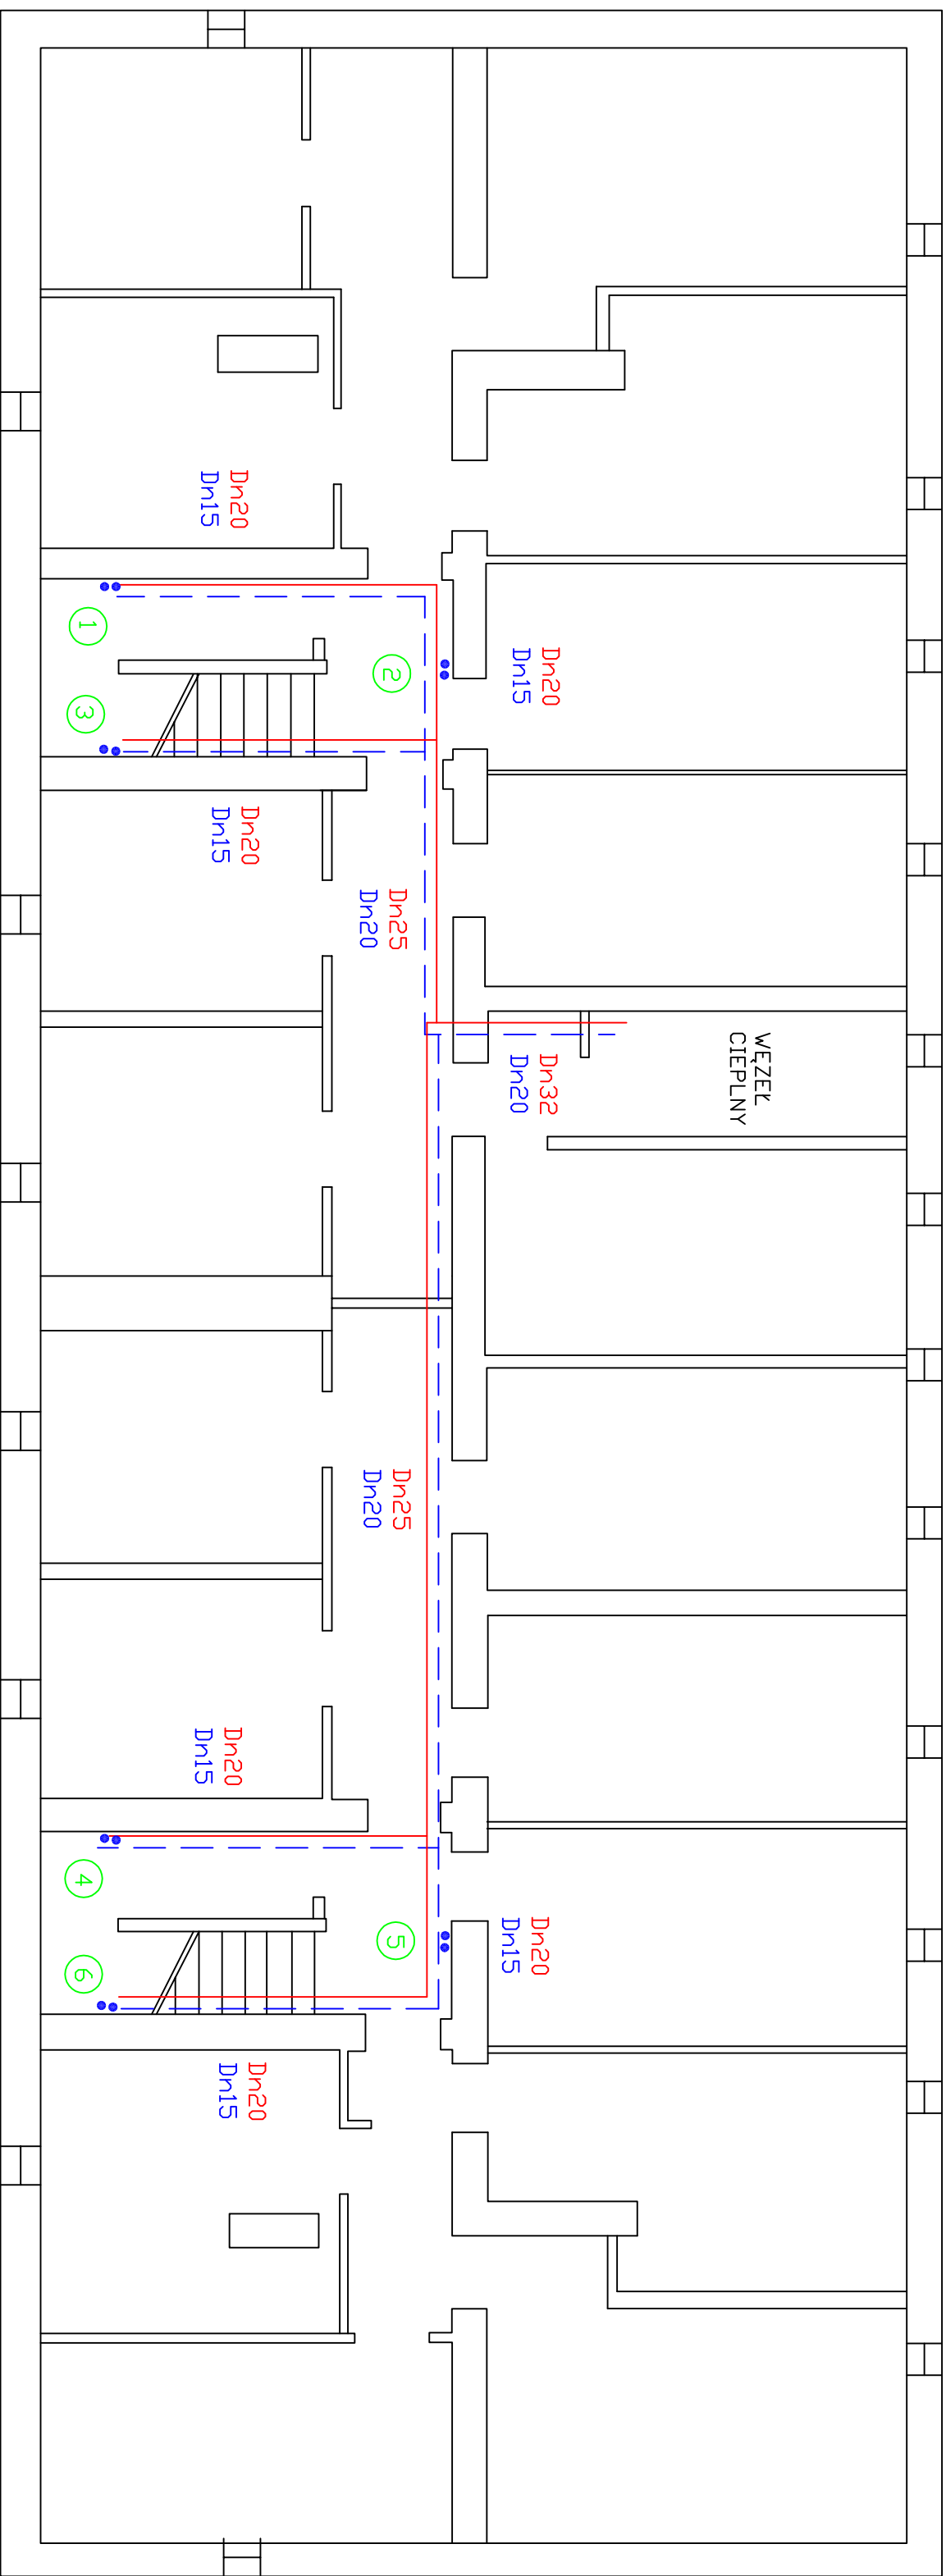

RZUT PIWNIC

 PRACOWNIA PROJEKTOWA WIMEX s.c. ul. Wileńska 9 87-146 Łysomice tel./fax (056) 678 32 05 tel. kom. 601 65 76 10 e-mail: wimexmk@gmail.com NIP: 879-00-17-156		REGON:870230114	
Obiekt: Wewnętrzna instalacja c.w.u. budynku ul. Bema 6, Bartoszyce		Nazwa rys.: Rzut piwnic	
Projektant Nr upr. bud. Specjalność	Mariusz Kanonowicz G.P.L. 7342/86/TO/92 do proj. bez ograniczeń - inst. i sieci sanitarne		
Sprawdził Nr upr. bud. Specjalność	mgr inż. Maciej Macioszek Z.P.L. 7342/2/TO/97 do proj. bez ograniczeń - inst. i sieci sanitarne		
Opracował	mgr inż. Wiesław Kusiński		
Data: luty 2013 r.	Skala 1 : 100	Nr rys. 1a	

Objekt: Wewnętrzna instalacja c.w.u. budynku ul. Bema 6, Bartoszyce		Nazwa rys.: Rzut piwnic
Projektant Nr upr. bud. Specjalność	Mariusz Kanonowicz GP.1.7342/86/TO/92 do proj. bez ograniczeń - inst. i sieci sanitarne	
Sprawdził Nr upr. bud. Specjalność	mgr inż. Maciej Macioszek ZP.1.7342/2/TO/97 do proj. bez ograniczeń - inst. i sieci sanitarne	
Opracował	mgr inż. Wiesław Kuśniński	
Data: luty 2013 r.	Skala 1 : 100	Nr rys. 1a