


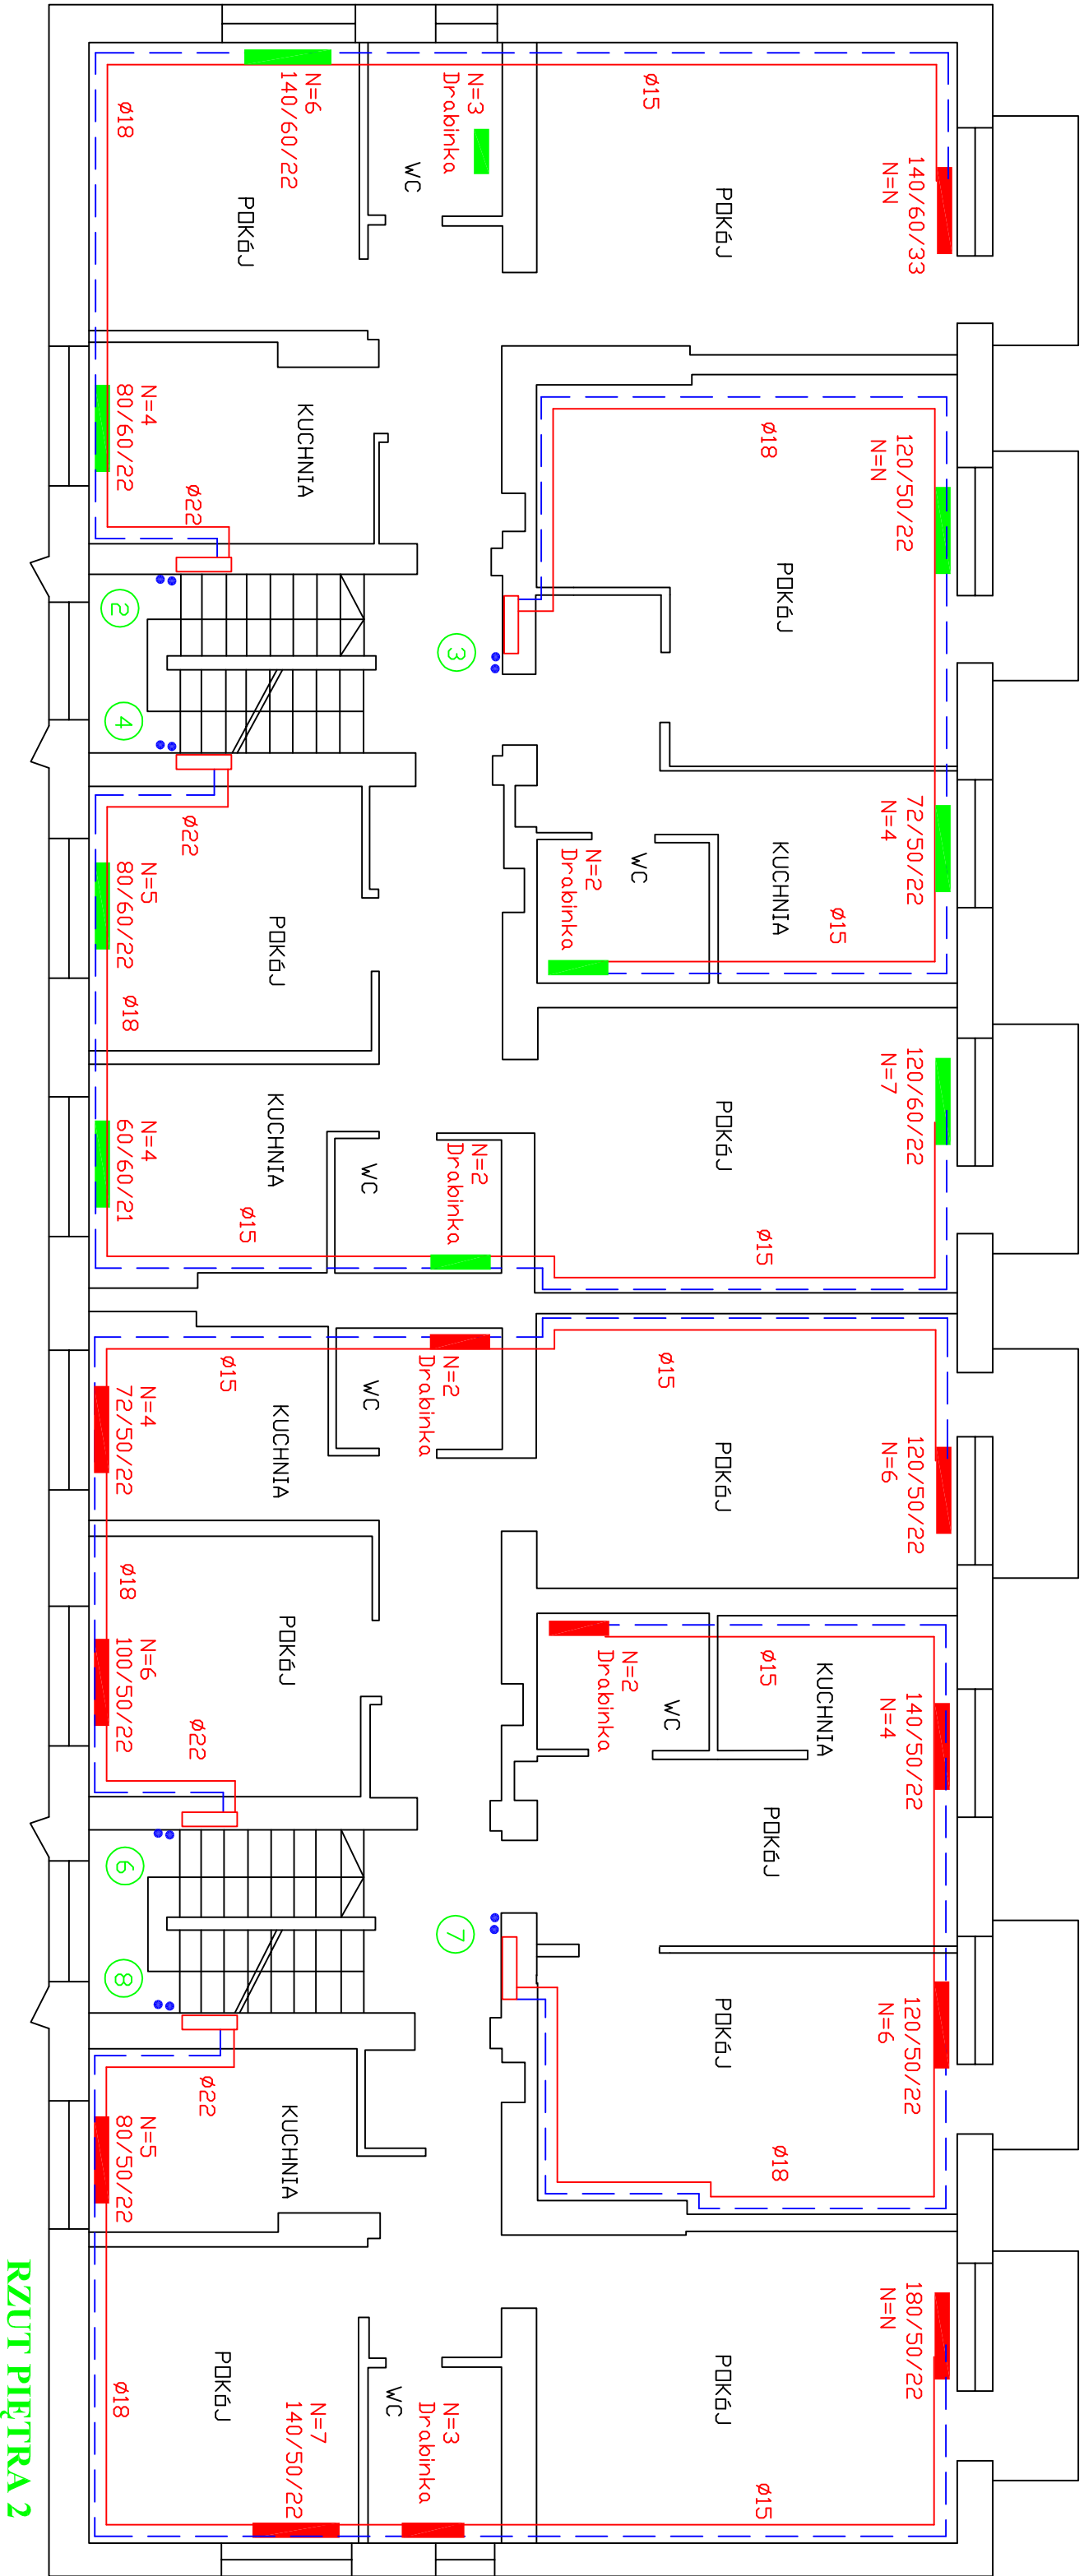

 PRACOWNIA PROJEKTOWA tel./fax (056) 678 32 05 tel. kom. 601 65 76 10 e-mail: wimexwk@gmail.com		WIMEX s.c. ul. Wiśniewa 9 87-148 Łysomice REGON: 870230114 NIP: 879-00-17-156	
Obiekt: Wewnętrzna instalacja c.o. budynku ul. Bema 4, Bartoszyce		Nazwa rys.: Rzut piętra 2	
Projektant Nr upr. bud. Specjalność	Mariusz Kanonowicz GP.L.7342/175/TO/93 do proj. bez ograniczeń - inst. i sieci sanitarne		
Sprawdził Nr upr. bud. Specjalność	mgr inż. Maciej Macioszek ZP.L.7342/2/TO/97 do proj. bez ograniczeń - inst. i sieci sanitarne		
Opracował	mgr inż. Wiesław Kusiński		
Data: grudzień 2012 r.	Skala: 1:100	Nr rys. 4	