


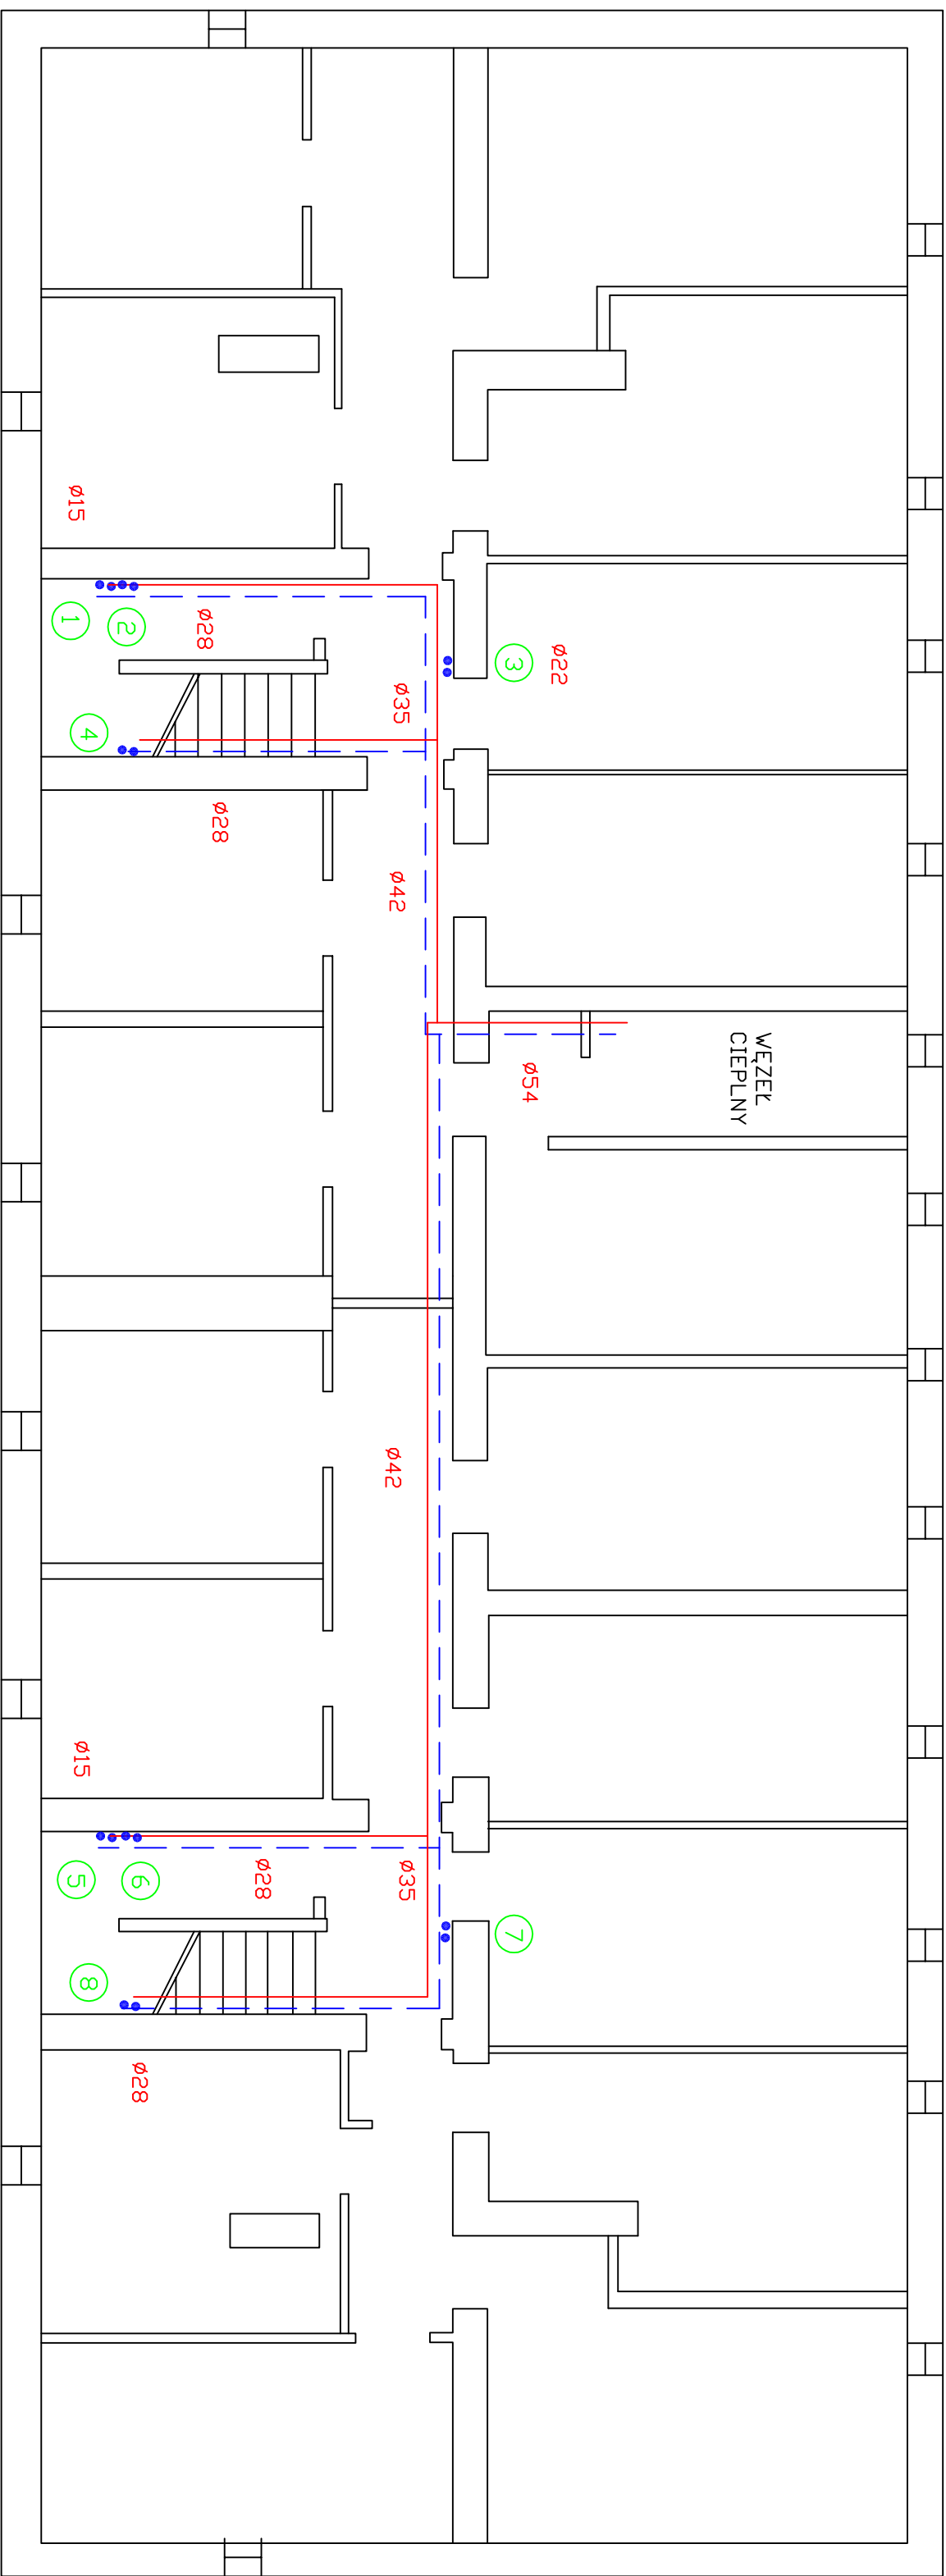

 PRACOWNIA PROJEKTOWA WIMEX s.c. ul. Wiskitowa 9 87-148 Łysomice tel./fax (056) 678 32 05 tel. kom. 601 65 76 10 e-mail: wimexwk@gmail.com		REGON:870230114 NIP: 879-00-17-156	
Obiekt: Wewnętrzna instalacja c.o. budynku ul. Bema 4, Bartoszyce		Nazwa rys.: Rzut piwnic	
Projektant Nr upr. bud. Specjalność	Mariusz Kanonowicz GP.1. 7342/175/TO/93 do proj. bez ograniczeń - inst. i sieci sanitarne		
Sprawdził Nr upr. bud. Specjalność	mgr inż. Maciej Macioszek ZP.1. 7342/2/TO/97 do proj. bez ograniczeń - inst. i sieci sanitarne		
Opracował	mgr inż. Wiesław Kusiński		
Data: grudzień 2012 r.	Skala 1: 100	Nr rys. 1	