


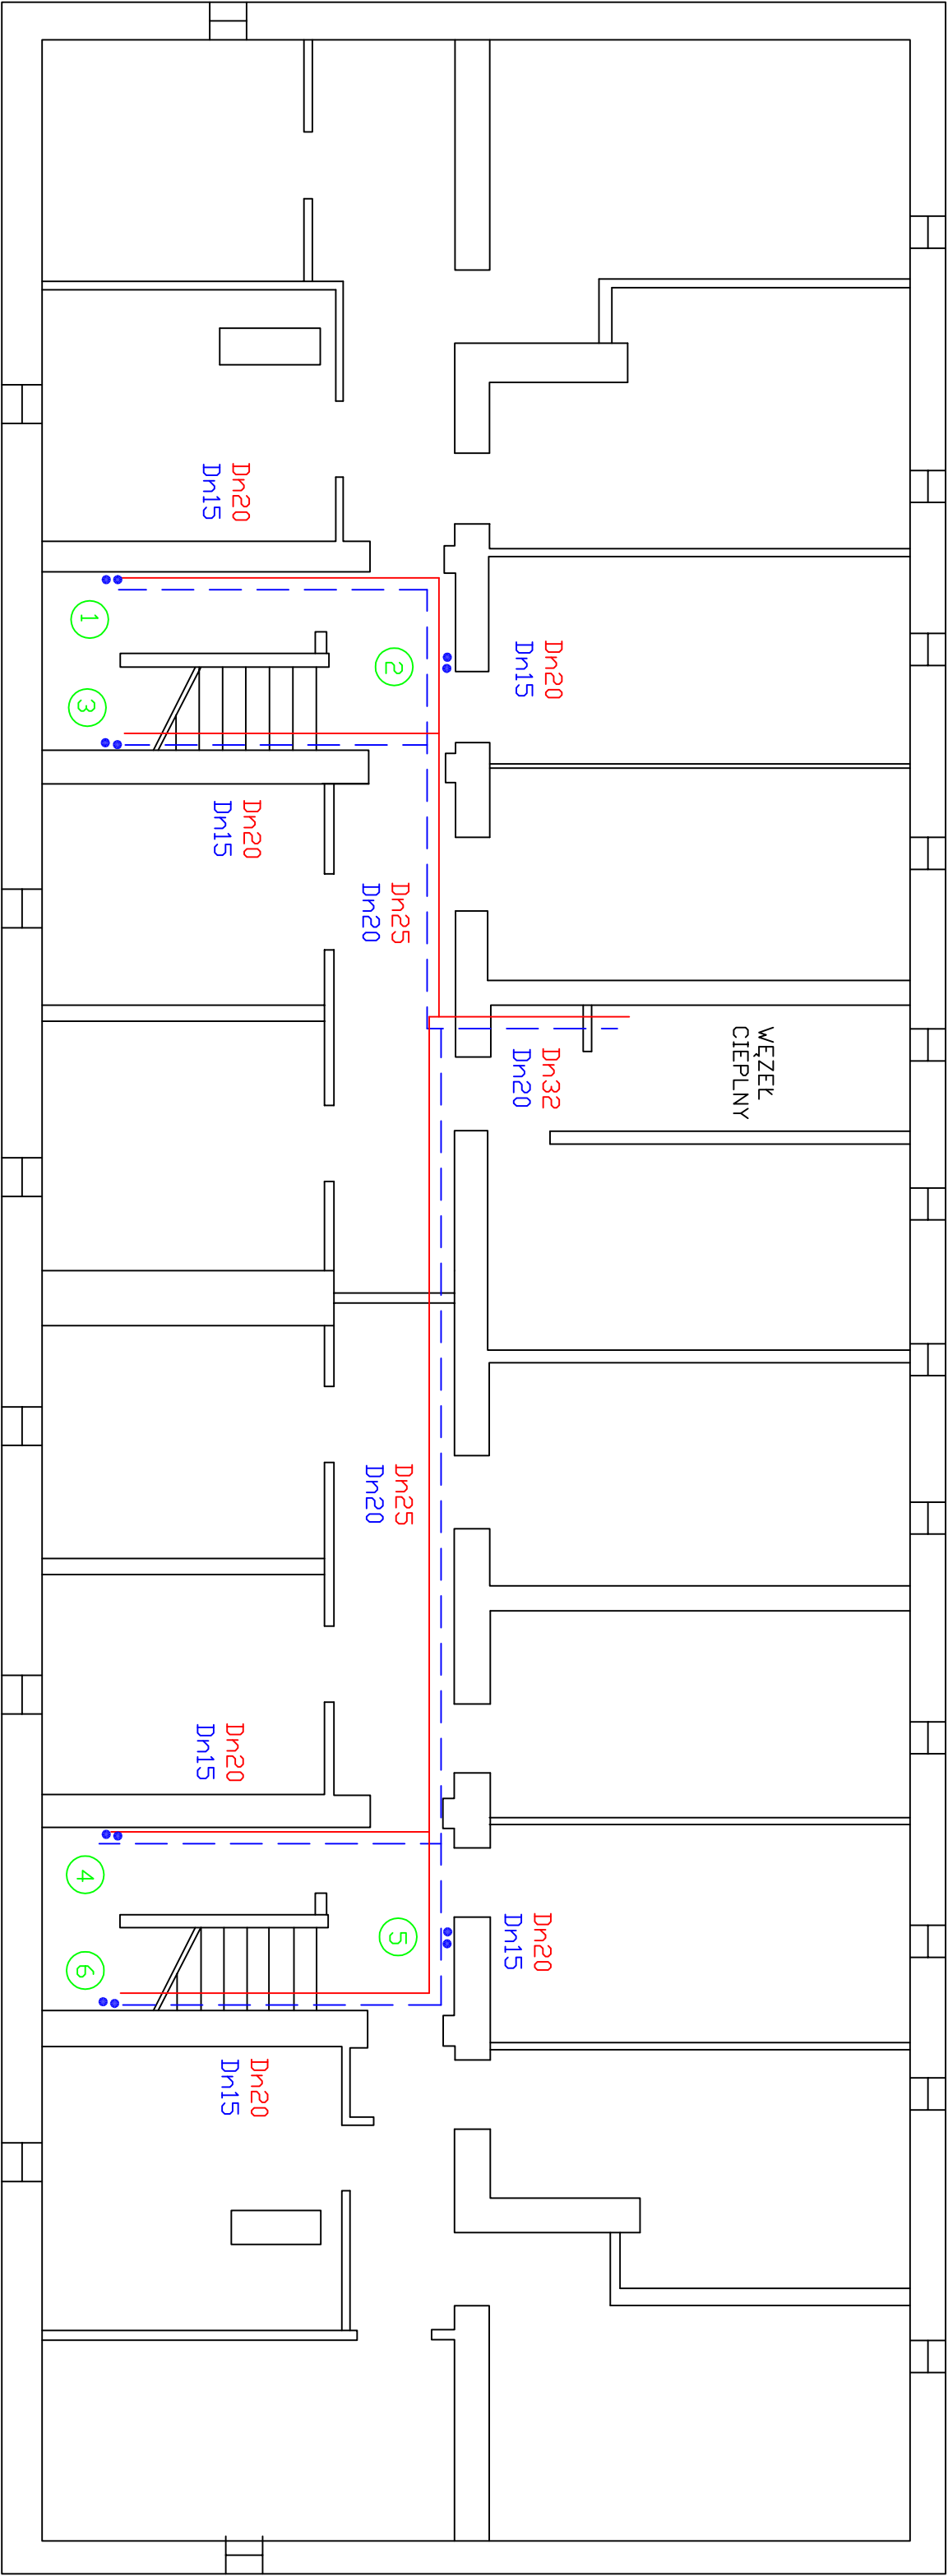

RZUT PIWNIC

WIMEX s.c. PRACOWNIA PROJEKTOWA ul. Wiśniowa 9 87-148 Łysomice REGON:870230114 tel./fax (056) 678 32 05 tel. kom. 601 66 76 10 e-mail: wimexw@gmail.com NIP: 879-00-17-156			
Obiekt: Wewnętrzna instalacja c.w.u. budynku ul. Bena 4, Bartoszyce		Nazwa rys.: Rzut piwnic	
Projektant	Mariusz Kanonowicz		
Nr upr. bud.	GP I. 7342/86/TO/92		
Specjalność	do proj. bez ograniczeń - inst. i sieci sanitarne		
Sprawdził	mgr inż. Maciej Macioszek		
Nr upr. bud.	ZP I. 7342/2/TO/97		
Specjalność	do proj. bez ograniczeń - inst. i sieci sanitarne		
Opracował	mgr inż. Wiesław Kusiński		
Data: grudzień 2012 r.		Skala: 1 : 100	Nr rys. 1a