


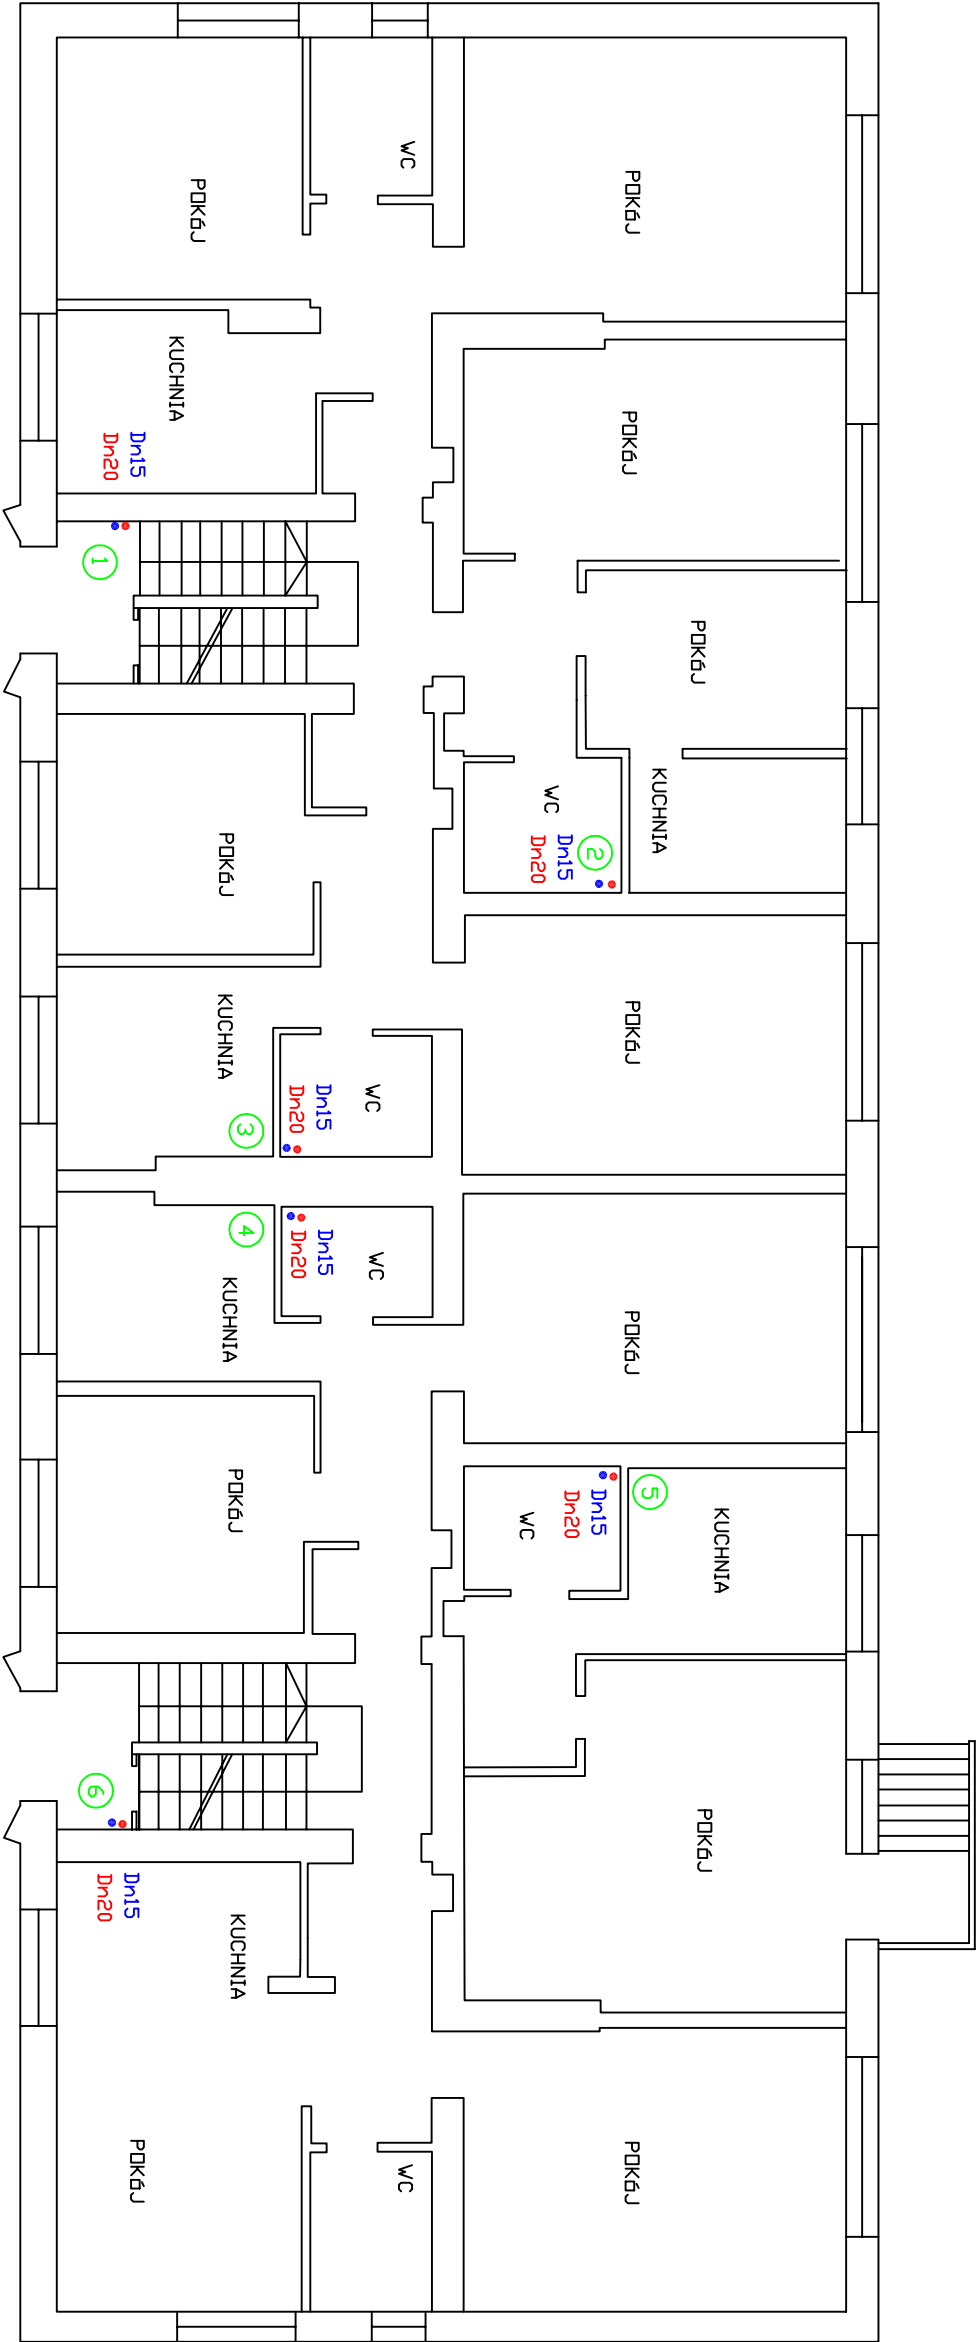

RZUT PARTERU

WIMEX s.c. ul. Wierchowa 8 07-146 Opatówek REGON: 87928714		 PRACOWNIA PROJEKTOWA ul. Nowa (os. 9) 879 22 00 tel. kom. 601 60 76 10 e-mail: biuro@wimex.pl NIP: 879-00-17-068	
Obiekt: Wewnętrzna instalacja c.w.u. budynku przy ul. Bema 8, Bartoszyce		Nazwa rys.:	
Projektant	Mariusz Kanonowicz	Rzut partenu	
Nr upr. bud. Specjalność	GP.1.7342.175.TO.93 do proj. bez ograniczeń - inst. i sieci sanitarne		
Sprawdził	mgr inż. Maciej Macioszek		
Nr upr. bud. Specjalność	ZP.1.7342.270.97 do proj. bez ograniczeń - inst. i sieci sanitarne		
Opracował	mgr inż. Wiesław Kusiński		
Data: czerwiec 2013 r.		Skala 1: 100	
		Nr rys. 8	