


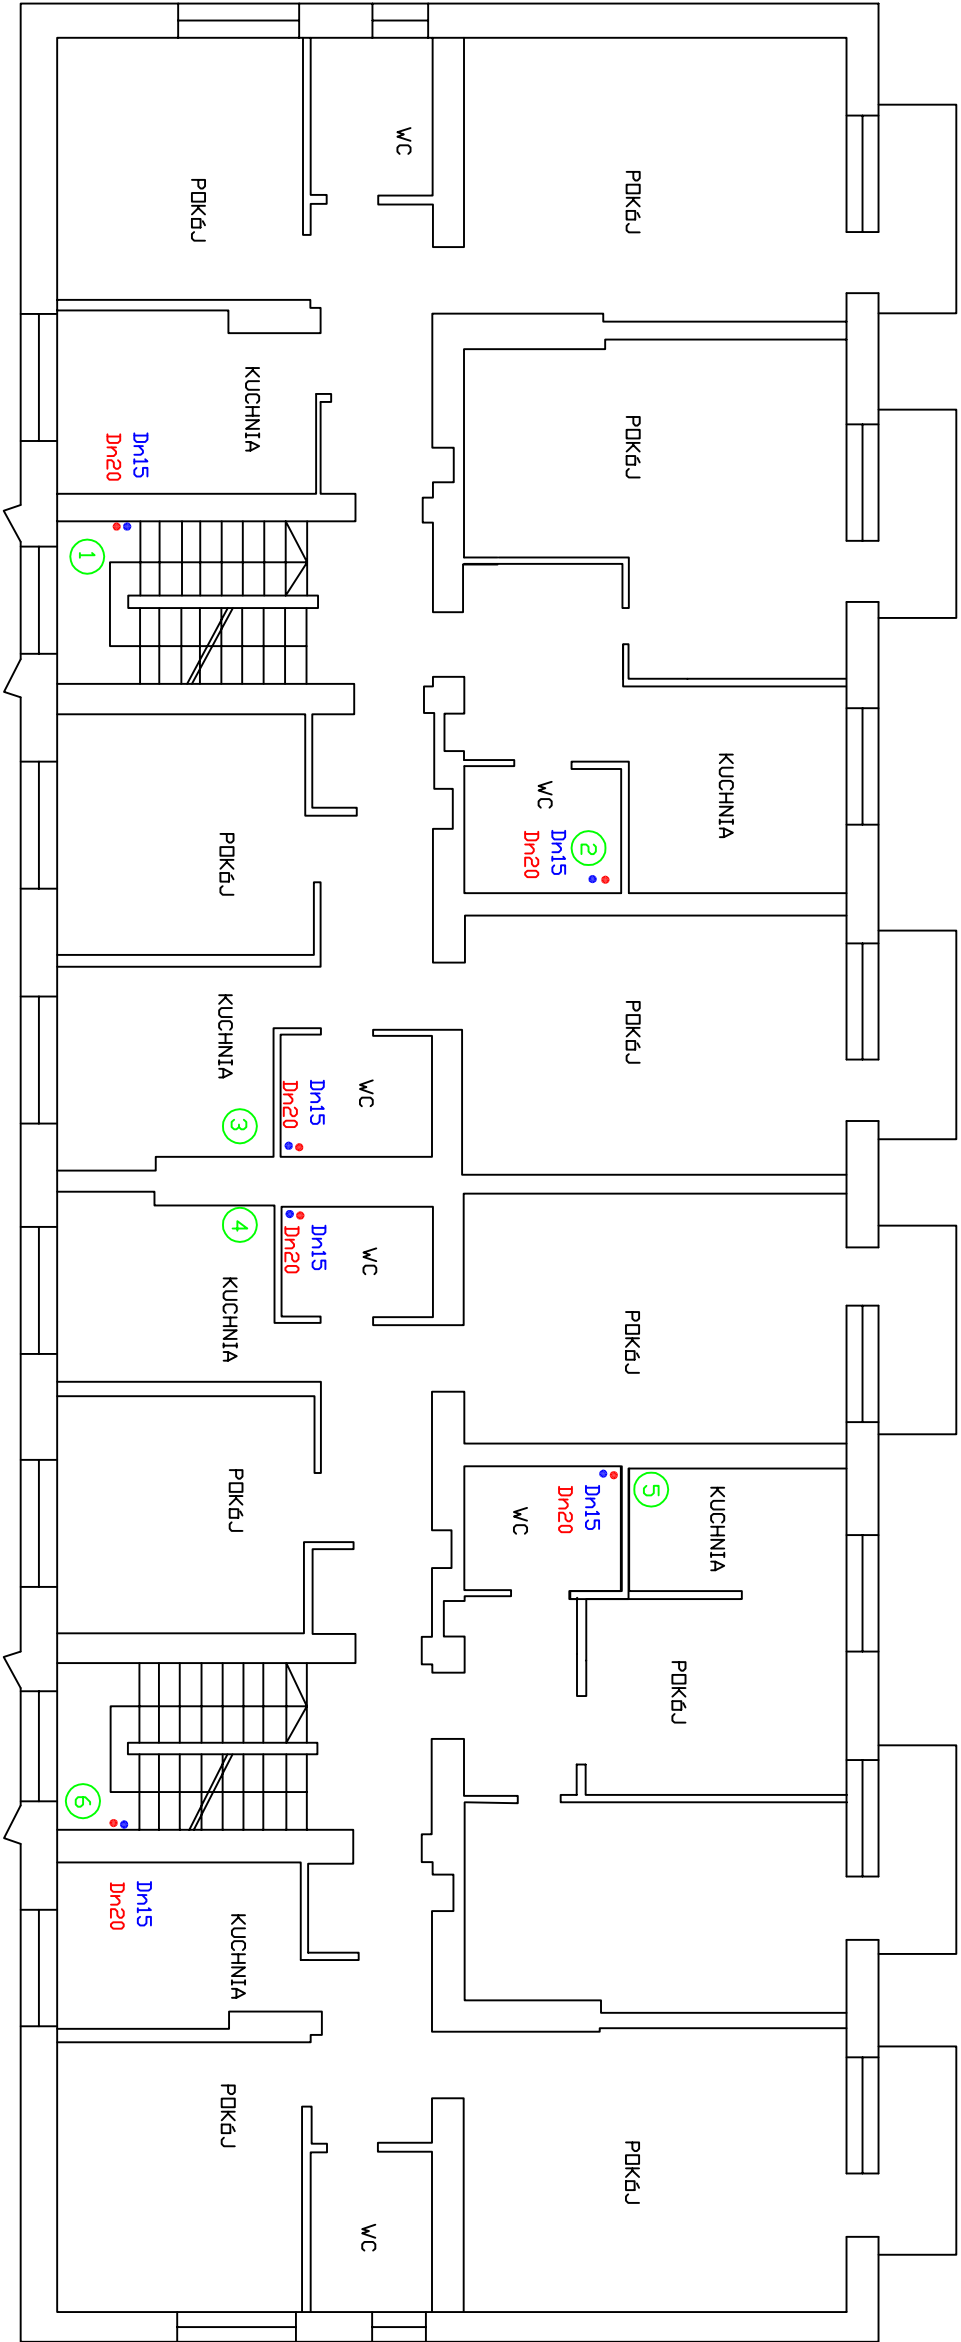

RZUT PIĘTRA 1

|                                                                                                                                                                                                                                                                                                                                                                                                           |                                                   |                                                                            |  |                              |  |
|-----------------------------------------------------------------------------------------------------------------------------------------------------------------------------------------------------------------------------------------------------------------------------------------------------------------------------------------------------------------------------------------------------------|---------------------------------------------------|----------------------------------------------------------------------------|--|------------------------------|--|
| <div><div><div><div>WIMEX s.c.</div><div>ul. Włocławska 8</div><div>87-148 Łysymów</div><div>REGON: 870230114</div></div><div><div><div><div>WIMEX s.c.</div><div>PRACOWNIA PROJEKTOWA</div></div><div><div><div>tel./fax (056) 678 92 05</div><div>ul. Kom. 001 65 78 10</div><div>e-mail: wimexw@gmail.com</div></div><div><div><div>NIP: 879-00-17-166</div></div></div></div></div></div></div></div> |                                                   | Obiekt: Wewnętrzna instalacja c.w.u. w budynku przy ul. Bema 8, Bartoszyce |  | Nazwa rys.:<br>Rzut piętra 1 |  |
| Projektant                                                                                                                                                                                                                                                                                                                                                                                                | Mariusz Kanonowicz                                |                                                                            |  |                              |  |
| Nr upr. bud.                                                                                                                                                                                                                                                                                                                                                                                              | GP.L. 7342/175/TO93                               |                                                                            |  |                              |  |
| Specjalność                                                                                                                                                                                                                                                                                                                                                                                               | do proj. bez ograniczeń - inst. i sieci sanitarne |                                                                            |  |                              |  |
| Sprawdził                                                                                                                                                                                                                                                                                                                                                                                                 | mgr inż. Maciej Macioszek                         |                                                                            |  |                              |  |
| Nr upr. bud.                                                                                                                                                                                                                                                                                                                                                                                              | ZP.L. 7342/2/TO97                                 |                                                                            |  |                              |  |
| Specjalność                                                                                                                                                                                                                                                                                                                                                                                               | do proj. bez ograniczeń - inst. i sieci sanitarne |                                                                            |  |                              |  |
| Opracował                                                                                                                                                                                                                                                                                                                                                                                                 | mgr inż. Wiesław Kusiński                         |                                                                            |  |                              |  |
| Data: czerwiec 2013 r.                                                                                                                                                                                                                                                                                                                                                                                    |                                                   | Skala 1: 100                                                               |  | Nr rys. 9                    |  |