


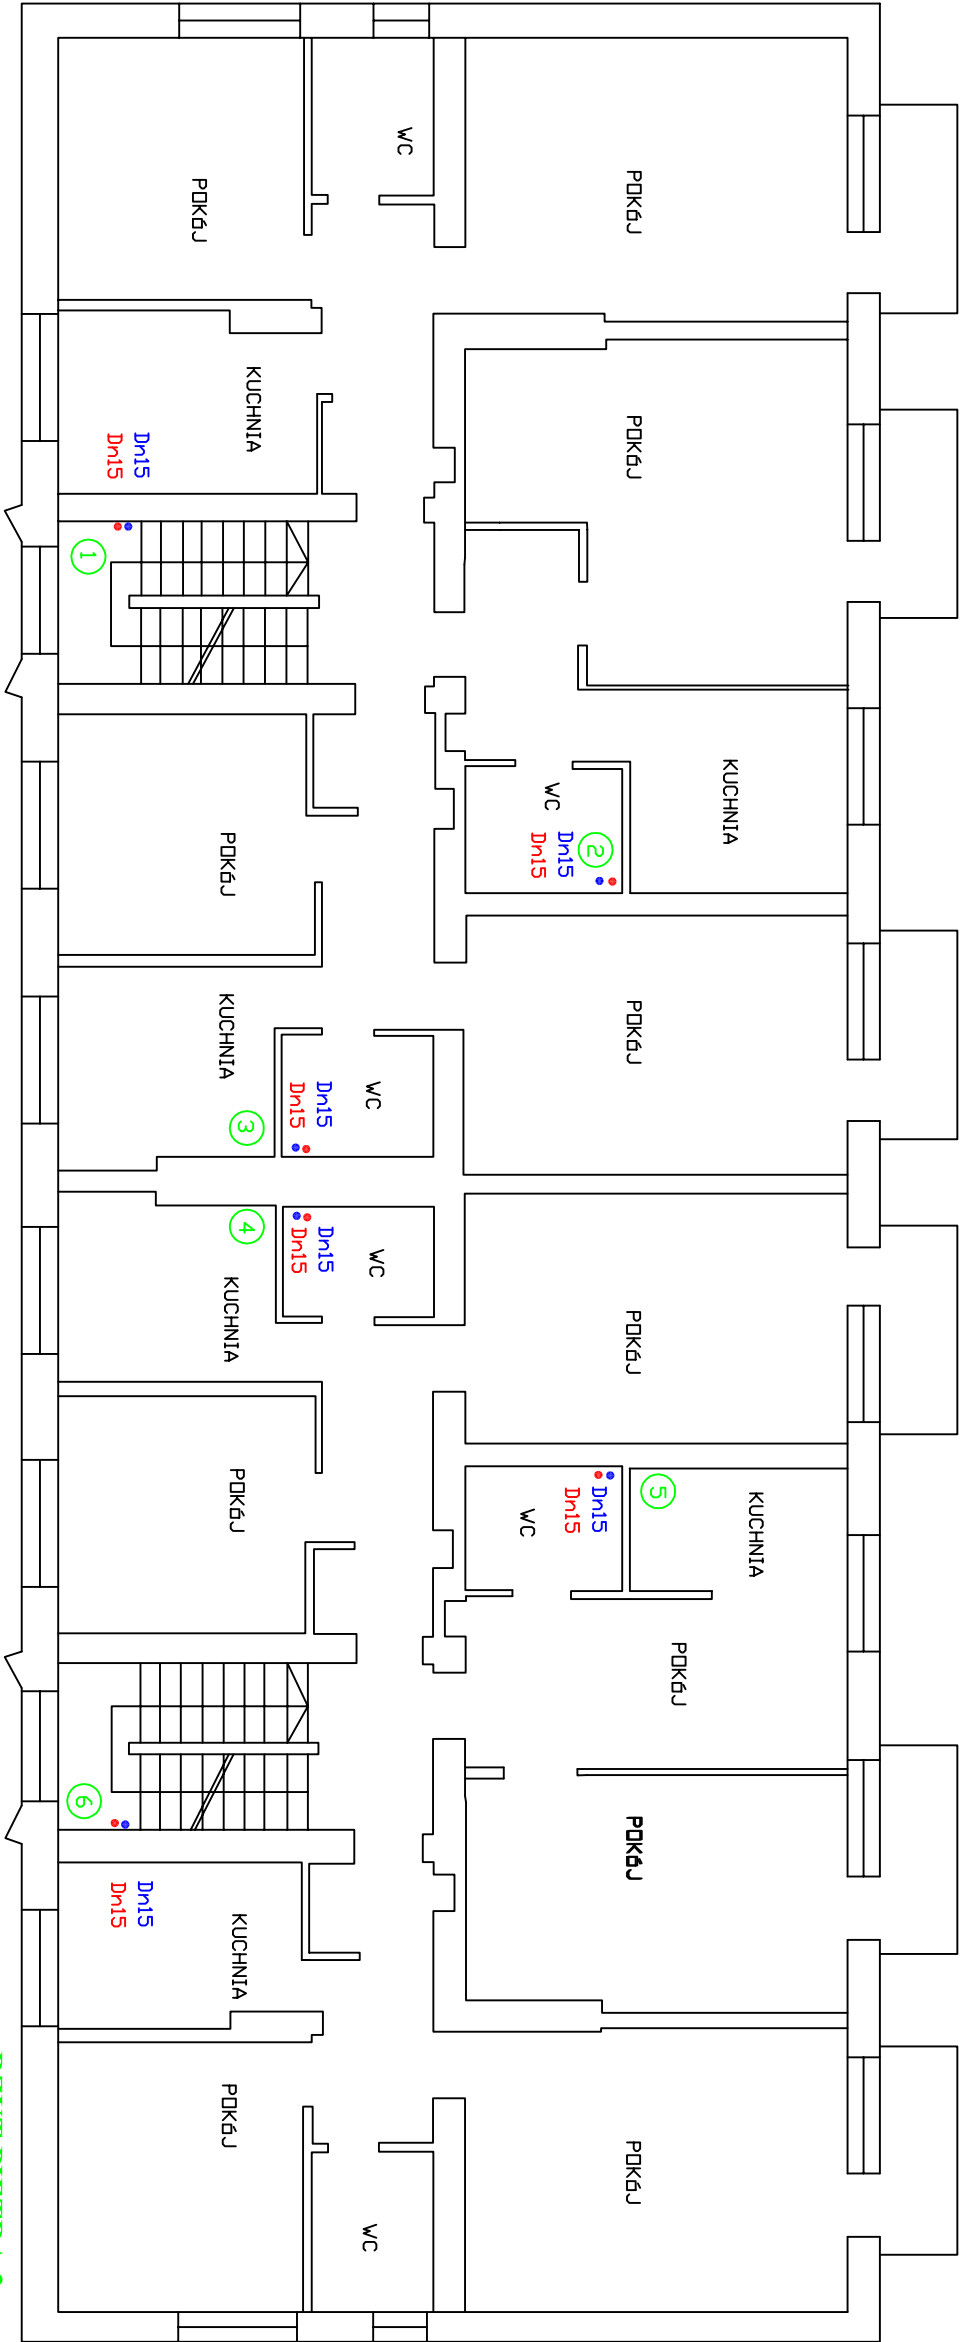

WIMEX s.c. ul. Włocławska 8 67-148 Łysymice REGON: 870230114 WIMEX s.c. PRACOWNIA PROJEKTOWA tel./fax (066) 678 32 05 tel. kom. 601 65 76 10 e-mail: wimexw@poczta.onet.pl NIP: 679-00-17-166		Obiekt: Wewnętrzna instalacja c.w.u. w budynku przy ul. Bema 8, Bartoszyce Nazwa rys.: Rzut piętra 2	
Projektant	Mariusz Kanonowicz		
Nr upr. bud.	GP.L. 7342/175/TO/93		
Specjalność	do proj. bez ograniczeń - inst. i sieci sanitarne		
Sprawdził	mgr inż. Maciej Macioszek		
Nr upr. bud.	ZP.L. 7342/270/97		
Specjalność	do proj. bez ograniczeń - inst. i sieci sanitarne		
Opracował	mgr inż. Wiesław Kusiński		
Data: czerwiec 2013 r.	Skala 1: 100	Nr rys. 10	