


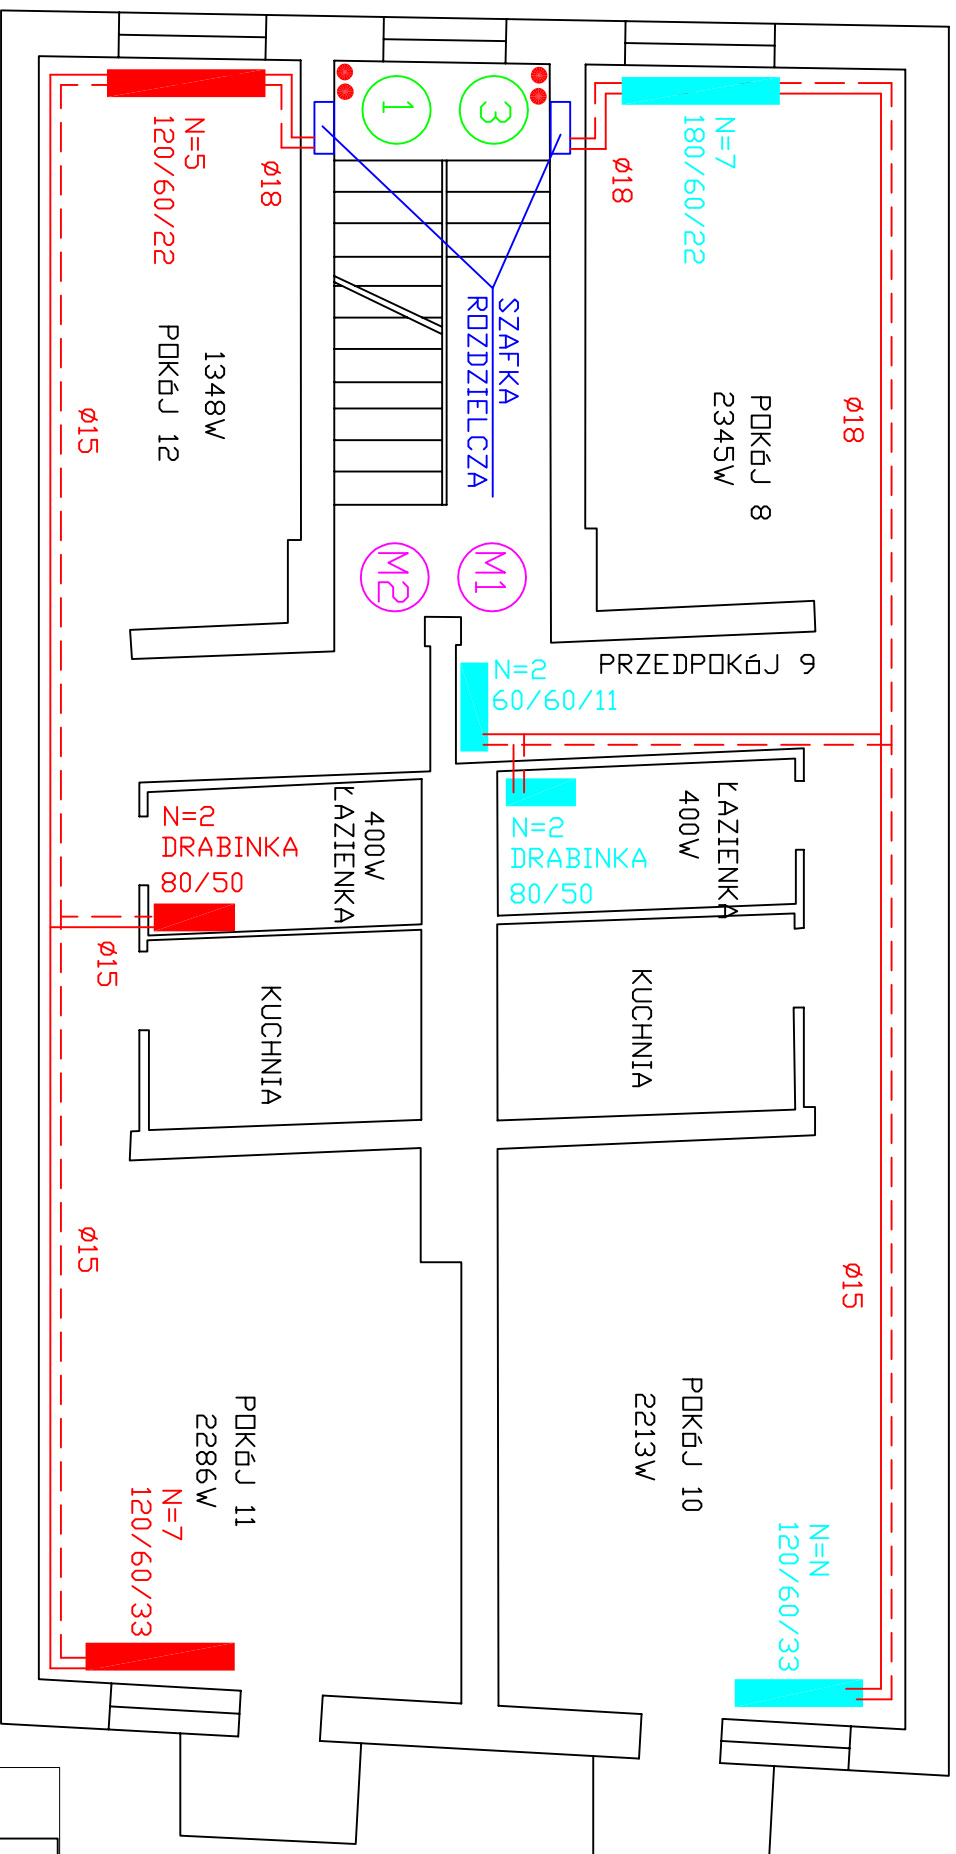

RZUT PIĘTRA I

 WIMEX s.c. PRACOWNIA PROJEKTOWA ul. Wiskitowa 9 87-148 Elstomskie REGON:870230114 tel./fax (056) 678 32 05 tel. kom. 601 65 76 10 e-mail: wimexw@gmail.com NIP: 879-00-17-156	
Obiekt: Wewnętrzna instalacja c.o. w budynku ul. Pl. Konstytucji 3 Maja 29, Bartoszyce	
Projektant Nr upr. bud. Specjalność	Mariusz Kanonowicz GP-47342/175/O/93 do projektowania - instalacje i sieci sanitarne
Sprawdził Nr upr. bud. Specjalność	mgr inż. Maciej Maciośzek ZP.1.7342/2/O/97 do proj. bez ograniczeń - inst. i sieci sanitarne
Opracował	mgr inż. Wiesław Kuśiński
Data: maj 2013 r.	Skala 1 : 75
Nazwa rys.: Rzut piętra 1	
Nr rys. 4	