


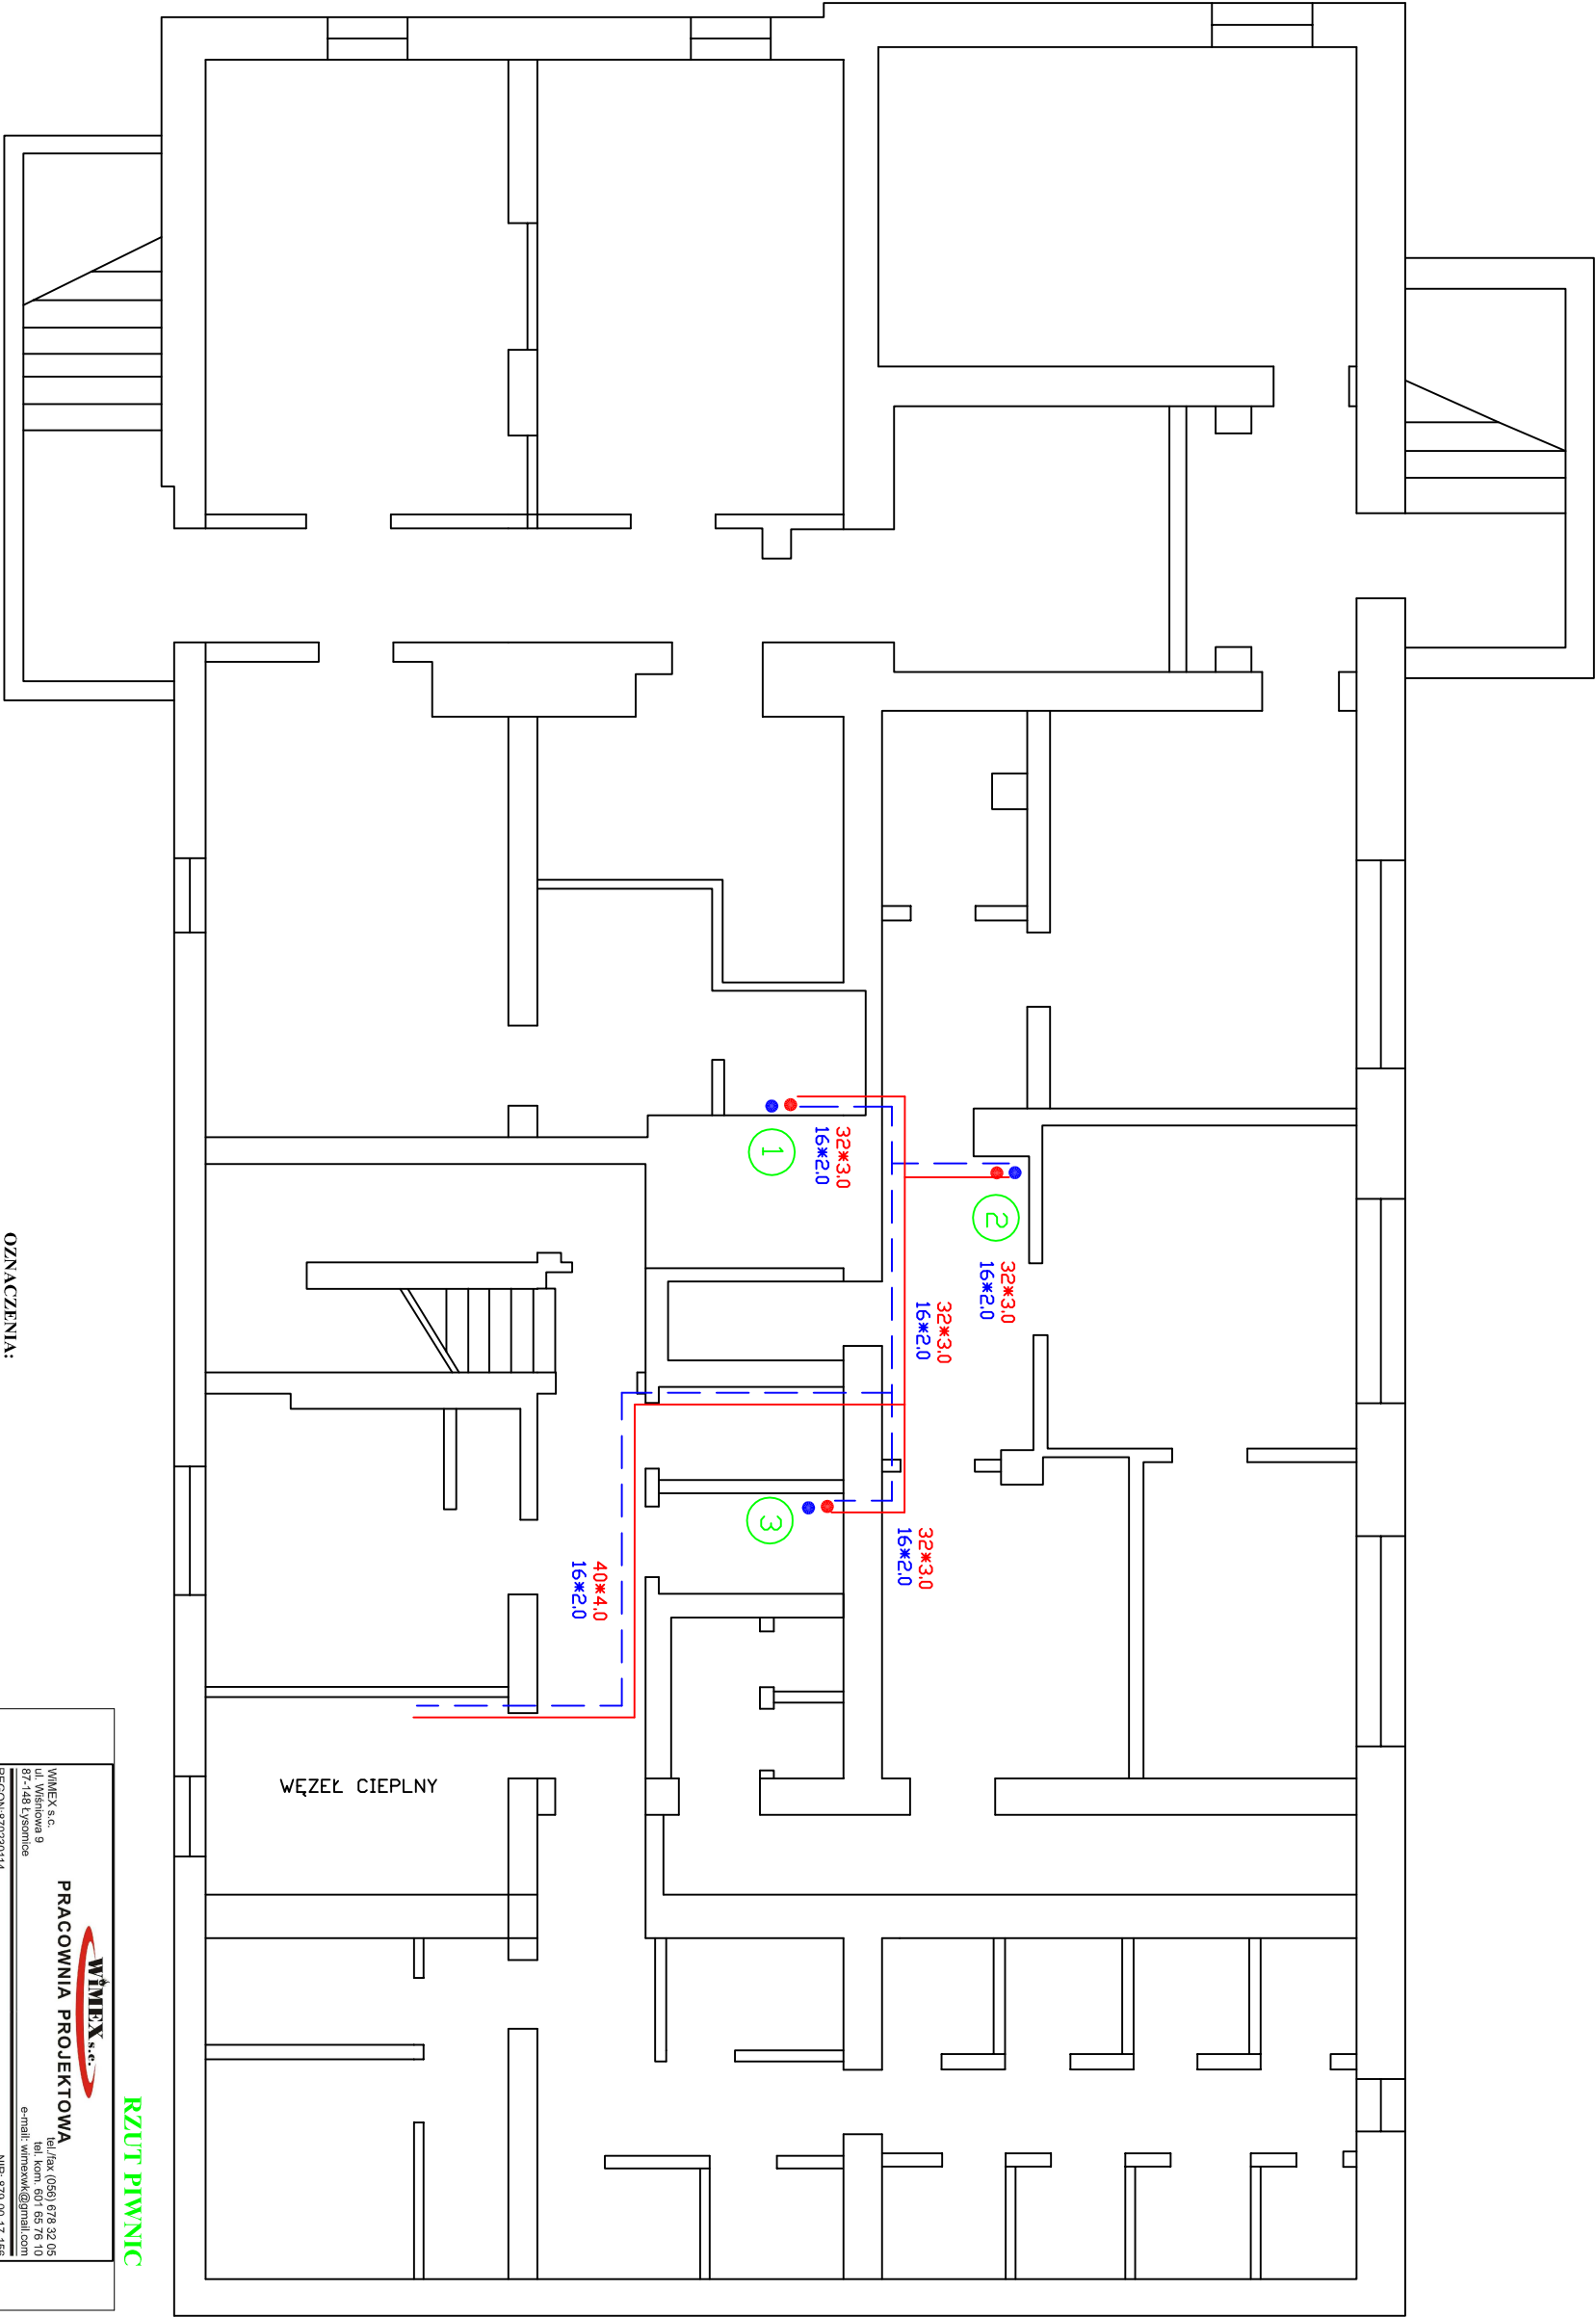

RZUT PIWNIC

OZNACZENIA:

- 1 pion c.w.u i cyrk. (PP PEX)
- Ciepła woda użytkowa
- Cykulacja c.w.u.

WIMEX s.c. PRACOWNIA PROJEKTOWA  ul. Wigimowa 9 87-148 Łysianka REGON 870230114 tel./fax (056) 678 92 05 ul. Wigimowa 9 tel. kom. 601 65 76 10 e-mail: wimexw@gmail.com NIP: 879-00-17-156		Obiekt: Wewnętrzna instalacja cwy w budynku		Nazwa rys.:	
ul. Krótka 2, Bartoszyce				Rzut piwnic	
Projektant	Mariusz Kanonowicz				
Nr upr. bud.	GP-17342/175/TO-93				
Specjalność	do projektowania - instalacji i sieci sanitarnie				
Sprawdził	mgr inż. Maciej Macioszek				
Nr upr. bud.	ZP.L. 7342/2/TO-97				
Specjalność	do proj. bez ograniczeń - inst. i sieci sanitarnie				
Opracował	mgr inż. Wiesław Kuśński				
Data: listopad 2014 r.	Skala 1: 100	Nr rys. 1			