


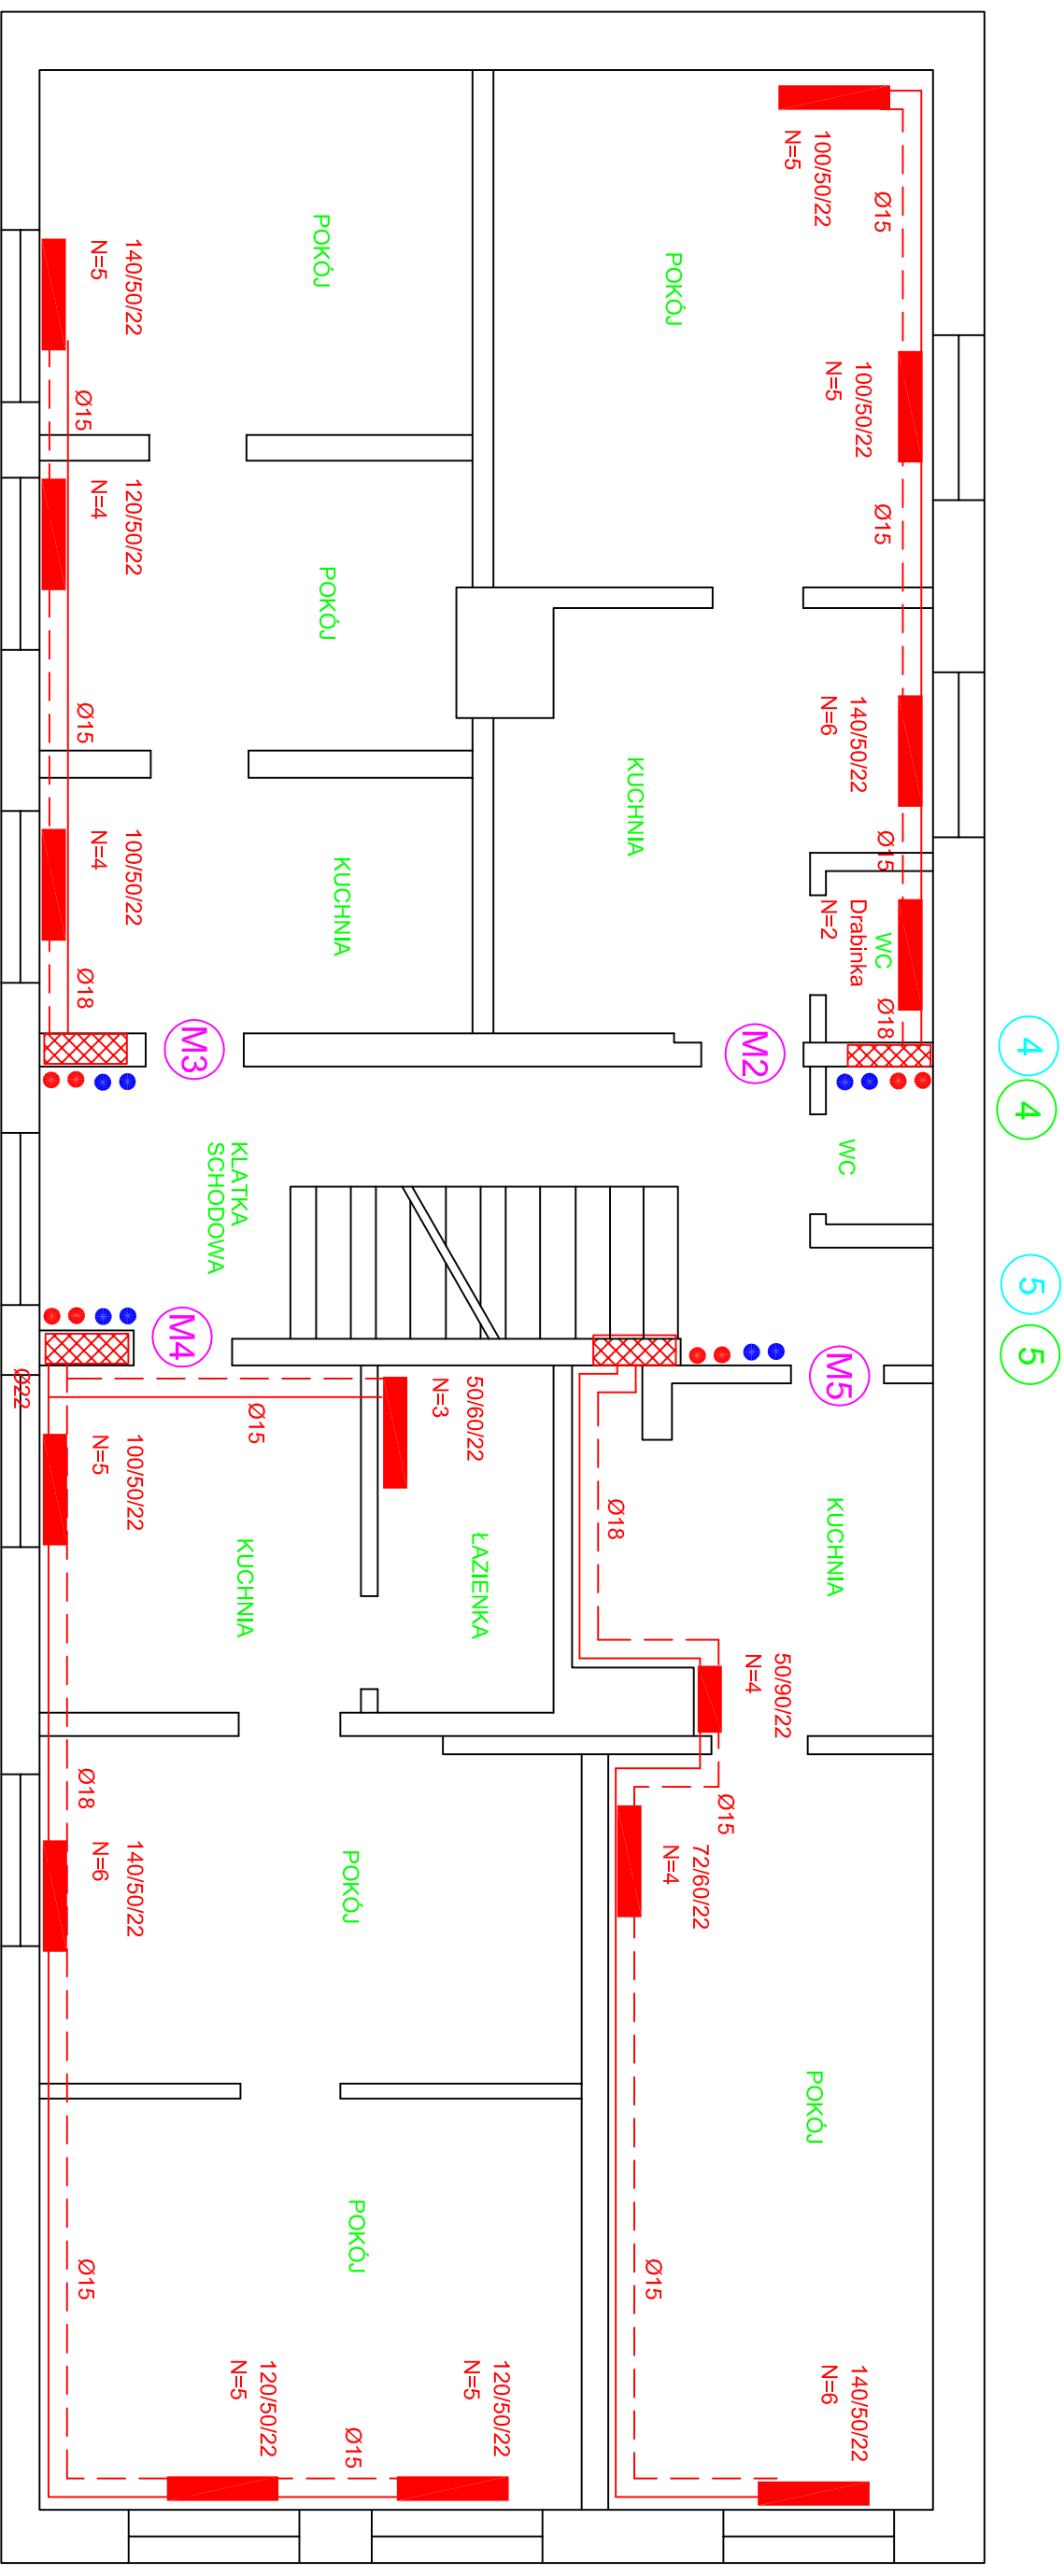

RZUT PIĘTRA I

		PRACOWNIA PROJEKTOWA ul. Węgrowa 9 87-148 Łysymowe REGON: 870230114 NIP: 979-00-17-156	
WIMEX s.c. ul. Węgrowa 9 87-148 Łysymowe REGON: 870230114		tel. (056) 678 30 05 tel. kom. 661 65 76 10 e-mail: wimexww@gmail.com	
Obiekt: Wewnętrzna instalacja c.o. i c.w.u. ul. Cicha 1. Bartoszyce		Nazwa rys.: Rzut pomieszczeń	
Projektant NIP: nr. bud. Specjalność:	Mariusz Kanonowicz GP-42-7421757093 do proj. bez ograniczeń - inst. i sieci sanitarne		
Sprawdził NIP: nr. bud. Specjalność:	Zbysław Maciej Macioszek ZP-42-742027097 do proj. bez ograniczeń - inst. i sieci sanitarne		
Opracował	mgr inż. Wiesław Kusinski		
Data: sierpień 2014 r.	Skala: 1:100	Nr rys. 4	