
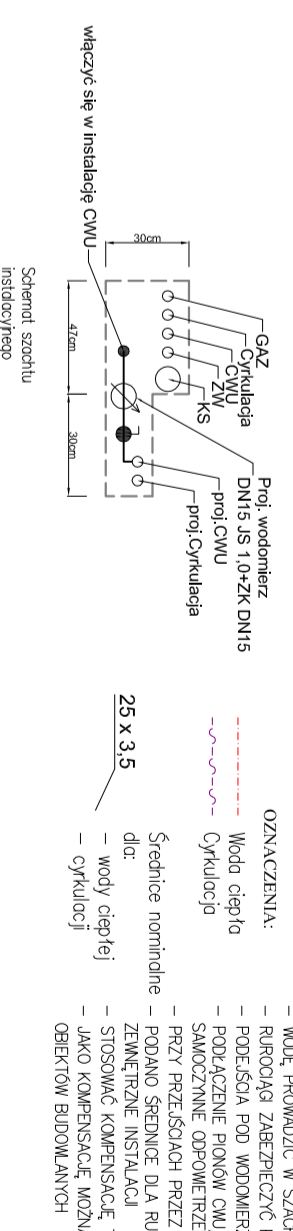


Rzut piwnic Skala 1:75

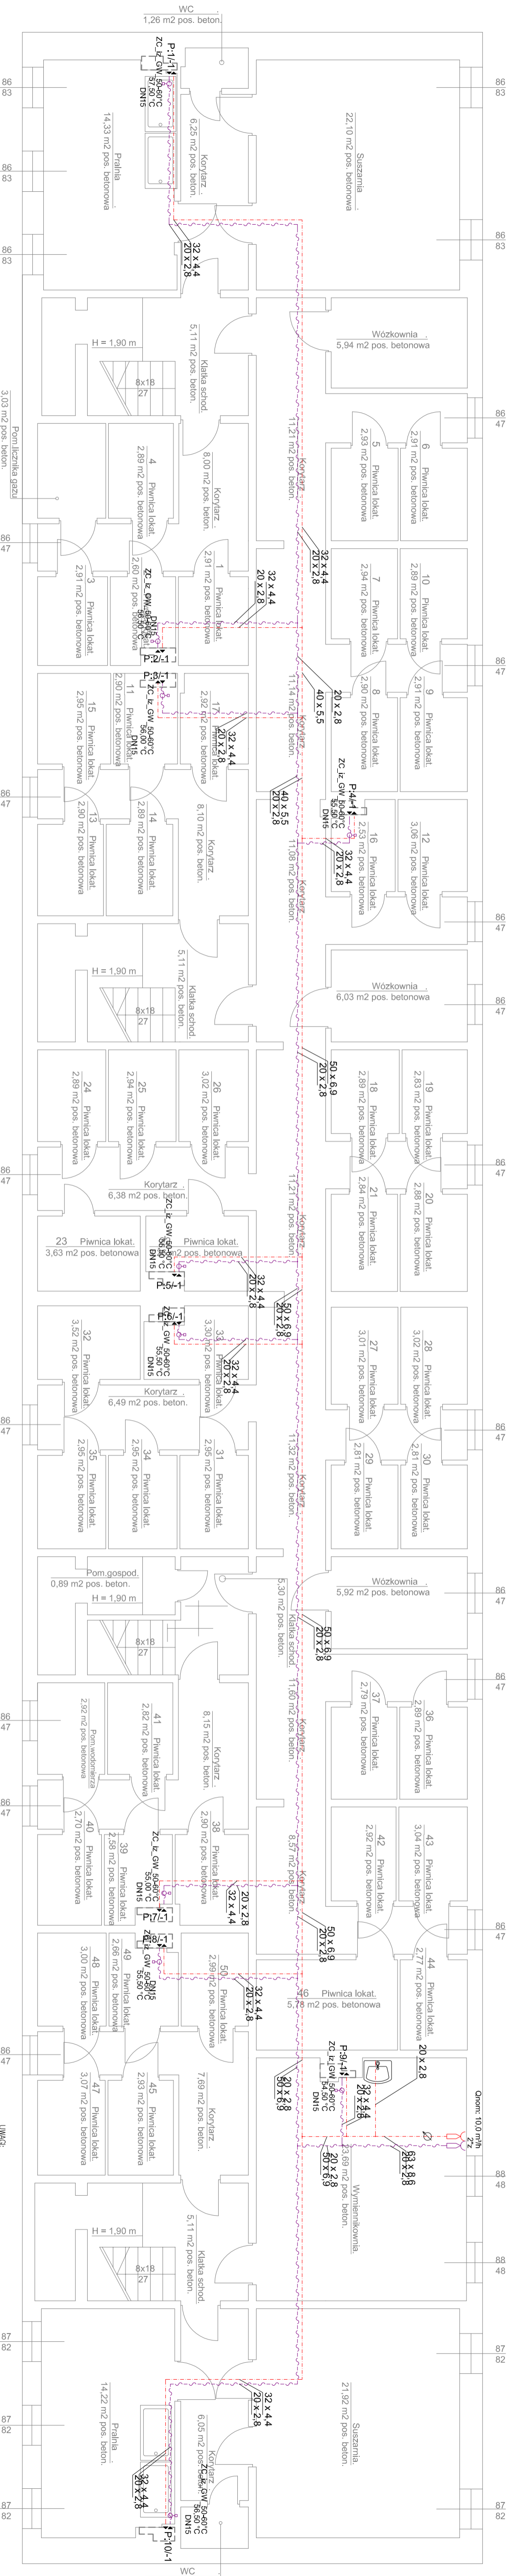

HYDROSYSTEM Krzysztof Horvát ul. Berezowska 18, 11-100 Łódź, Łódźskie województwo	
Adres obiektu: Ulica Trzaskiego 1, 11-500 Białostok	Data: 04.2016
Investor: Węglonierze Sp. z o.o. ul. Pilsudskiego 1, 11-200 Białostok	Skala: 1:75
Projektowali: mgr inż. Krzysztof Horvát, mgr inż. Krzysztof Dymowski, WAM/0115/PWOS/08	Rys. nr: 1
Stadium: Instalacje wody ciepłej i cyfki dla budynku mieszkalnego wielorodzinnego	
Sprawdził: mgr inż. Krzysztof Dymowski, WAM/0115/PWOS/08	
Opisano w projekcie Autocad LT 2010 Liczba: 55-769/2633 do HYDROSYSTEM Krzysztof Horvát	