



SZCZEGÓŁ A

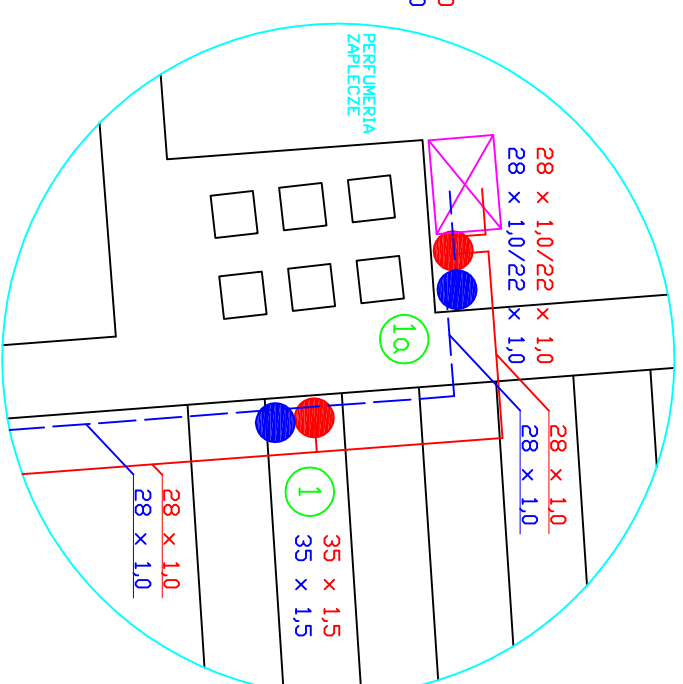

RZUT PARTERU

- 35 x 1,5 35 x 1,5 1a ● ● pion c.o.
- 35 x 1,5 — zasilenie c.o.
- 35 x 1,5 — powrót c.o.
- 160/30/33 N=6 grzejnik istniejący
- 120/50/33 N=6 grzejnik projektowany
- X istniejący kocioł do demontażu

WIMEX s.c. ul. Wileńska 9 87-148 Łysianice REGON:870230114		PRACOWNIA PROJEKTOWA tel./fax (056) 679 32 05 tel. kom. 601 65 76 10 e-mail: wimexk@gmail.com NIP: 879-00-17-156	
Obiekt: Instalacja wewnętrzna c.o. budynku ul. Bema 13, Bartoszyce		Nazwa rys.: Rzut parteru	
Projektant Nr upr. bud. Specjalność	Mariusz Kanonowicz GP-1-7342/175.TO/93 do projektowania - instalacje i sieci sanitarne		
Sprawdził Nr upr. bud. Specjalność	mgr inż. Michał Bartkowski KUP/0155/PWOS/12 do proj. bez ograniczeń - inst. i sieci sanitarne		
Opracował	mgr inż. Wiesław Kusiński		
Data: lipiec 2017 r.	Skala: 1:100	Nr rys.: 2	