


RZUT PIWNIC  
SKALA 1:100

UL. TRAUGUTTA 1

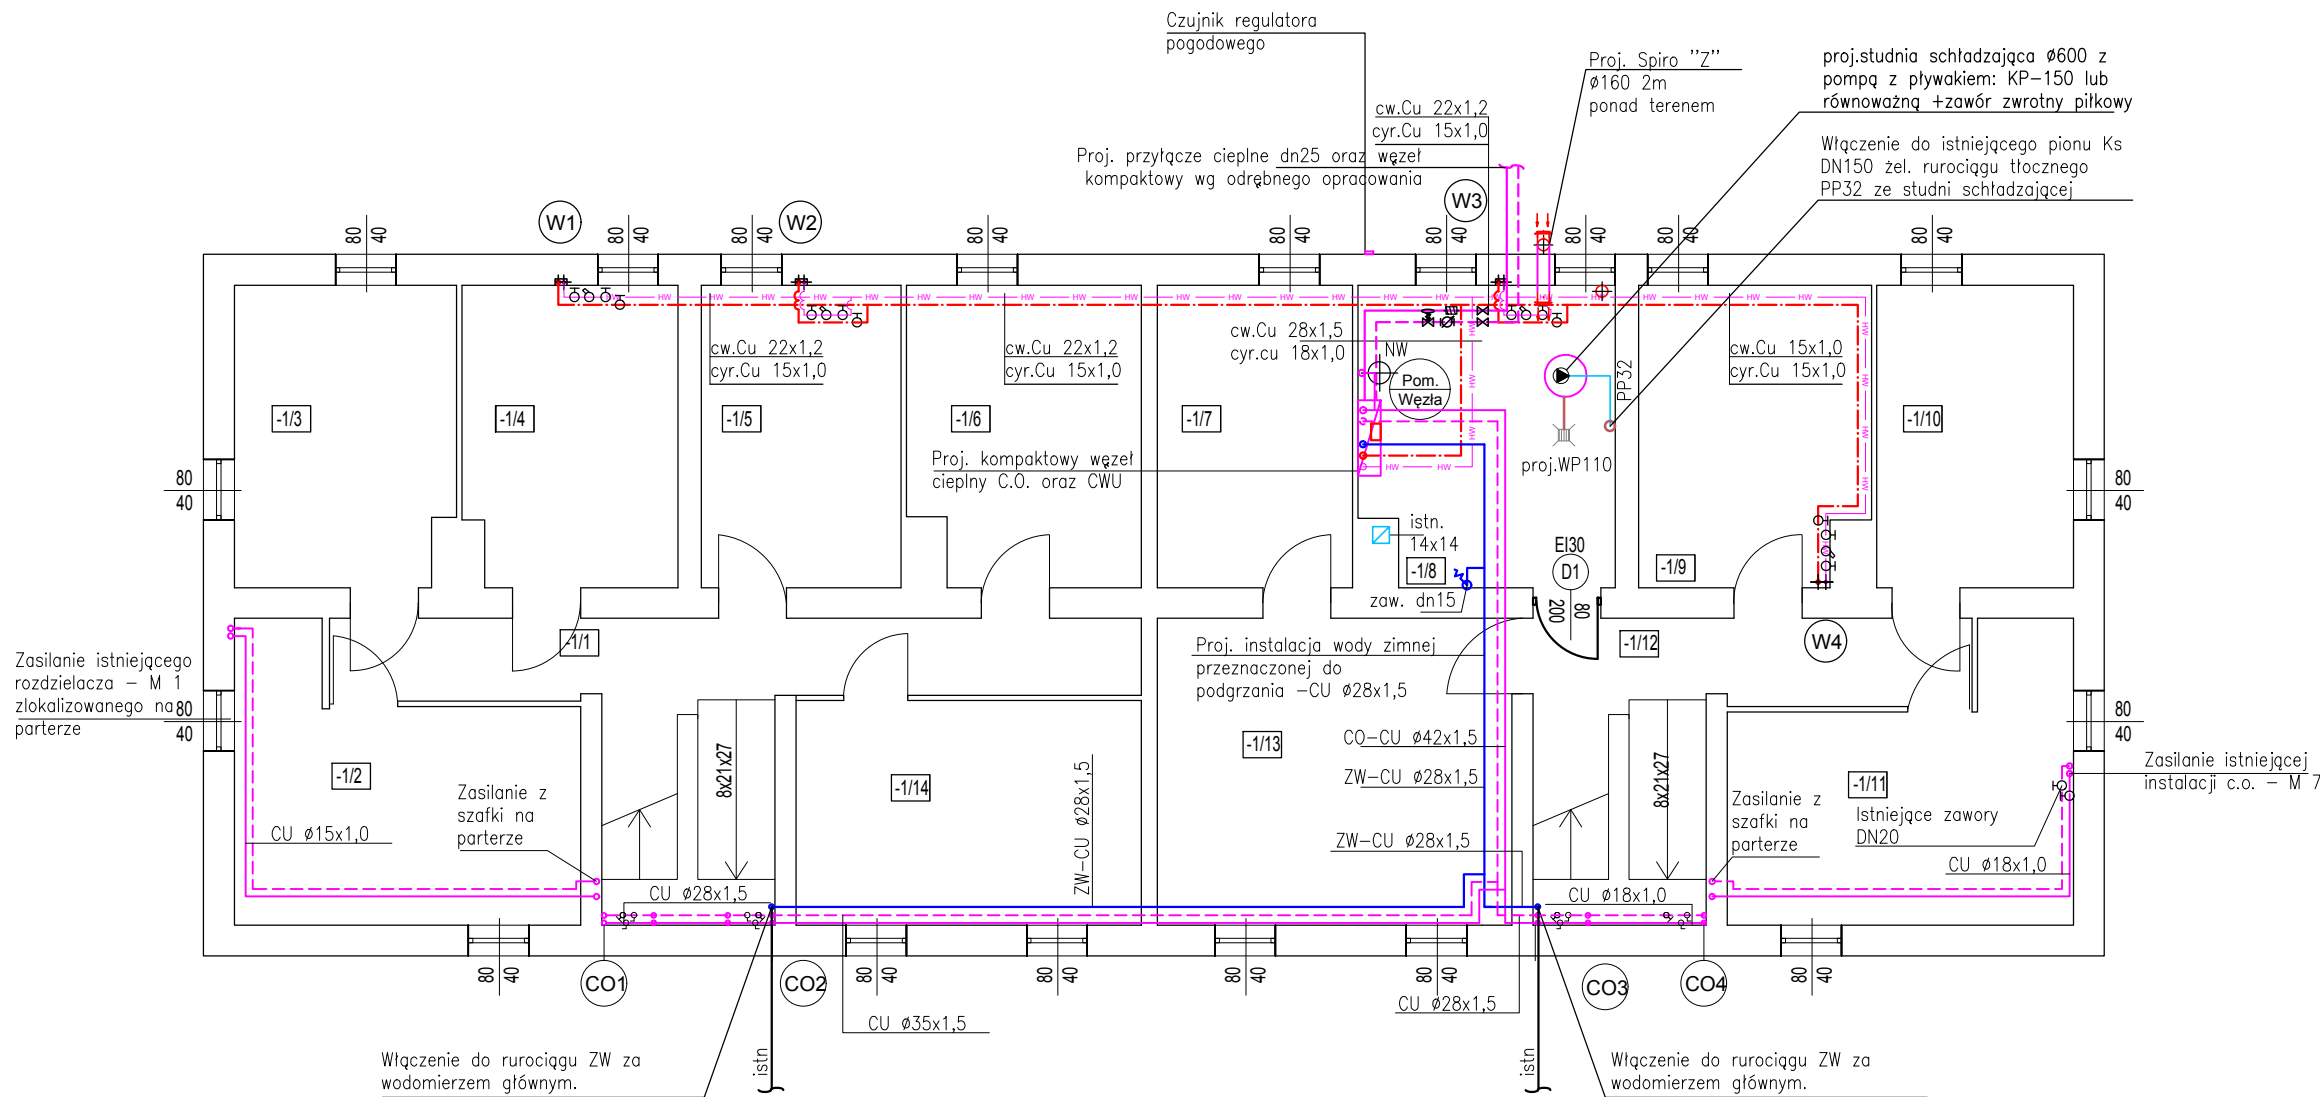

LEGENDA:

- PROJ. INSTALACJA C.O. – PRZEWODY Z RUR MIEDZIANYCH ŁĄCZONYCH PRZEZ ZACISKANIE
- PROJ. INSTALACJA WODY ZIMNEJ Z RUR MIEDZIANYCH
- PROJ. INSTALACJA WODY CIEPŁEJ I CYRKULACJI Z RUR MIEDZIANYCH
- ISTNIEJĄCE PIECE GAZOWE DO LIKWIDACJI
- PION WODY CIEPŁEJ I CYRKULACJI Z RUR MIEDZIANYCH ŁĄCZONYCH PRZEZ ZACISKANIE
- PION INSTALCJI GRZEWCZEJ Z RUR MIEDZIANYCH ŁĄCZONYCH PRZEZ ZACISKANIE
- ISTNIEJĄCE GRZEJNIKI PŁYTOWE WYPOSAŻONE W ZAWORY I GŁOWICE TERMOSTATYCZNE – DO POZOSTAWIENIA
- PROJEKTOWANE GRZEJNIKI PŁYTOWE TYPU "V" WYPOSAŻONE W ZAWORY TERMOSTYCZNE ORAZ GŁOWICE

- Uwagi:
- Wszystkie wymiary należy sprawdzić w naturze przed przystąpieniem do realizacji robót.
  - Wszelkie rozbieżności należy zgłosić projektantowi obiektu przed przystąpieniem do realizacji robót.
  - Stosować grubości izolacji rurociągów zgodnie z załącznikiem do warunków technicznych.
  - W obiekcie dopuszcza się stosowanie wyłącznie izolacji rurociągów prowadzonych natynkowo w klasie palności A
  - Na przejściach instalacji c.o. oraz wody ciepłej i cyrkulacji przez stropy i ściany stosować rury ochronne wypełnione materiałem trwale elastycznym
  - Odcinek instalacji gazowej doprowadzający gaz do istn. kotłów gazowych należy trwale zaslepić poprzez zaspawania. Upřednio po zdjęciu gazomierza należy dokładnie przedmuchać instalację gazową sprężonym powietrzem.
  - Zdemontowany kocioł gazowy i ewentualnie grzejniki należy przekazać właścicielowi lokalu.

|                                                                                                                                                                           |                           |                   |                            |
|---------------------------------------------------------------------------------------------------------------------------------------------------------------------------|---------------------------|-------------------|----------------------------|
| ZMPROJEKT S.C. Metalowa 7A 10-603<br>Olsztyn NIP: 7393895841 tel. 608-119-789 lub 668-970-595                                                                             |                           | Branża: Sanitarna |                            |
| Nazwa opracowania:<br>Projekt wewnętrznej instalacji centralnego ogrzewania, ciepłej wody użytkowej, cyrkulacji w budynku mieszkalnym przy ul. Traugutta 1 w Bartoszycach |                           | Data: 02.2018     |                            |
| Projektował:                                                                                                                                                              | mgr inż. Marek Jakubowski | WAM/0123/ POOS/11 | Stadium: Projekt budowlany |
| Opracował:                                                                                                                                                                | inż. Łukasz Ćwikliński    |                   |                            |
| Sprawił:                                                                                                                                                                  | mgr inż. Michał Jankowski | WAM/0164/POOS/17  |                            |
| Rzut piwnic – Instalacja C.O. oraz wody ciepłej i cyrkulacji                                                                                                              |                           |                   | Nr rys.: S-1               |