


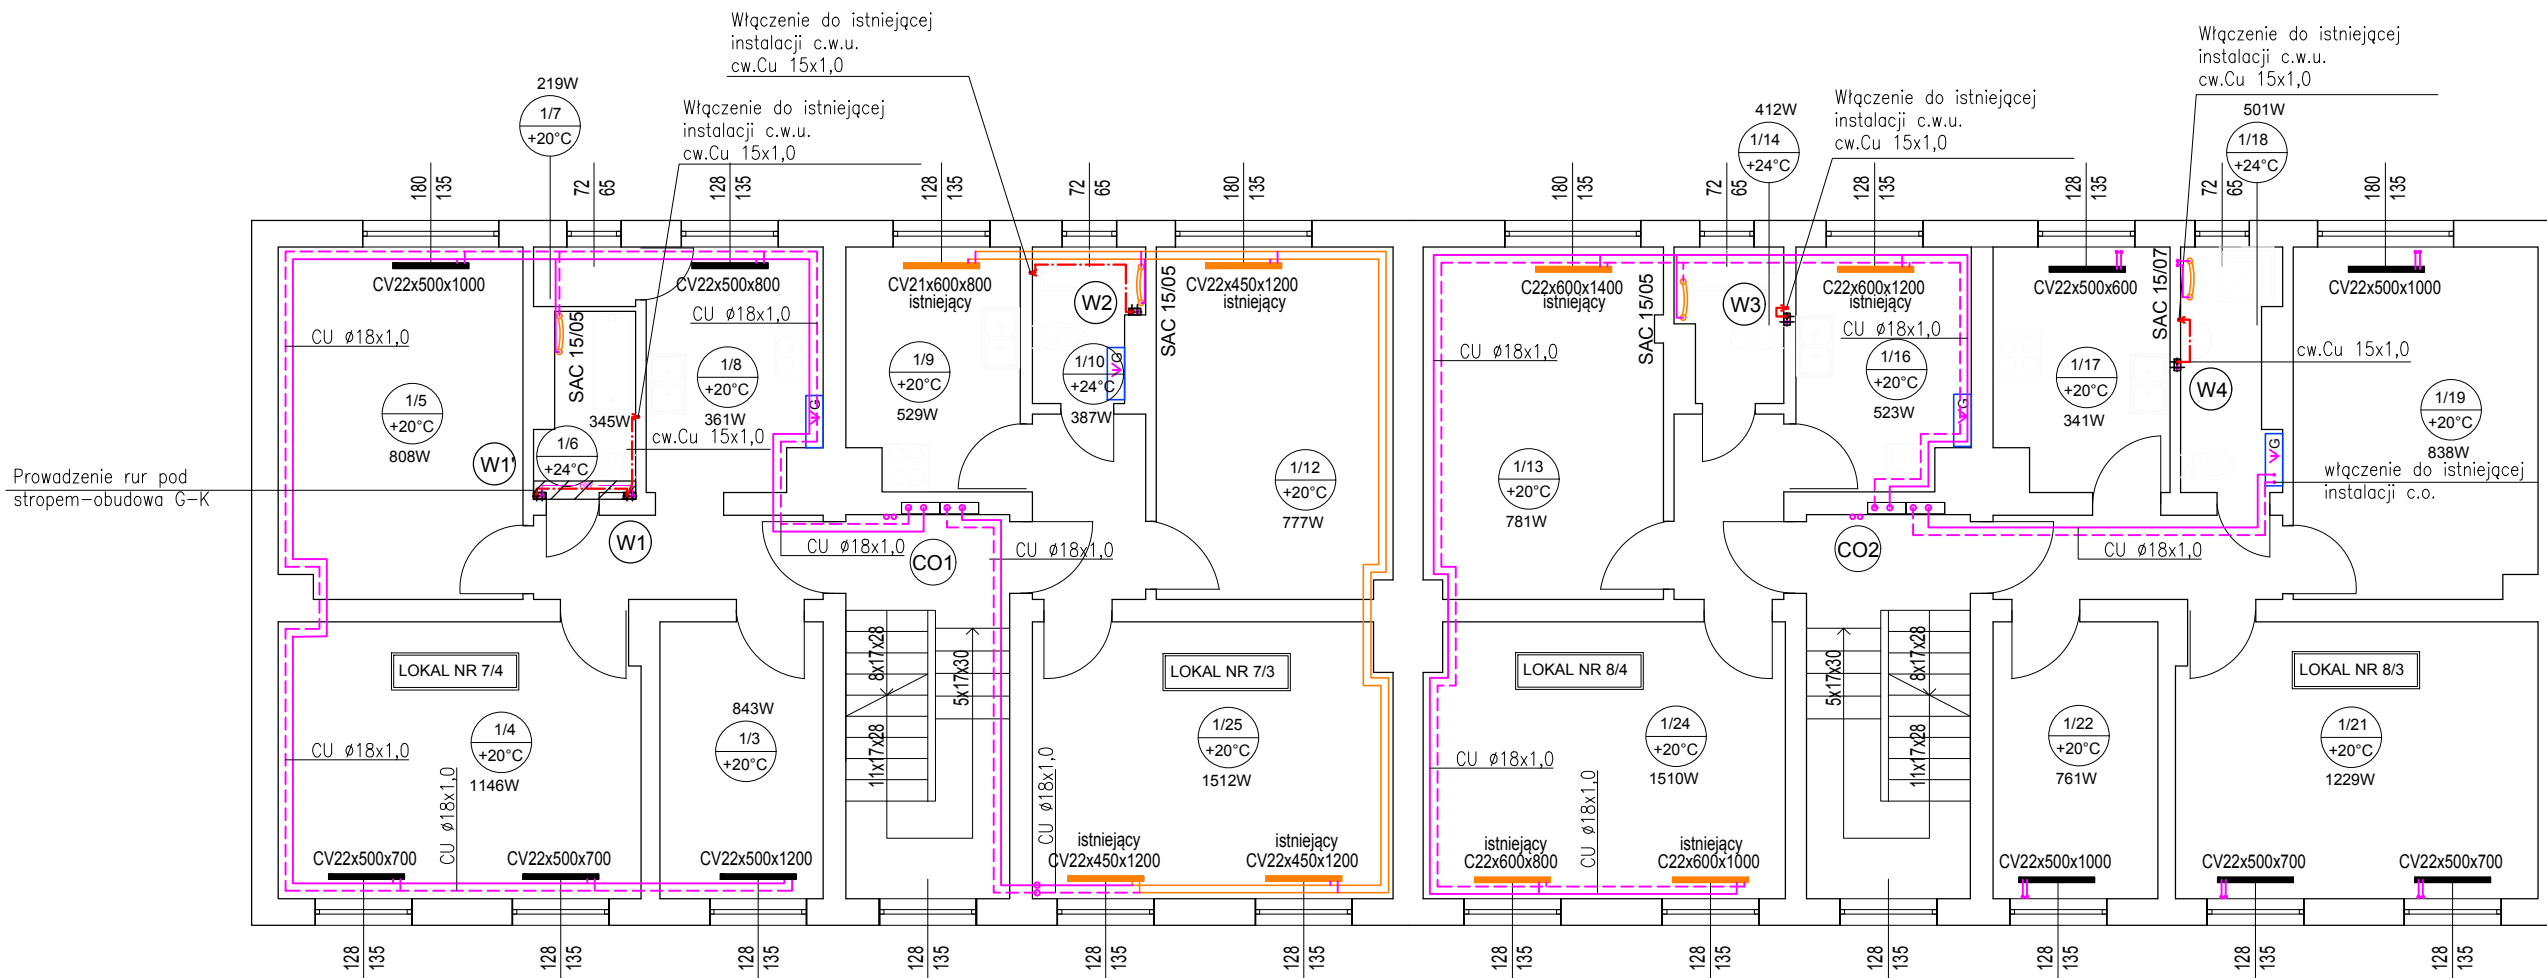

LEGENDA:

- PROJ. INSTALACJA C.O. – PRZEWODY Z RUR MIEDZIANYCH ŁĄCZONYCH PRZEZ ZACISKANIE
- PROJ. INSTALACJA WODY ZIMNEJ Z RUR MIEDZIANYCH
- PROJ. INSTALACJA WODY CIEPŁEJ I CYRKULACJI Z RUR MIEDZIANYCH
- ISTNIEJĄCE PIECE GAZOWE DO LIKWIDACJI
- PION WODY CIEPŁEJ I CYRKULACJI Z RUR MIEDZIANYCH ŁĄCZONYCH PRZEZ ZACISKANIE
- PION INSTALCJI GRZEWczej Z RUR MIEDZIANYCH ŁĄCZONYCH PRZEZ ZACISKANIE
- ISTNIEJĄCE GRZEJNIKI PŁYTOWE WYPOSAŻONE W ZAWORY I GŁOWICE TERMOSTATYCZNE – DO POZOSTAWIENIA
- PROJEKTOWANE GRZEJNIKI PŁYTOWE TYPU "V" WYPOSAŻONE W ZAWORY TERMOSTYCZNE ORAZ GŁOWICE

Uwagi:

- Wszystkie wymiary należy sprawdzić w naturze przed przystąpieniem do realizacji robót.
- Wszelkie rozbieżności należy zgłosić projektantowi obiektu przed przystąpieniem do realizacji robót.
- Stosować grubości izolacji rurociągów zgodnie z załącznikiem do warunków technicznych.
- W obiekcie dopuszcza się stosowanie wyłącznie izolacji rurociągów prowadzonych natynkowo w klasie palności A
- Na przejściach instalacji c.o. oraz wody ciepłej i cyrkulacji przez stropy i ściany stosować rury ochronne wypełnione materiałem trwale elastycznym
- Odcinek instalacji gazowej doprowadzający gaz do istn. kotłowni gazowych należy trwale zaslepić poprzez zaspawania. Upřednio po zdjęciu gazomierza należy dokładnie przedmuchać instalację gazową sprężonym powietrzem.
- Zdemontowany kocioł gazowy i ewentualnie grzejniki należy przekazać właścicielowi lokalu.

2MPROJEKT S.C. Metalowa 7A 10-603 Olsztyn NIP: 7393895841 tel. 608-119-789 lub 668-970-595		Branża: Sanitarna	
Nazwa opracowania: Projekt wewnętrznej instalacji centralnego ogrzewania, ciepłej wody użytkowej, cyrkulacji w budynku mieszkalnym przy ul. Traugutta 7-8 w Bartoszycach		Data: 02.2018	
Projektował:	mgr inż. Marek Jakubowski	WAM/O123/ POOS/11	Stadium: Projekt budowlany
Opracował:	inż. Łukasz Ćwikliński		
Sprawił:	mgr inż. Michał Jankowski	WAM/O164/POOS/17	Skala: 1:100
Rzut piętra – Instalacja C.O. oraz wody ciepłej i cyrkulacji			Nr rys.: S-3