


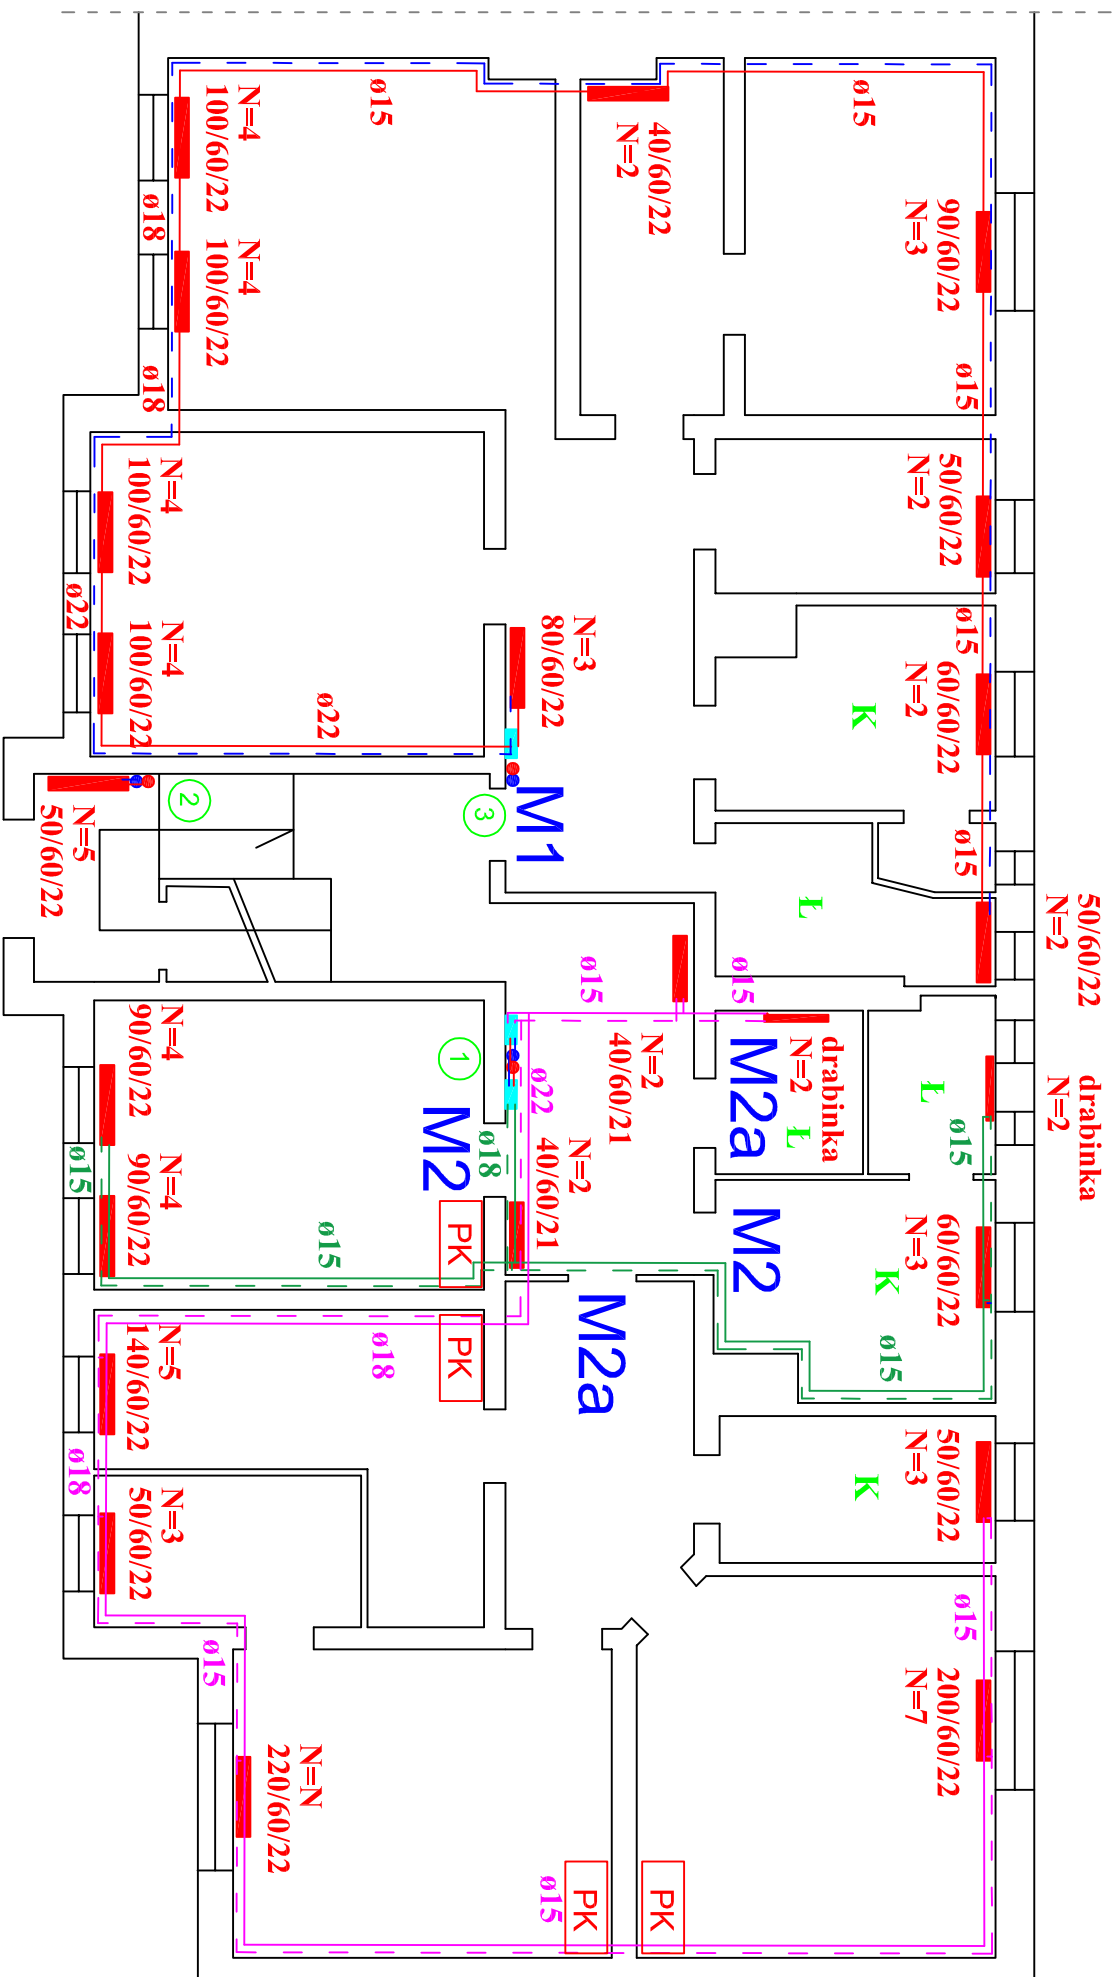

RZUT PARTERU

WIMEX s.c.
ul. Wisniowa 9
87-148 Lysomice

PRACOWNIA PROJEKTOWA

tel./fax (0)561 678 32 05
tel. kom. 601 65 76 10
e-mail: wimexmk@gmail.com

REGON:870230114

NIP: 879-00-17-156

Obiekt: Instalacja wewnętrzna c.o.

dla bud. przy ul. 11 Listopada 8 w Bartoszycach

Projektant	Mariusz Kanonowicz
------------	--------------------

do projektowania - instalacje i sieci sanitarne

Sprawdził
mgr inż. Bartosz Kanonowicz

Specjalność	inst. i sieci sanitarne do proj. bez ograniczeń - inst.
-------------	--

Opracował
mgr inż. Wiesław Kusiński

Data: maj 2019 r.

Skala 1:100

Nr tys. 2

022 — — — — —
INSTALACJA C.O. DLA MI

022 INSTALACJA C.O. DLA M2A

022 ———— INSTALACJA C.O. DLA M2

SZAFKA LICZNIKOWA

ISTNIEJĄCY KOCIÓŁ
DO DEMONTAŻU

GRZEJNIK ISTNIEJĄCY
160/45/22
N=2

GRZEJNIK PROJEKTOWANY
160/60/22
N=4

2 ●● PION INSTALACJI C.O.

M4

NUMER MIESZKANIA

PK PIEC KAŁLOWY



PRACOWNIA PROJEKTOWA

WIMEX s.c.
ul. Wiśniowa 9
87-148 Łysymice

tel./fax (056) 678 32 05
tel. kom. 601 65 76 10
e-mail: wimexwk@gmail.com

REGON:870230114

NIP: 879-00-17-156

NIP: 879-00-17-156