


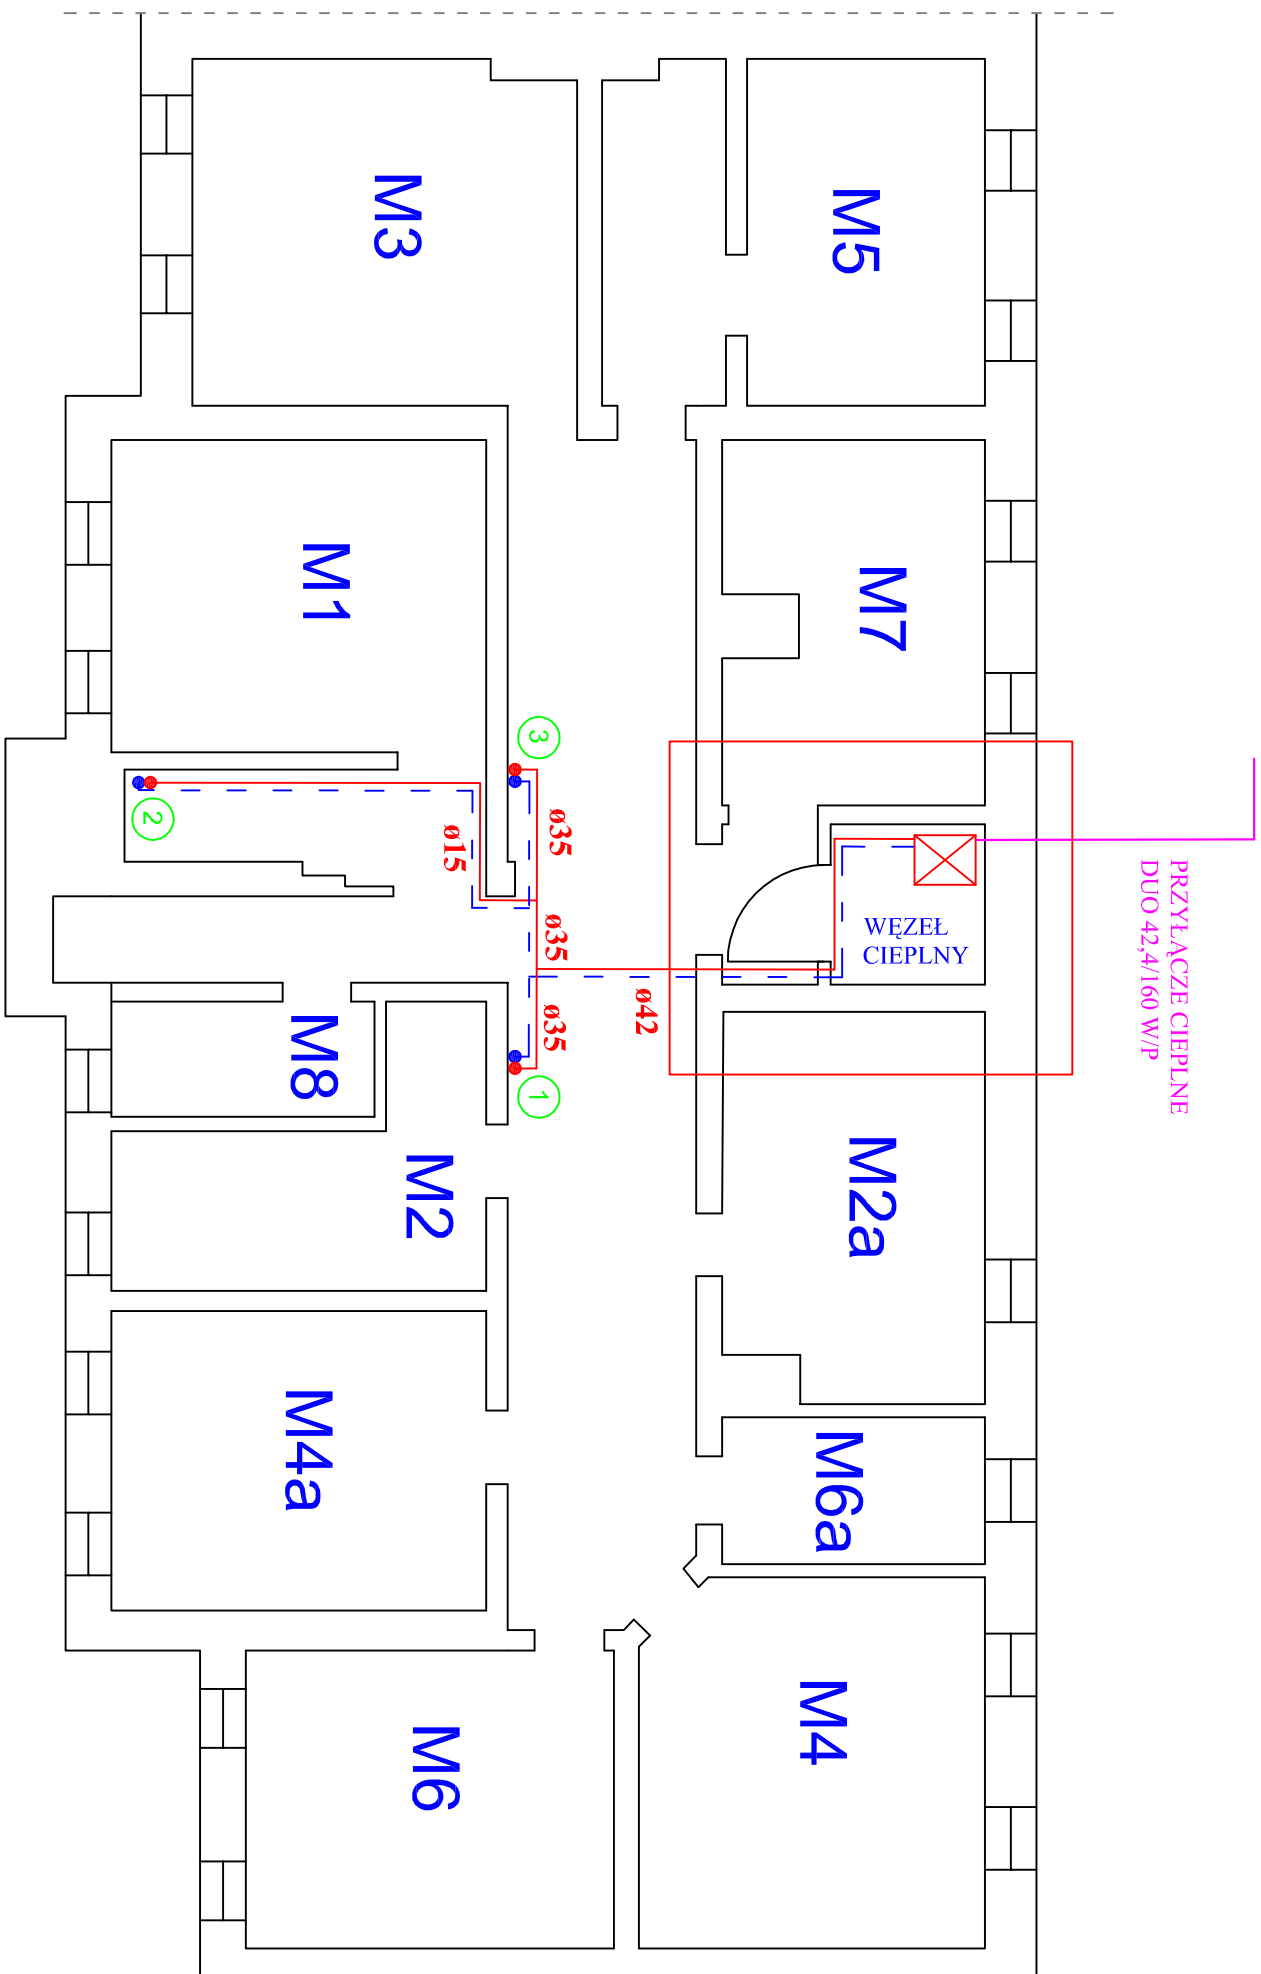

RZUT PIWNIC

WIMEX s.c.
ul. Wisłowa 9
87-148 Łysomce

PRACOWNIA PROJEKTOWA

tel./fax (056) 678 32 05
tel. kom. 601 65 76 10
e-mail: wimexmk@gmail.com

REGON:870230114

NIP: 879-00-17-156

035 ————— INSTALACJA C.O.

2 ●● PION INSTALACJI C.O.

M4
NUMER MIESZKANIA WŁAŚCICIELA PIWNICY

Obiekt: Instalacja wewnętrzna c.o. dla bud. przy ul. 11 Listopada 8 w Bartoszycach		Nazwa rys.: Rzut piwnic
Projektant Nr upr. bud. Specjalność	Mariusz Kanonowicz GP-L-7342/175/TO/93 do projektowania - instalacje i sieci sanitarne	
Sprawdził Nr upr. bud. Specjalność	mgr inż. Bartosz Kanonowicz KUP/IS.0030/16 do proj. bez ograniczeń - inst. i sieci sanitarne	
Opracował	mgr inż. Wiesław Kuśniński	
Data: maj 2019 r.	Skala: 1:100	Nr rys. 1