


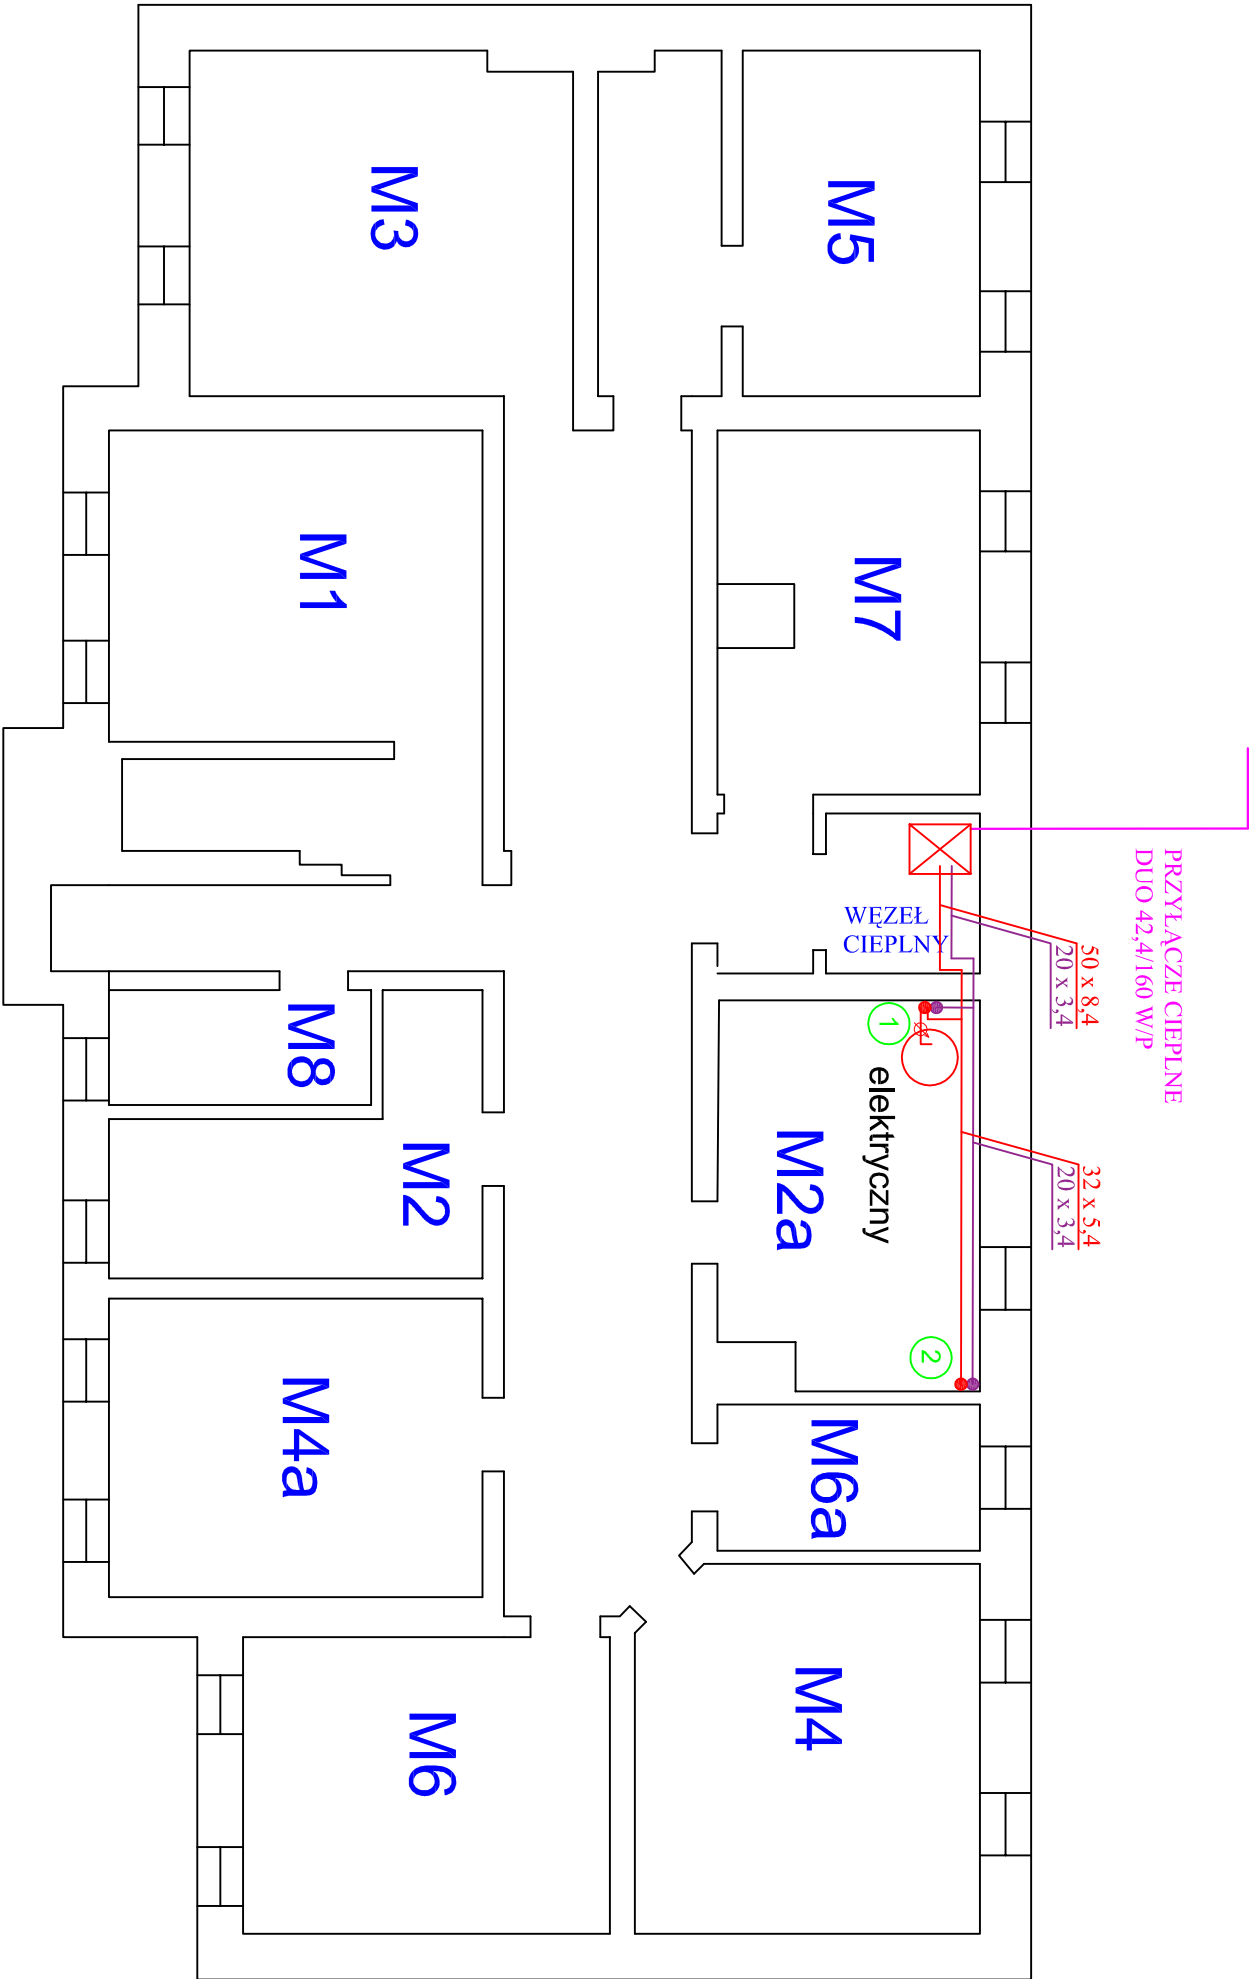

ISTNIEJĄCY BŹLIER CWU
DO DEMONTAŻU

PROJEKTOWANA INSTALACJA C.W.U.

PROJEKTOWANA INSTALACJA CYRKULACJI

WODOMIERZ CIEPŁEJ WODY

PION INSTALACJI C.W.U. I CYRKULACJI

NUMER MIESZKANIA WŁAŚCICIELA PIWNICY

50 x 8,4

20 x 3,4

WIMEX s.c. PRACOWNIA PROJEKTOWA tel./fax (056) 678 32 05 ul. Wiśniewa 9 87-148 Łysomice e-mail: wimexmk@gmail.com REGON:870230114 NIP: 879-00-17-156		RZUT PIWNIC	
Obiekt: Instalacja wewnętrzna c.w.u. i cyrkulacji dla bud. przy ul. 11 Listopada 8 w Bartoszycach		Nazwa rys.: Rzut piwnic	
Projektant	Mariusz Kanonowicz		
Nr upr. bud. Specjalność	GP-I-7342/175/TO/93 do projektowania - instalacje i sieci sanitarne		
Sprawdził	mgr inż. Bartosz Kanonowicz		
Nr upr. bud. Specjalność	KUP/IS/0030/16 do proj. bez ograniczeń - inst. i sieci sanitarne		
Opracował	mgr inż. Wiesław Kusiński		
Data: maj 2019 r.	Skala 1:100	Nr rys. 7	