


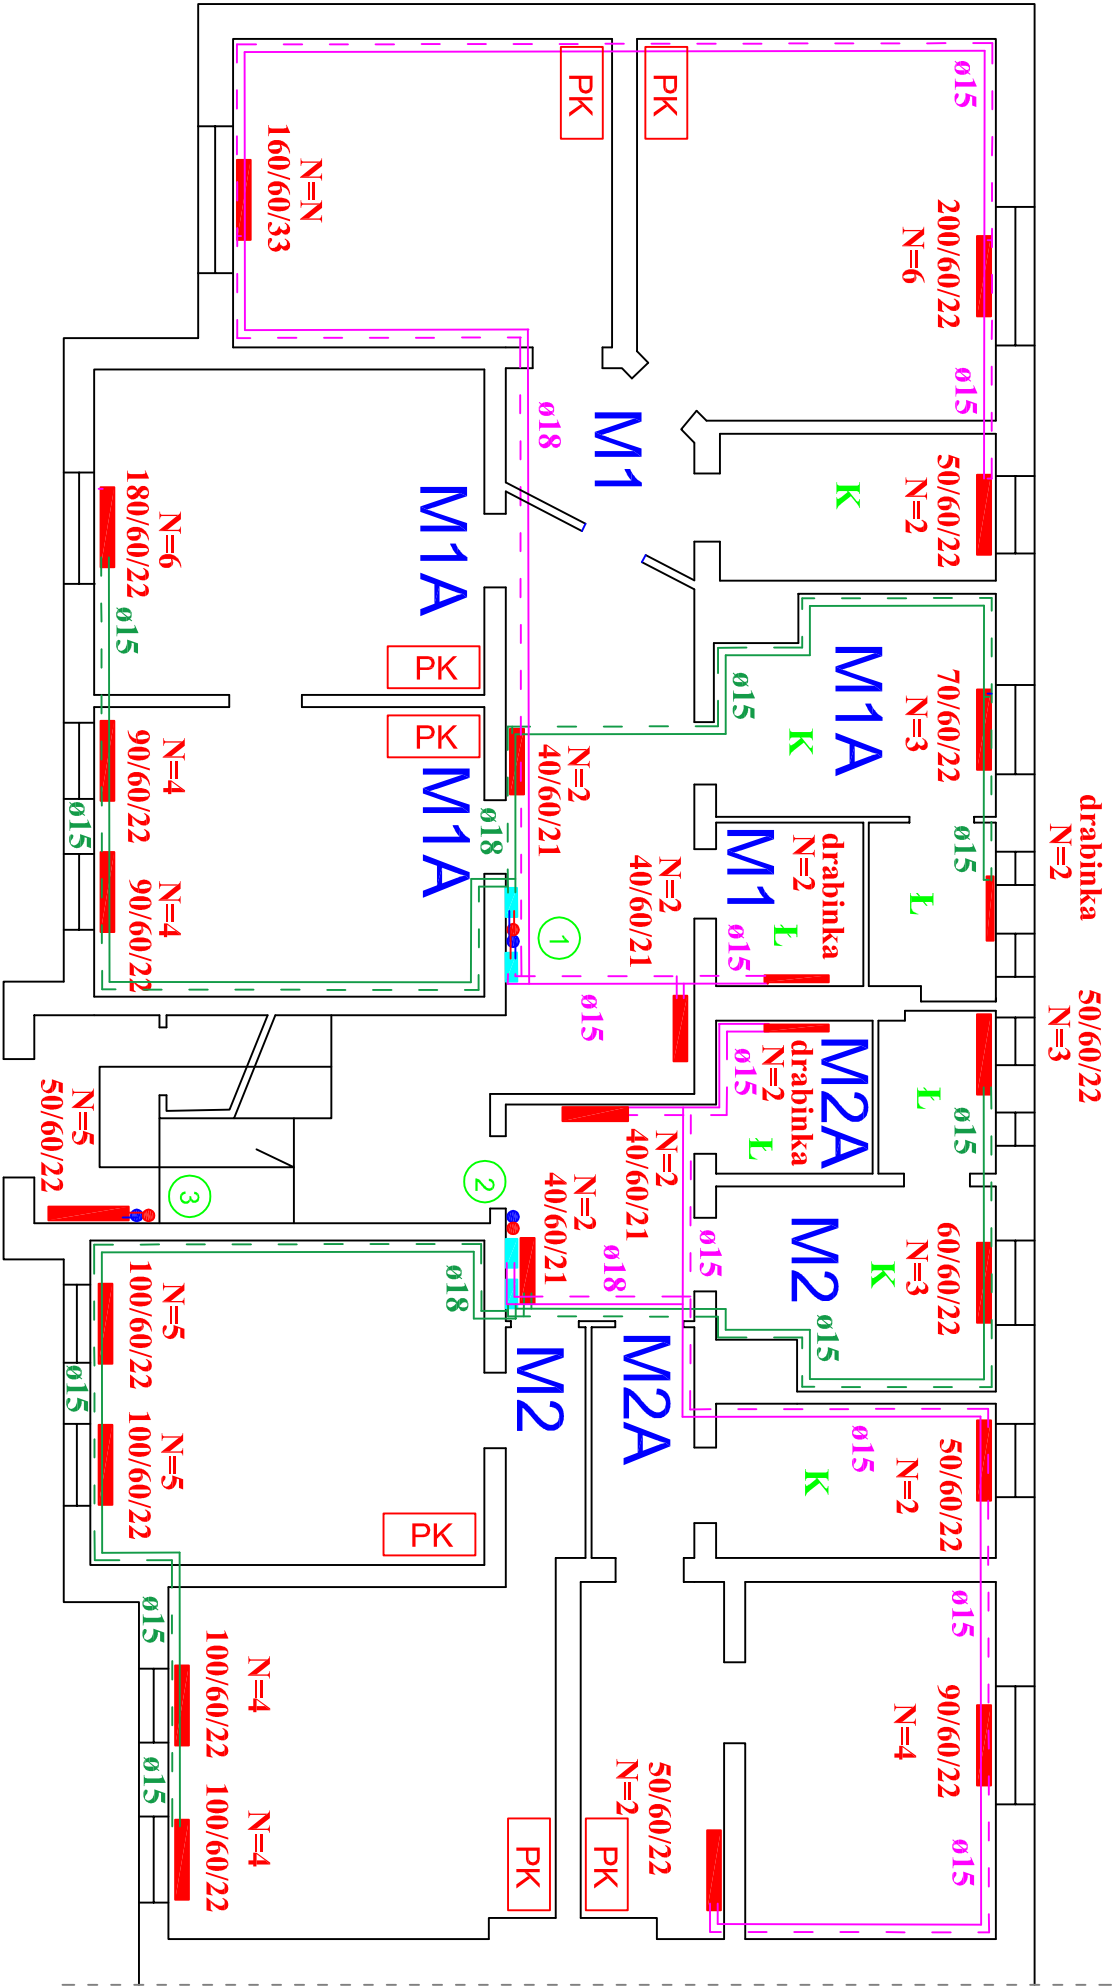

Ø22 ———— INSTALACJA C.O. DLA M1, M2A
Ø22 ———— INSTALACJA C.O. DLA M1A, M2

— SZAFKA LICZNIKOWA

✕ ISTNIEJĄCY KOCIOŁ DO DEMONTAŻU

■ GRZEJNIK ISTNIEJĄCY
160/45/22 N=2

■ GRZEJNIK PROJEKTOWANY
160/60/22 N=4

② ●● PION INSTALACJI C.O.

M4 NUMER MIESZKANIA

PK PIEC KAFLOWY

RZUT PARTERU

WIMEX s.c. PRACOWNIA PROJEKTOWA tel./fax (056) 678 32 05 ul. Wiśniowa 9 87-148 Łysomice e-mail: wimexyk@gmail.com REGON:870230114 NIP: 879-00-17-156		Obiekt: Instalacja wewnętrzna c.o. dla bud. przy ul. 11 Listopada 9 w Bartoszycach		Nazwa rys.: Rzut parteru
Projektant	Mariusz Kanonowicz			
Nr upr. bud. Specjalność	GP-4-7342/175/TO/93 do projektowania - instalacje i sieci sanitarne			
Sprawdził	mgr inż. Bartosz Kanonowicz			
Nr upr. bud. Specjalność	KUP/IS/0030/16 do proj. bez ograniczeń - inst. i sieci sanitarne			
Opracował	mgr inż. Wiesław Kusiński			
Data: maj 2019 r.		Skala: 1:100	Nr rys. 2	