


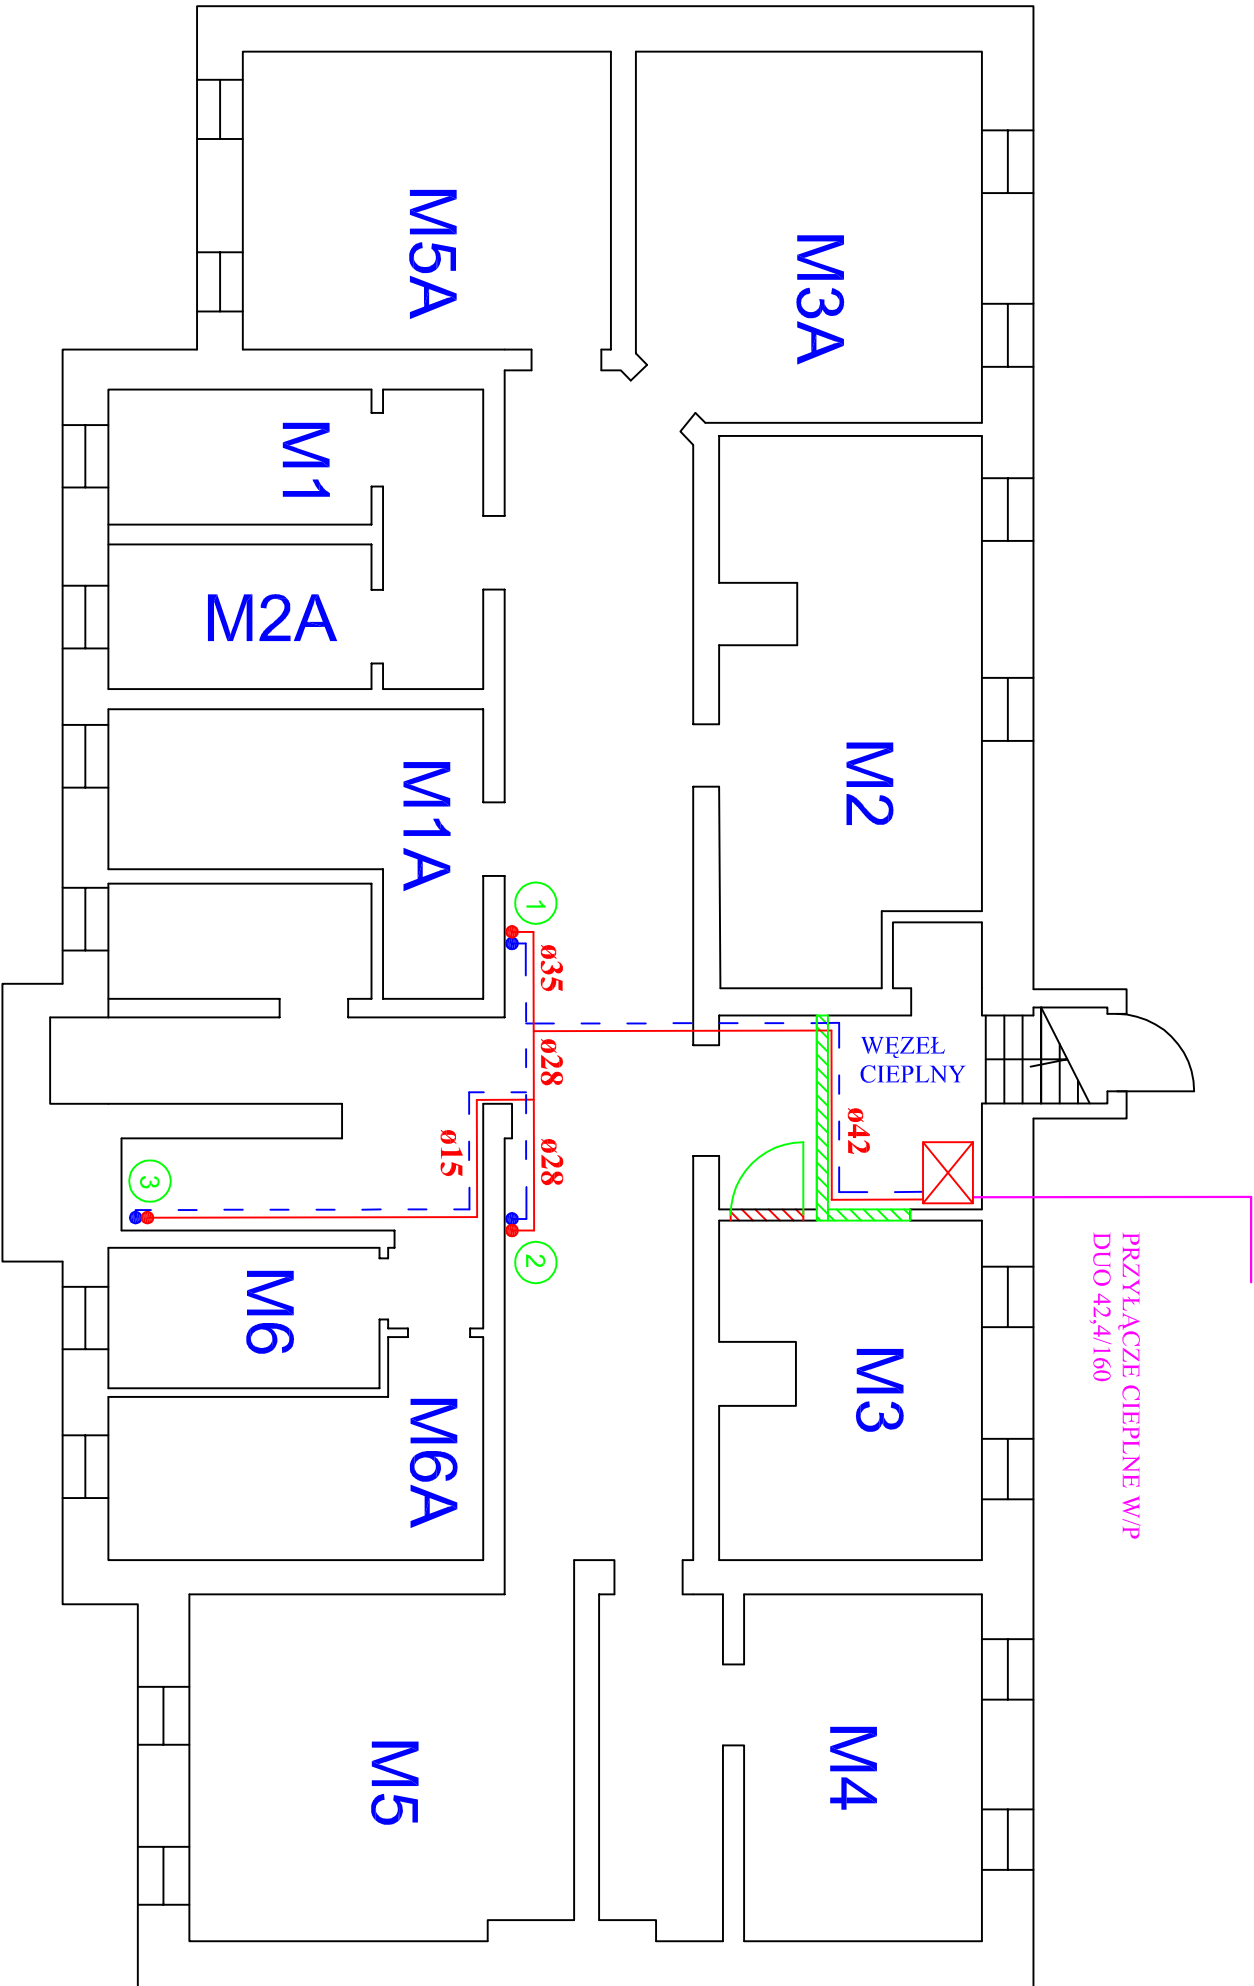

PROJEKTOWANE
DRZWI DO PIWNICY M3



ŚCIANKA PROJEKTOWANA
ŚCIANKA DO WYBURZENIA
(ZABUDOWA DRZWI)



ŚCIANKA DO WYBURZENIA
(ZABUDOWA DRZWI)



INSTALACJA C.O.



PION INSTALACJI C.O.



NUMER MIESZKANIA PIWNICY

RZUT PIWNIC

WIMEX s.c. ul. Wiskowa 9 87-148 Łysomice REGON:870230114 PRACOWNIA PROJEKTOWA WIMEX s.c. tel./fax (056) 678 32 05 tel. kom. 601 65 76 10 e-mail: wimexwk@gmail.com NIP: 879-00-17-156	
---	--

Obiekt: Instalacja wewnętrzna c.o. dla bud. przy ul. 11 Listopada 9 w Bartoszycach	Nazwa rys.: Rzut piwnic
---	----------------------------

Projektant Nr upr. bud. Specjalność	Mariusz Kanonowicz GP-L-7342/175/TO/93 do projektowania - instalacje i sieci sanitarne	
Sprawdził Nr upr. bud. Specjalność	mgr inż. Bartosz Kanonowicz KUP/IS/0030/16 do proj. bez ograniczeń - inst. i sieci sanitarne	
Opracował	mgr inż. Wiesław Kusiński	

Data: maj 2019 r.	Skala 1:100	Nr rys. 1
-------------------	-------------	-----------