


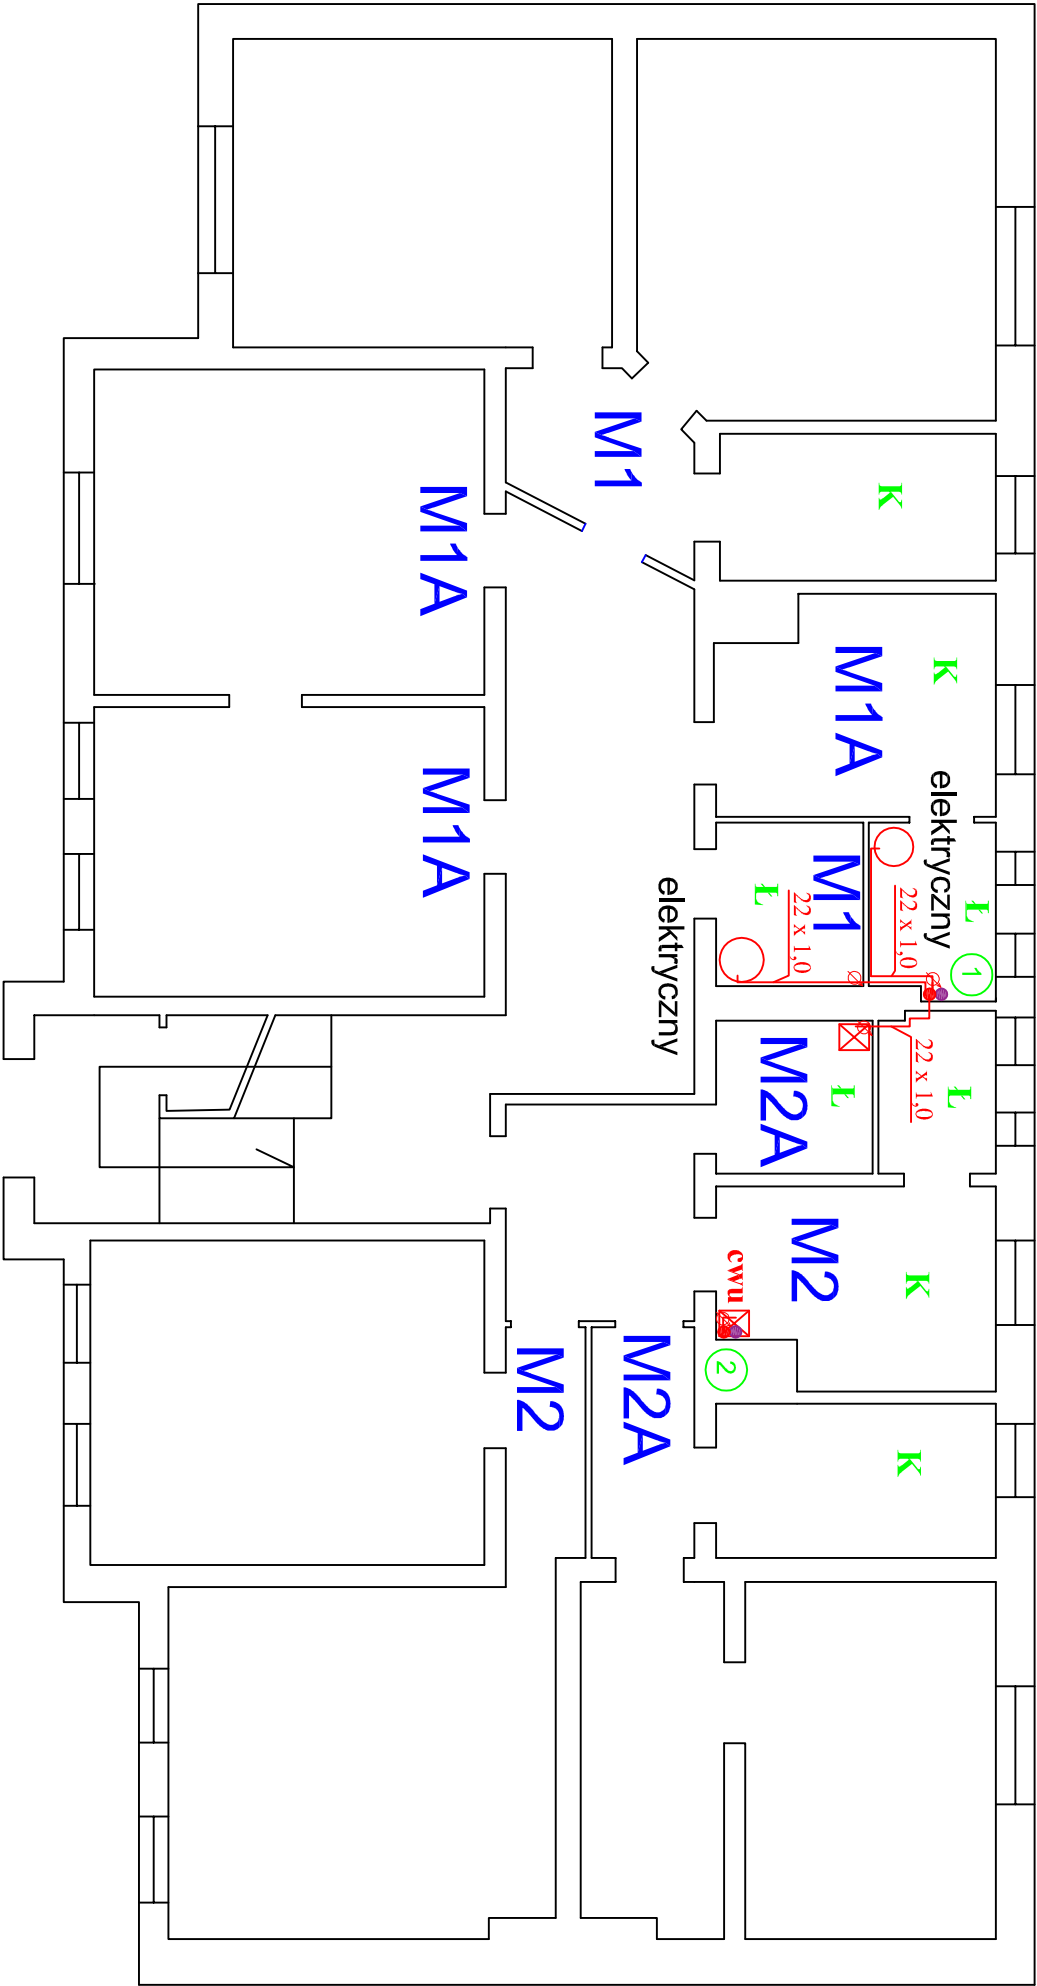

RZUT PARTERU

- 22 x 1,0

PROJEKTOWANA INSTALACJA C.W.U.
- WODOMIERZ CIEPŁEJ WODY
- ISTNIEJĄCY KOCIOŁ/BOILER  
DO DEMONTAŻU

 PION INSTALACJI C.W.U. I CYRKULACJI

 NUMER MIESZKANIA

|                                                                                                                                                                                                                                                                                                                                  |                                                                     |                                                                                                   |           |
|----------------------------------------------------------------------------------------------------------------------------------------------------------------------------------------------------------------------------------------------------------------------------------------------------------------------------------|---------------------------------------------------------------------|---------------------------------------------------------------------------------------------------|-----------|
| <div><div>PRACOWNIA PROJEKTOWA</div><div>WIMEX s.c.<br/>ul. Wiśniowa 9<br/>87-148 Łysomice<br/>REGON:870230114</div><div>tel./fax (056) 678 32 05<br/>tel. kom. 601 65 76 10<br/>e-mail: wimexwk@gmail.com<br/>NIP: 879-00-17-156</div></div> |                                                                     | Obiekt: Instalacja wewnętrzna c.w.u. i cyrkulacji dla bud. przy ul. 11 Listopada 9 w Bartoszycach |           |
| Projektant                                                                                                                                                                                                                                                                                                                       | Mariusz Kanonowicz                                                  | Nazwa rys.: Rzut parteru                                                                          |           |
| Nr upr. bud. Specjalność                                                                                                                                                                                                                                                                                                         | GP-4-7342/175/TO/93 do projektowania - instalacje i sieci sanitarne |                                                                                                   |           |
| Sprawdził                                                                                                                                                                                                                                                                                                                        | mgr inż. Bartosz Kanonowicz                                         |                                                                                                   |           |
| Nr upr. bud. Specjalność                                                                                                                                                                                                                                                                                                         | KUP/IS/0030/16 do proj. bez ograniczeń - inst. i sieci sanitarne    |                                                                                                   |           |
| Opracował                                                                                                                                                                                                                                                                                                                        | mgr inż. Wiesław Kusiński                                           |                                                                                                   |           |
| Data: maj 2019 r.                                                                                                                                                                                                                                                                                                                |                                                                     | Skala: 1:100                                                                                      | Nr rys. 7 |