


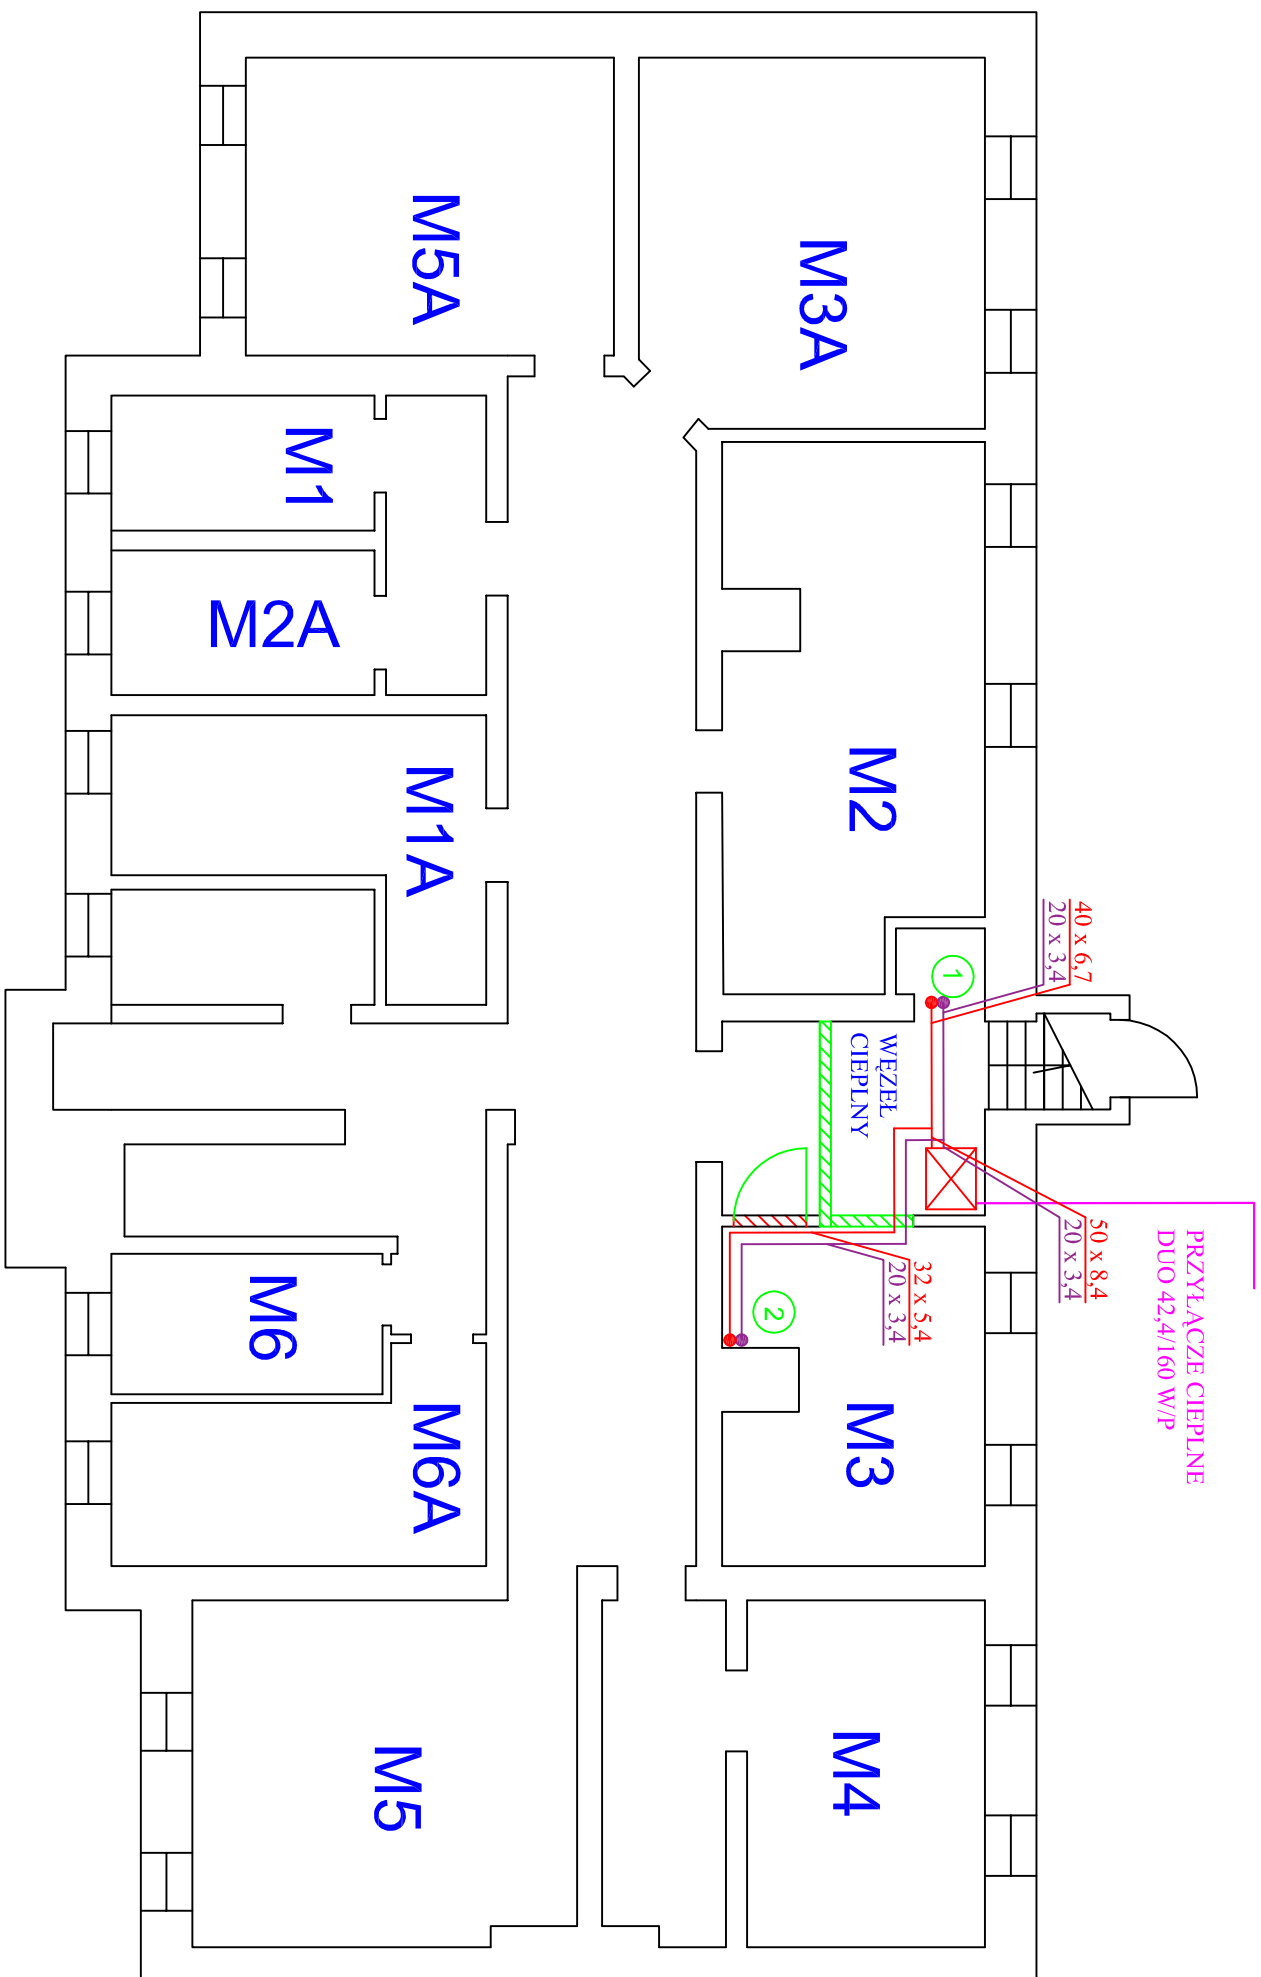

RZUT PIWNIC



 
PROJEKTOWANE DRZWI DO PIWNICY M3



ŚCIANKA PROJEKTOWANA



ŚCIANKA DO WYBURZENIA
(ZABUDOWA DRZWI)



INSTALACJA C.W.U. I CYRKULACJI



PION INSTALACJI C.W.U. I CYRKULACJI

 WIMEX s.c. ul. Wileńska 9 87-148 Łysomce REGON:870230114		PRACOWNIA PROJEKTOWA tel./fax (056) 678 32 05 tel. kom. 601 65 76 10 e-mail: wimexwk@gmail.com NIP: 879-00-17-156	
Obiekt: Instalacja wewnętrzna c.w.u. i cyrkulacji dla bud. przy ul. 11 Listopada 9 w Bartoszyczach		Nazwa rys.: Rzut piwnic	
Projektant Nr upr. bud. Specjalność	Mariusz Kanonowicz GP-I-7342175/TO/93 do projektowania - instalacje i sieci sanitarne		
Sprawdził Nr upr. bud. Specjalność	mgr inż. Bartosz Kanonowicz KUP/IS/0030/16 do proj. bez ograniczeń - inst. i sieci sanitarne		
Opracował	mgr inż. Wiesław Kusiński		
Data: maj 2019 r.	Skala: 1:100	Nr rys.: 6	