


PARTER

PODSUMOWANIE:
M1 - 50,30 m²; 6,0 kW
M2 - 52,62 m²; 6,0 kW
M3 - 77,46 m²; 9,0 kW

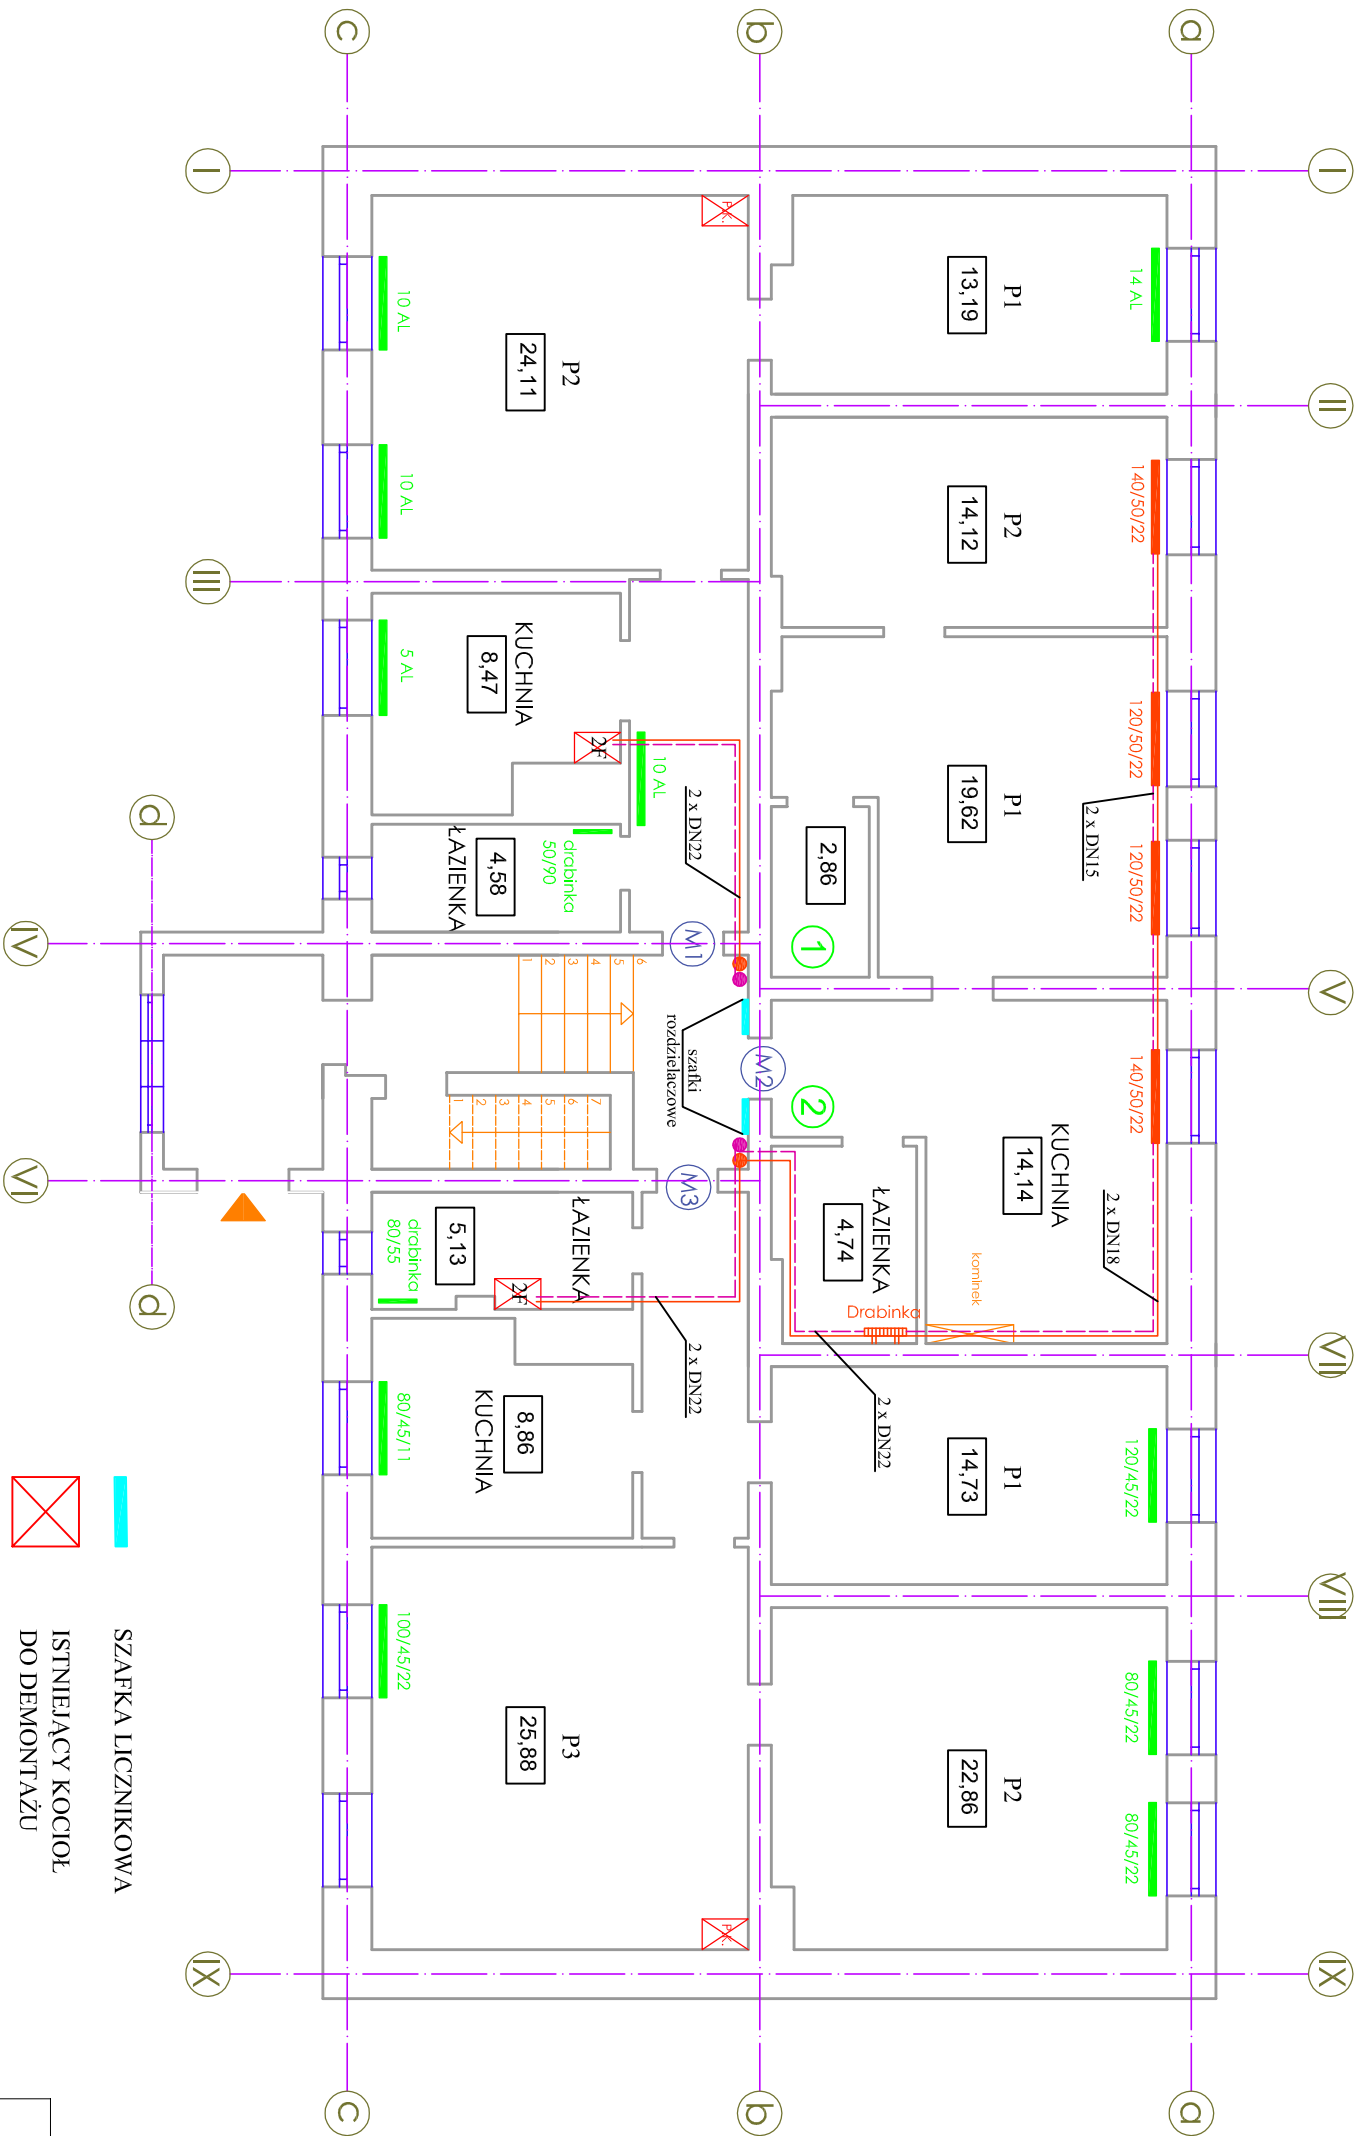

- SZAFKA LICZNIKOWA
- ISTNIEJĄCY KOCIOŁ DO DEMONTAŻU
- PIEC KAPLOWY
- GRZEJNIK ISTNIEJĄCY
- GRZEJNIK PROJEKTOWANY
- PION INSTALACJI C.O.
- NUMER MIESZKANIA

RZUT PARTERU

WIMEX s.c. ul. Wiśniowa 9 87-148 Łysomice REGON:870230114 PRACOWNIA PROJEKTOWA tel./fax (056) 678 32 05 tel. kom. 801 65 76 10 e-mail: wimexmk@gmail.com NIP - 879-00-17-156		Obiekt: Instalacja C.O. w budynku mieszkalnym przy ulicy Plac Wolności 2 w Bartoszycach		Nazwa rys.: Rzut parteru
Projektant	Mariusz Kanonowicz			
Nr upr. budl.	GP-4-7342/175/TO/93			
Specjalność	do projektowania - instalacje i sieci sanitarne			
Sprawdził	mgr inż. Dariusz Pyrzewski			
Nr upr. budl.	KUP/0142/POOS/06			
Specjalność	do proj. bez ograniczeń - inst. i sieci sanitarne			
Opracował	mgr inż. Wiesław Kusński			
Data: lipiec 2020 r.		Skala 1 : 100		Nr rys. 2