









PARTER

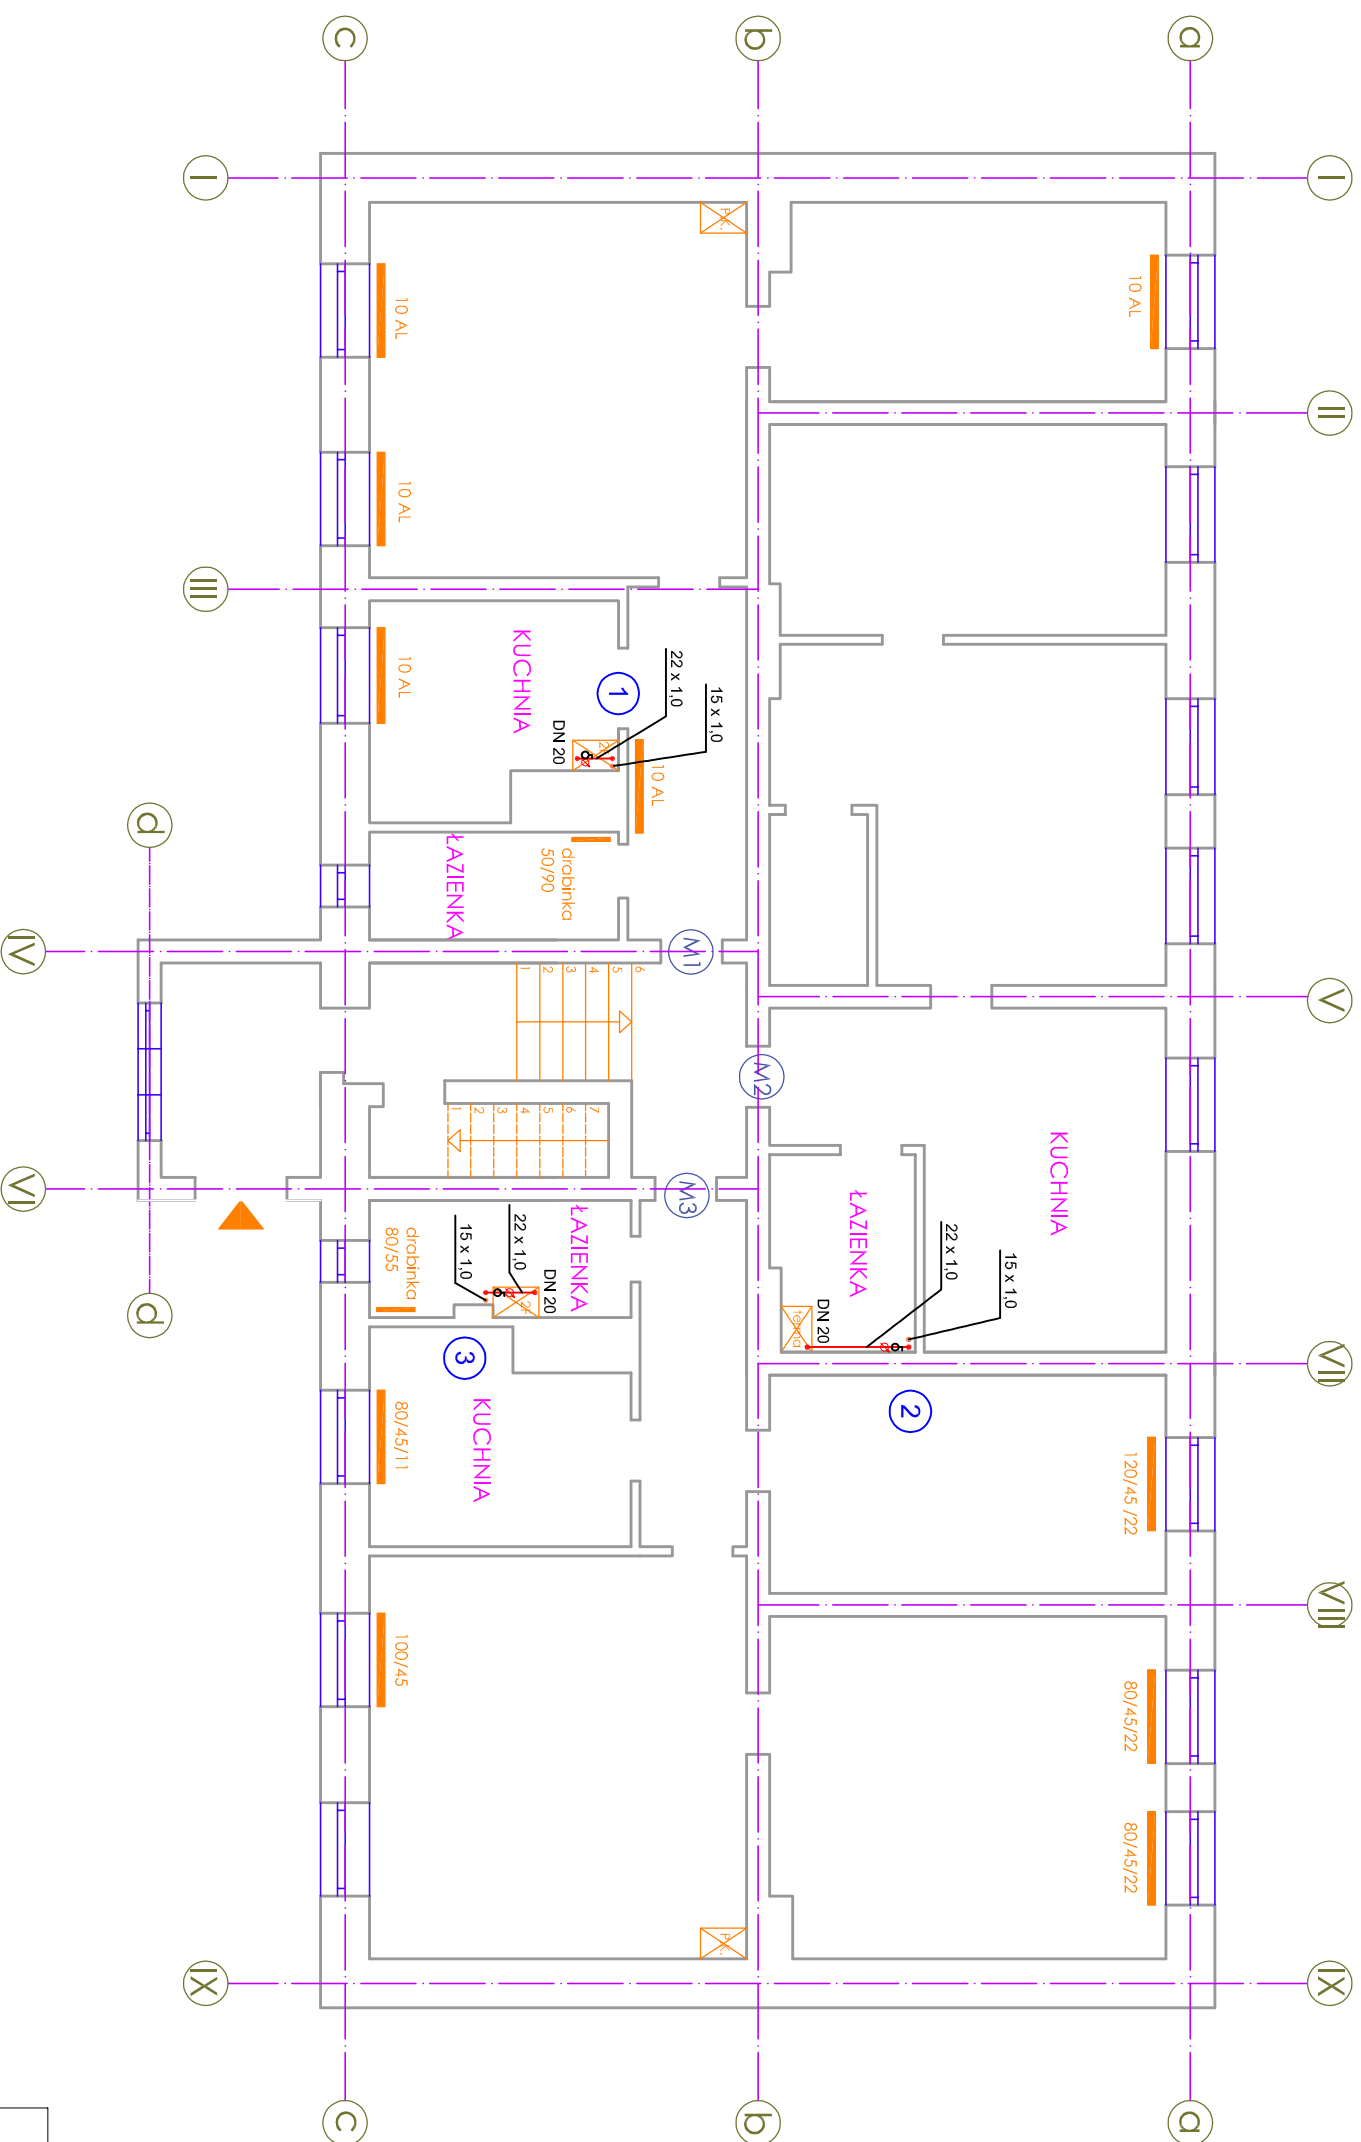

RZUT PARTERU

-  PROJEKTOWANA INSTALACJA WODY CIEPŁEJ
-  PROJEKTOWANA INSTALACJA CYRKULACJI
-  WODOMIERZ CIEPŁEJ WODY
-  ISTNIEJĄCA TERMA DO DEMONTAŻU
-  PION INSTALACJI C.W.U. I CYRKUL.
-  NUMER MIESZKANIA

WIMEX s.c. ul. Wileńska 9 87-148 Kyszonice REGON:870230114		 PRACOWNIA PROJEKTOWA		tel./fax (056) 678 32 05 tel. kom. 601 65 76 10 e-mail: wimexmk@gmail.com NIP: 879-00-17-156	
Obiekt: Instalacja C.W.U. w budynku mieszkalnym przy ulicy Plac Wolności 2 w Bartoszycach					
Projektant		Mariusz Kanonowicz		Nazwa rys.: Rzut parteru	
Nr upr. bud. Specjalność		GP-1-7342/175/TO093 do projektowania - instalacje i sieci sanitarne			
Sprawdził		mgr inż. Dariusz Pyrzewski			
Nr upr. bud. Specjalność		KUP/0142/POOS/06 do proj. bez ograniczeń - inst. i sieci sanitarne			
Opracował		mgr inż. Wiesław Kusński			
Data: maj 2020 r.		Skala 1 : 100		Nr rys. 6	