
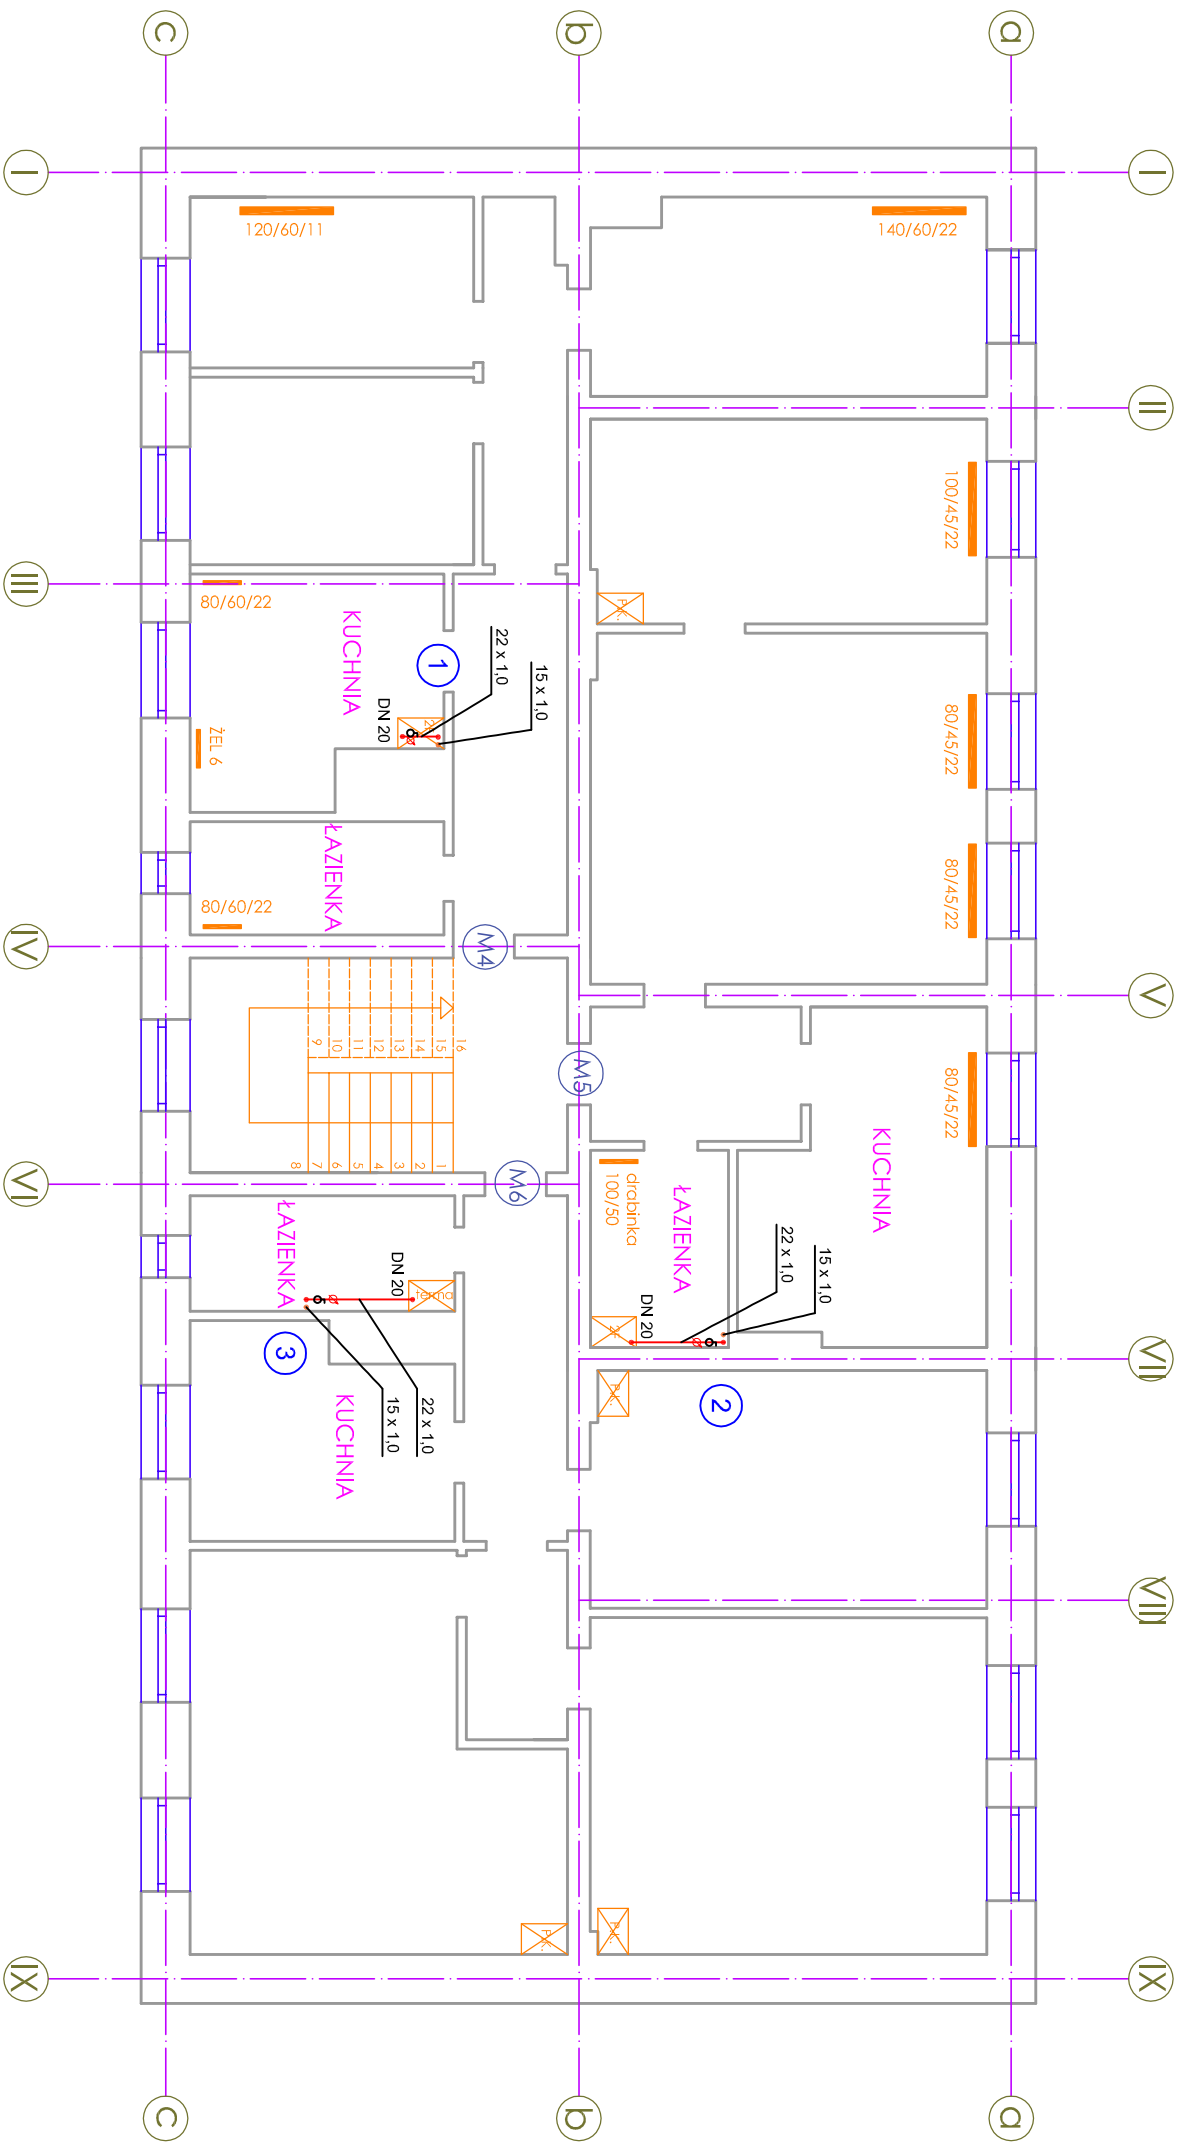


1 PIĘTRO

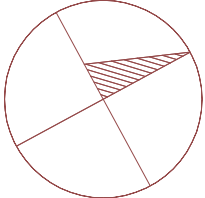

PROJEKTOWANA INSTALACJA WODY CIEPŁEJ

PROJEKTOWANA INSTALACJA CYRKULACJI

WODOMIERZ CIEPŁEJ WODY

ISTNIEJĄCA TERMA DO DEMONTAŻU

PION INSTALACJI C.W.U. I CYRKUL.

NUMER MIESZKANIA

RZUT PIĘTRA 1

WIMEX s.c. ul. Wiskitowa 9 87-148 Łysianice PRACOWNIA PROJEKTOWA REGON:870230114 WIMEX s.c. tel./fax (056) 678 32 05 tel. kom. 601 65 76 10 e-mail: wimexwk@gmail.com NIP: 879-00-17-156		Obiekt: Instalacja C.W.U. w budynku mieszkalnym przy ulicy Plac Wolności 2 w Bartoszycach	Nazwa rys.: Rzut piętra 1
Projektant	Mariusz Kanonowicz		
Nr upr. bud.	GP-I-7342/175/TO/93		
Specjalność	do projektowania - instalacje i sieci sanitarne		
Sprawdził	mgr inż. Dariusz Pyrzewski		
Nr upr. bud.	KUP/0142/POOS/06		
Specjalność	do proj. bez ograniczeń - inst. i sieci sanitarne		
Opracował	mgr inż. Wiesław Kusiński		
Data: maj 2020 r.	Skala 1 : 100		Nr rys. 7