


PIWNICA

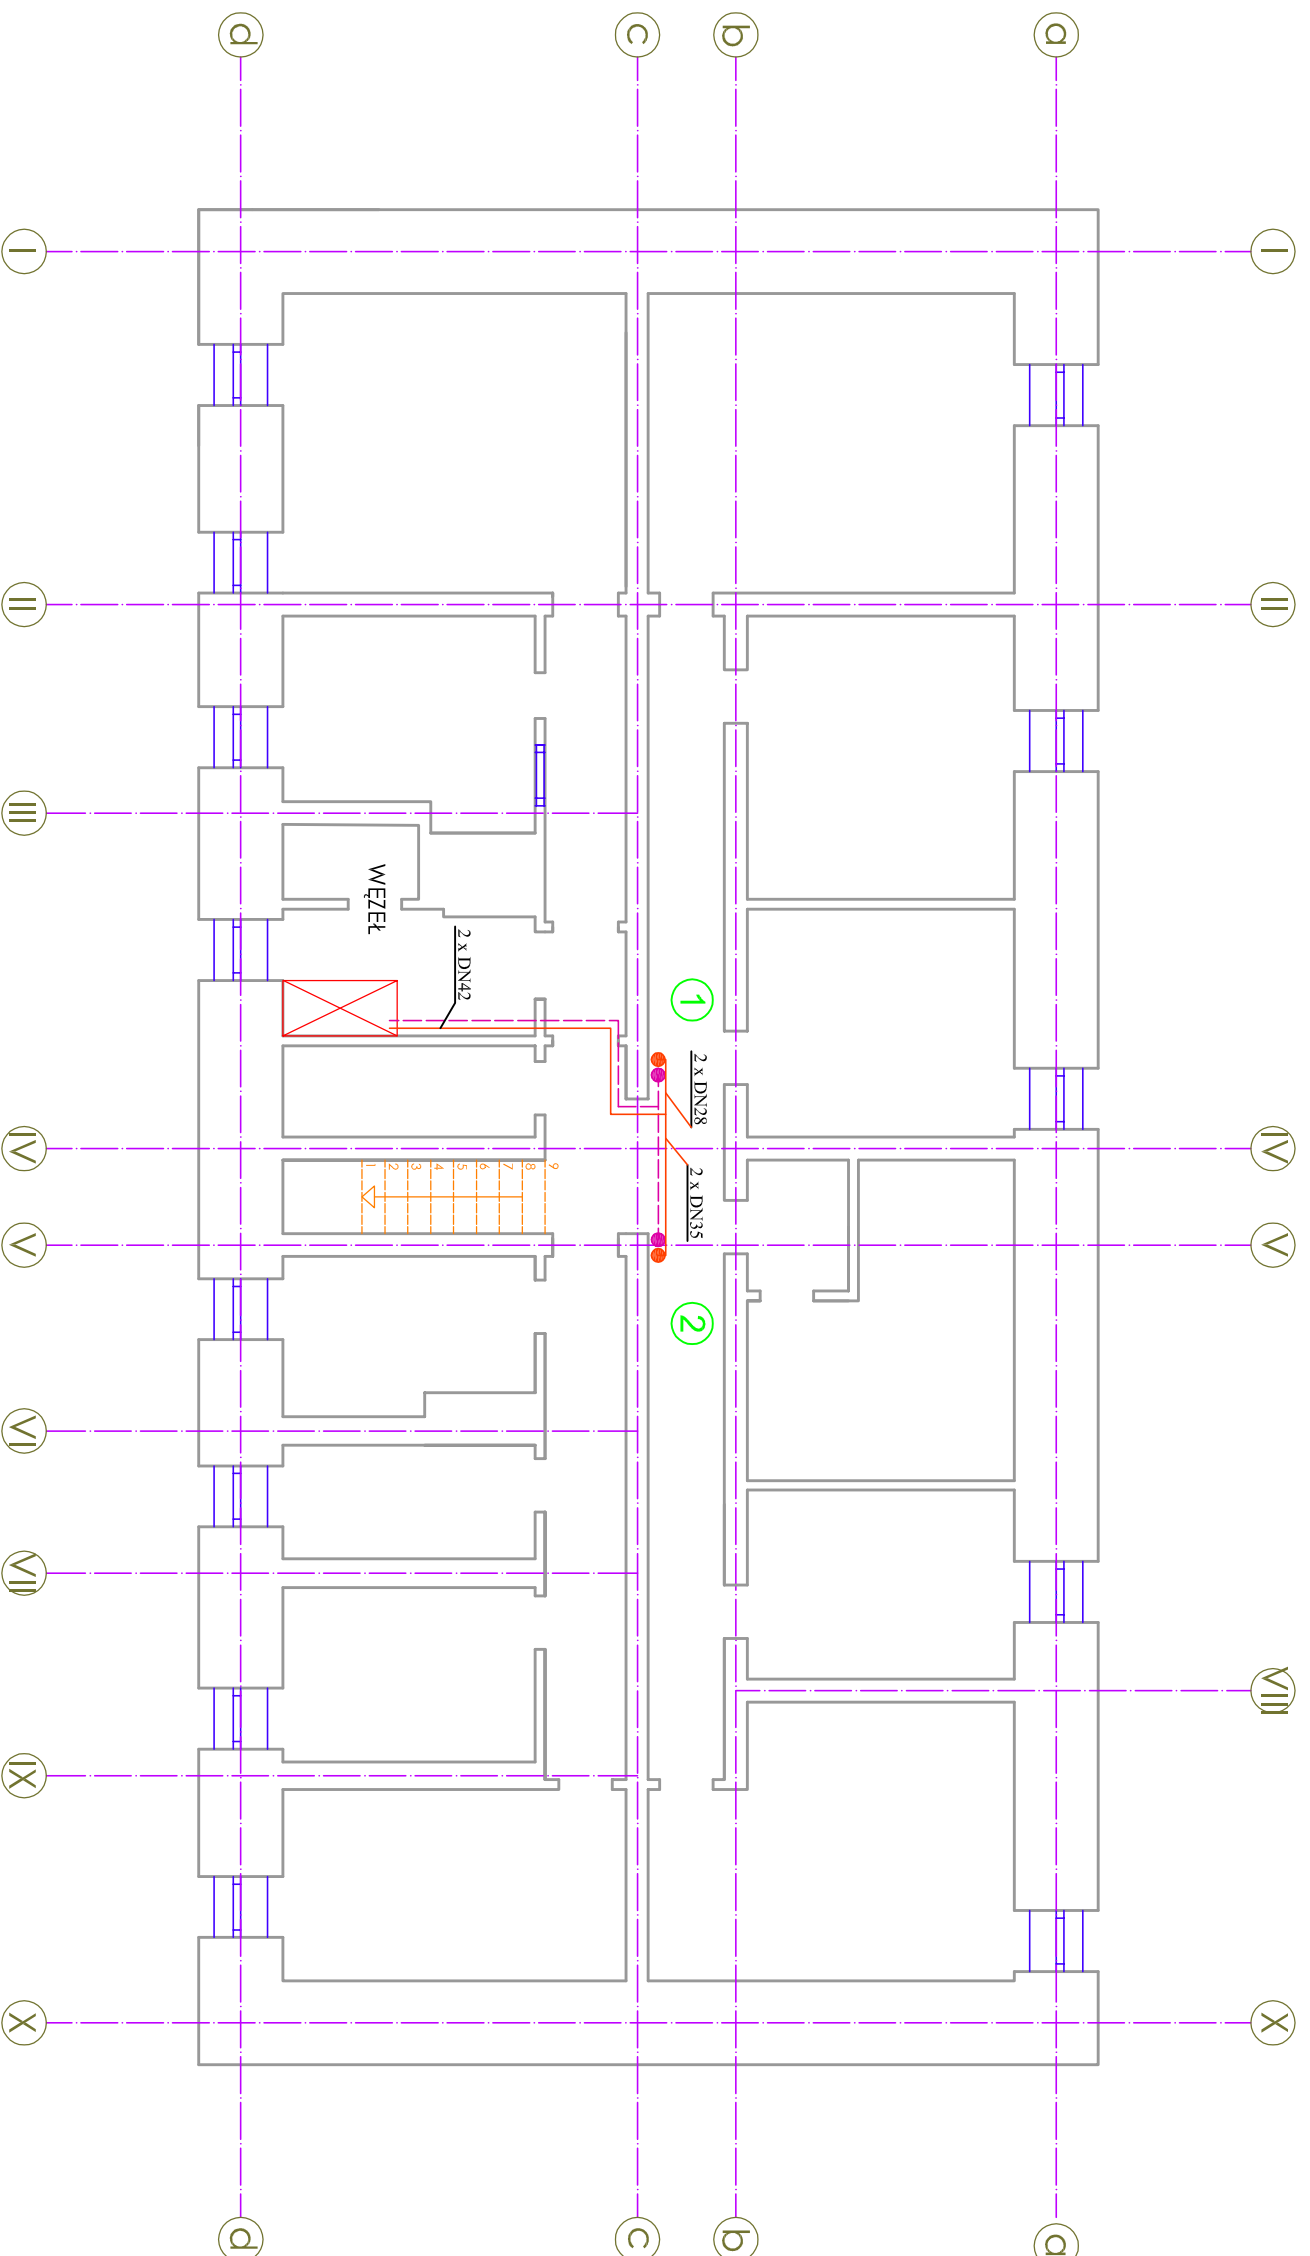

 KOMPAKTOWY
WĘZEL CIEPLNY

 PION INSTALACJI C.O.

RZUT PIWNICY

 PRACOWNIA PROJEKTOWA WIMEX s.c. ul. Wileńska 8 87-148 Lysyńskie REGON:370230114 NIP: 879-00-17-156		tel./fax (056) 878 32 05 tel. kom. 601 63 76 10 e-mail: wimexmk@gmail.com
---	--	---

Obiekt: Instalacja C.O. w budynku mieszkalnym przy ulicy Plac Wolności 2 w Bartoszycach		Nazwa rys.:
Projektant Nr upr. bud. Specjalność		Rzut piwnicy
Mariusz Kanonowicz GP-1-7342/175/TO93 do projektowania - instalacje i sieci sanitarne		
Sprawdził Nr upr. bud. Specjalność		
mgr inż. Dariusz Pyrzewski KUP/0142/POOS/06 do proj. bez ograniczeń - inst. i sieci sanitarne		
Opracował		
mgr inż. Wiesław Kusiński		
Data: lipiec 2020 r.	Skala 1 : 100	Nr rys. 1