
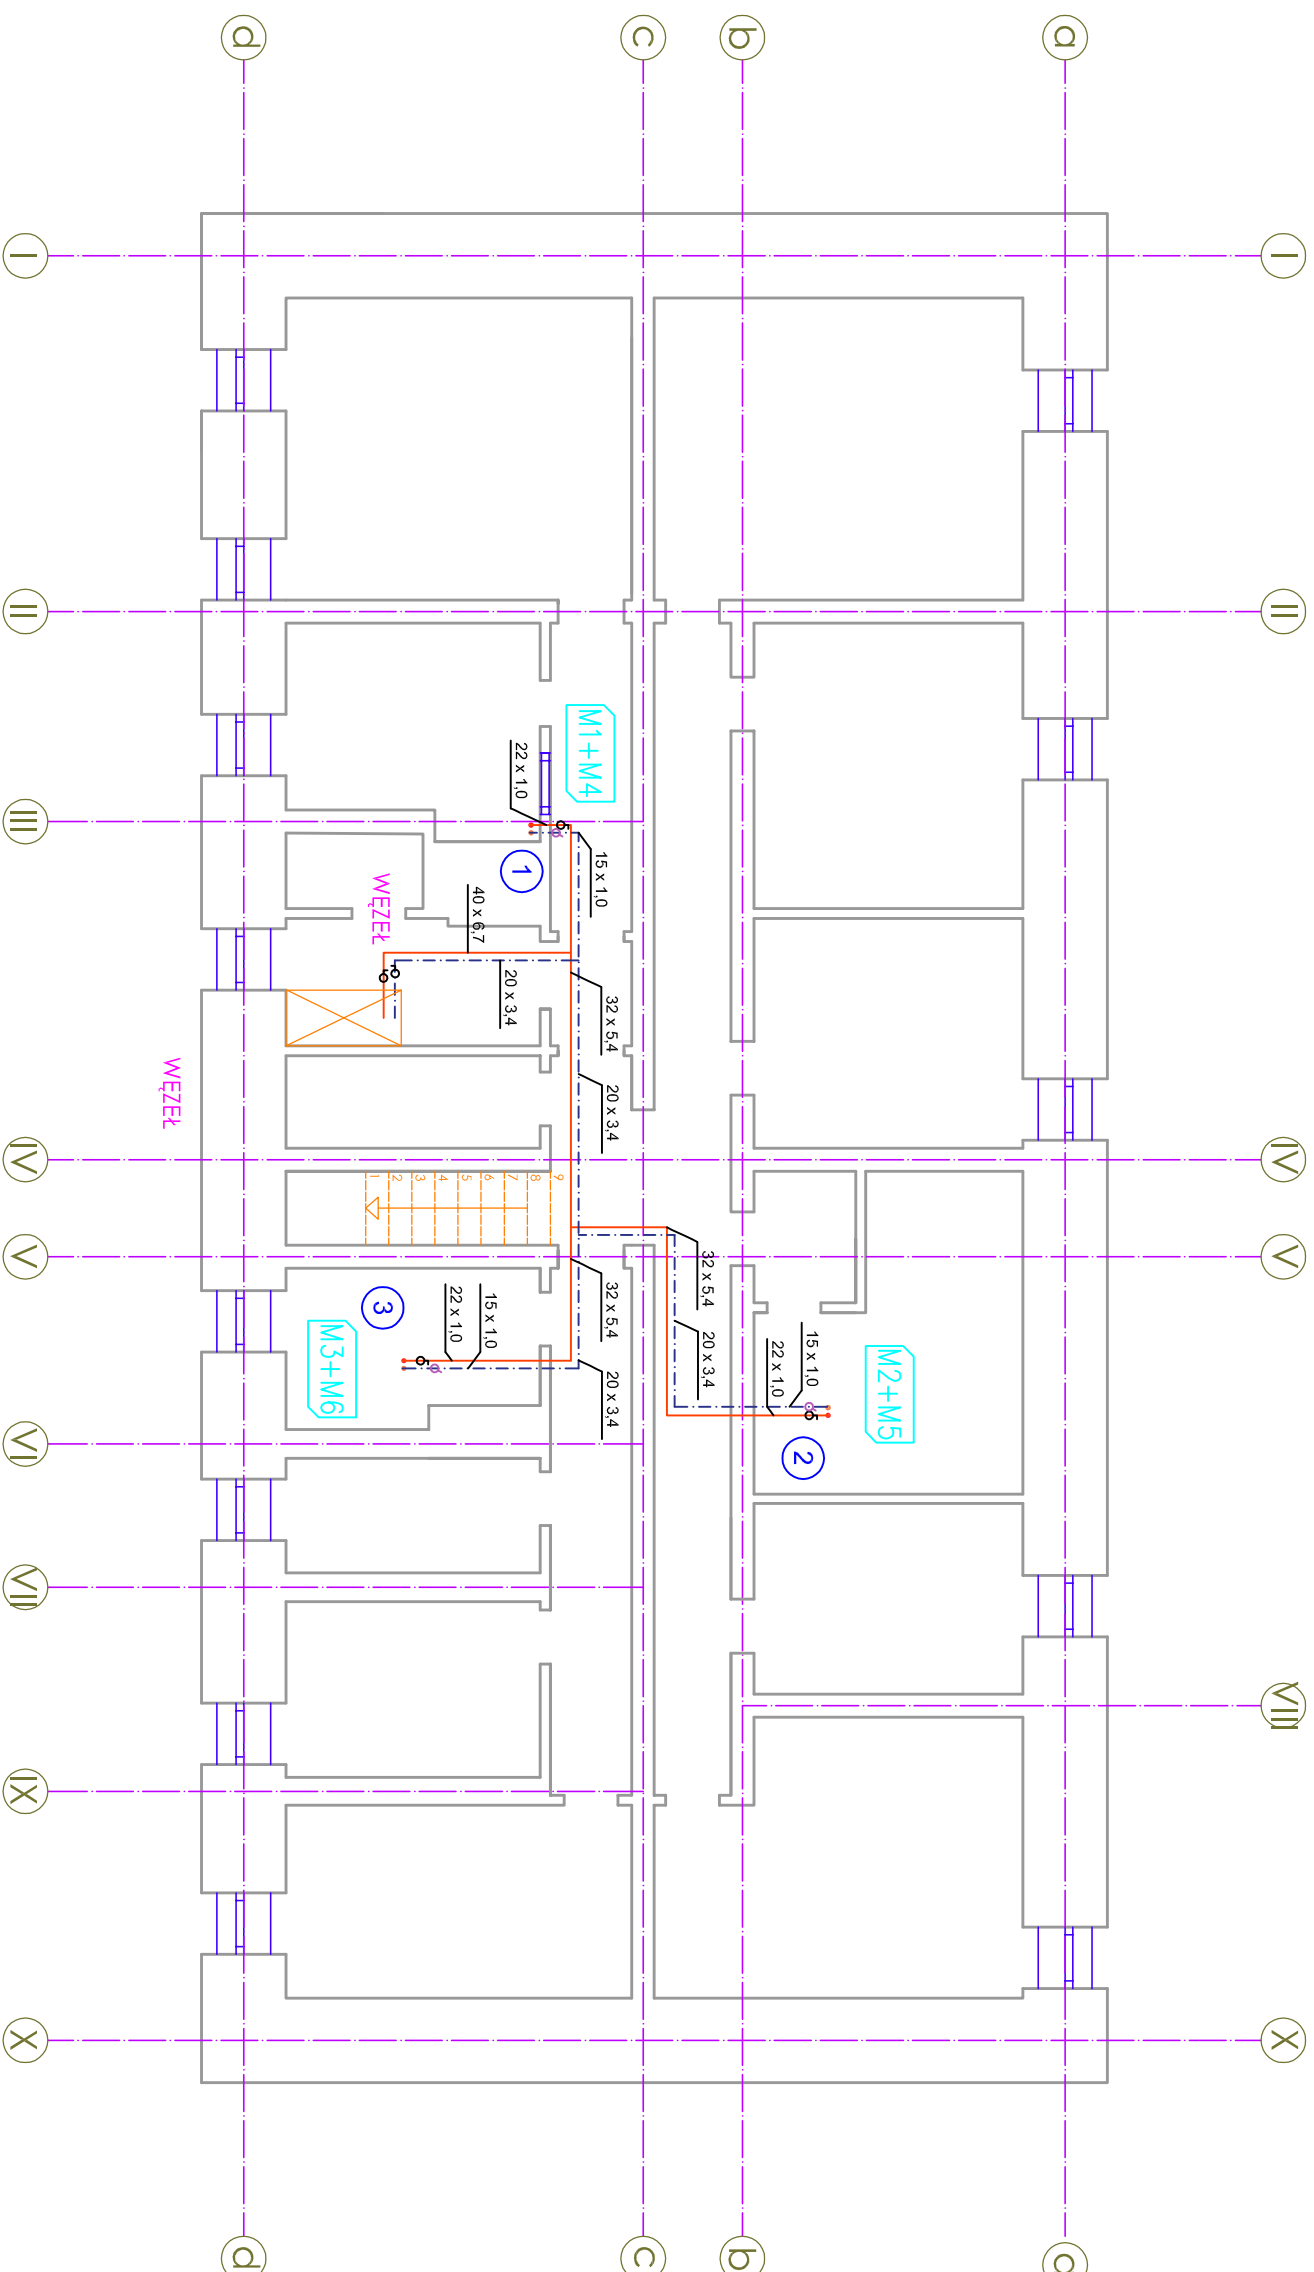


PIWNICA

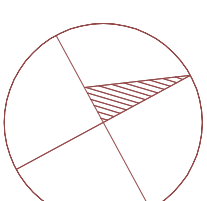

RZUT PIWNICY

WIMEX s.c. ul. Wiskniewa 9 87-148 Kysymice REGON:870230114		PRACOWNIA PROJEKTOWA tel/fax (056) 678 32 05 tel. kom. 801 85 76 10 e-mail: wimexmk@gmail.com NIP: 879-06-17-156	
Obiekt: Instalacja C.W.U. w budynku mieszkalnym przy ulicy Plac Wolności 2 w Bartoszycah			
Projektant Nr upr. bud. Specjalność		Mariusz Kanonowicz GP-4-7342/175TO/93 do projektowania - instalacje i sieci sanitarne	
Sprawdził Nr upr. bud. Specjalność		mgr inż. Dariusz Pyrzewski KUP/01/42/POOS/06 do proj. bez ograniczeń - inst. i sieci sanitarne	
Opracował		mgr inż. Wiesław Kusniński	
Data: maj 2020 r.		Skala 1 : 100	
		Nr rys. 5	

PROJEKTOWANA INSTALACJA WODY CIEPŁEJ

PROJEKTOWANA INSTALACJA CYRKULACJI

WODOMIERZ CIEPŁEJ WODY

PION INSTALACJI C.W.U. I CYRKUL.

NUMER MIESZKANIA