


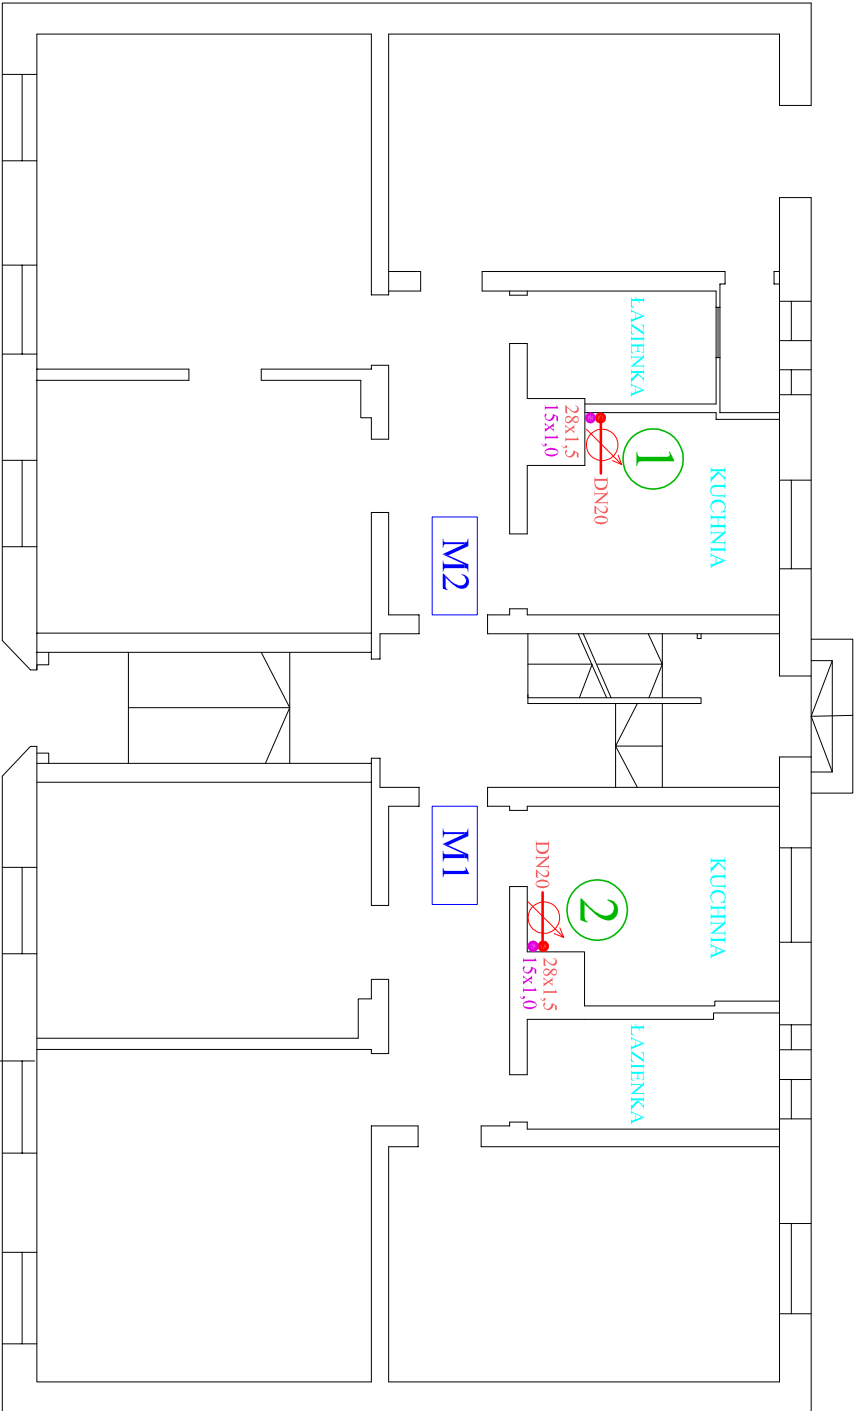

WĘJŚCIE
DO BUDYNKU

RZUT PARTERU

PROJEKTOWANA INSTALACJA C.W.U.

WODOMIERZ CIEPŁEJ WODY

ISTNIEJĄCY KOCIOŁ/PDGRZEWACZ WODY DO DEMONTAŻU

PION INSTALACJI C.W.U. I CYRKULACJI

NUMER MIESZKANIA

WIMEX s.c.

PRACOWNIA PROJEKTOWA

ul. Wiskniewa 9
87-148 Łysyńskie
REGON:870230114

tel./fax (056) 678 32 05
tel. kom. 601 65 76 10
e-mail: wimexwk@gmail.com
NIP: 879-00-17-156

Obiekt: Instalacja wewnętrzna c.w.u. w budynku przy ul. Grota Roweckiego 6 w Bartoszycach

Projektant: Mariusz Kanonowicz
Nr upr. bud. GP-4-7342/175/TO/93
Specjalność: do projektowania - instalacje i sieci sanitarne

Sprawdził: mgr inż. Dariusz Pyrzewski
Nr upr. bud. KUP/0142/POOS/06
Specjalność: do proj. bez ograniczeń - inst. i sieci sanitarne

Opracował: mgr inż. Wiesław Kusiński

Data: maj 2020 r.

Skala: 1:100

Nr rys. 8