



 
Budynek objęty projektem

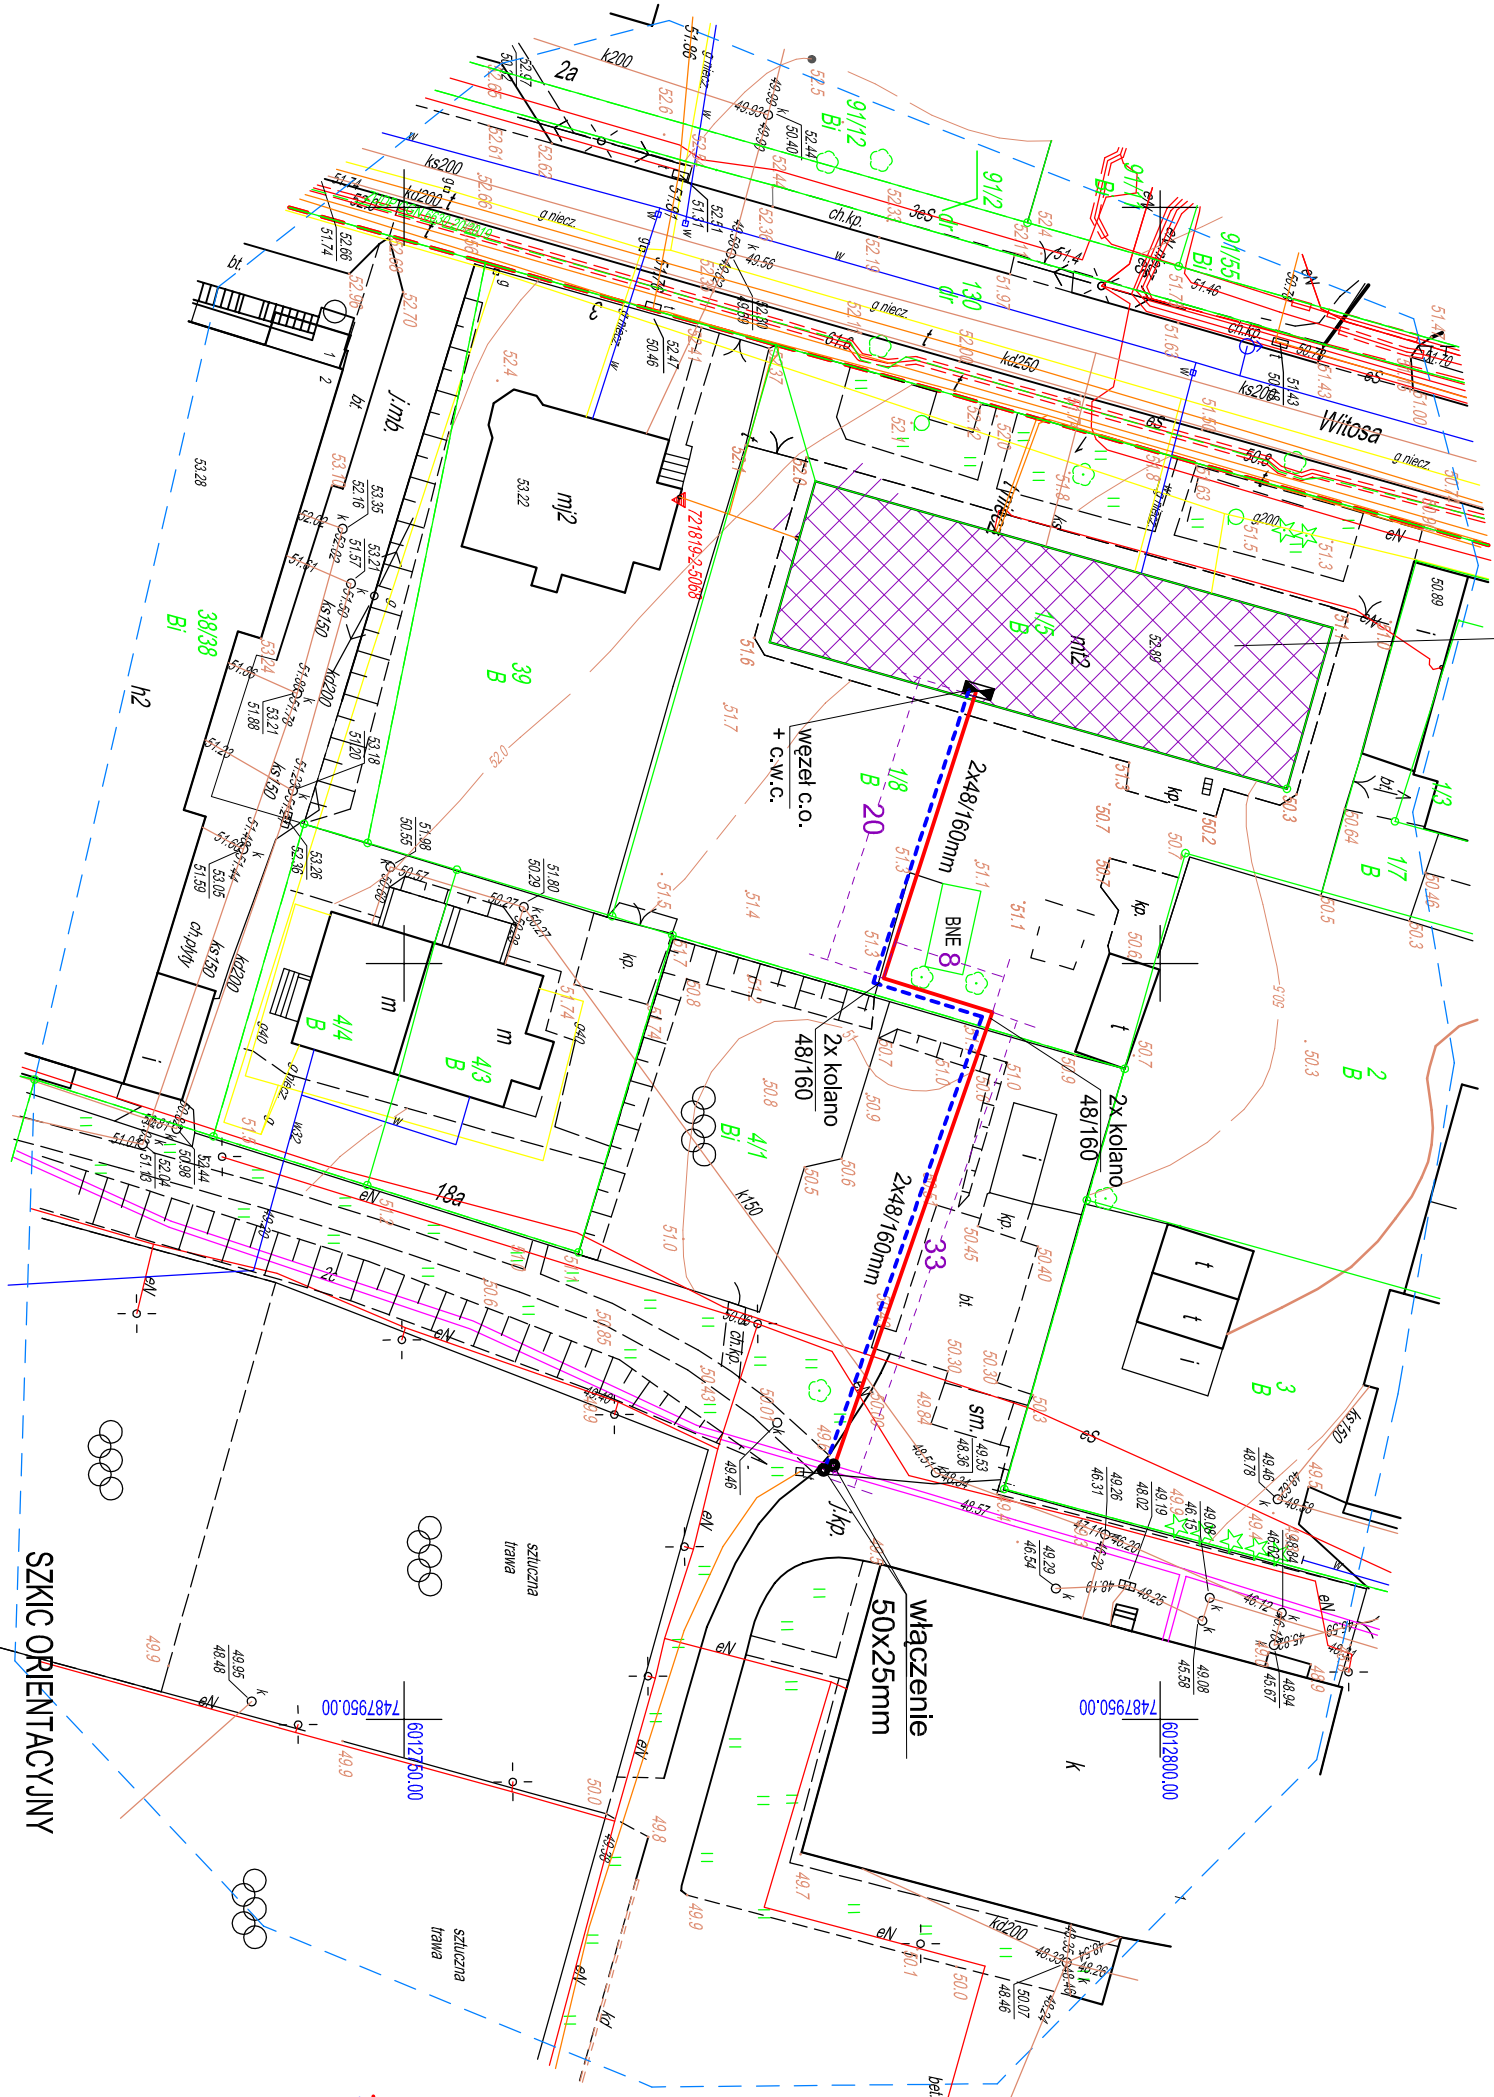

ZA ZGODNOŚĆ
Z ORYGINAŁEM

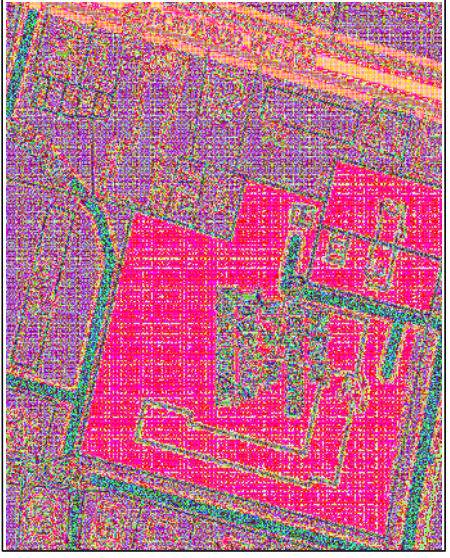

SZKIC ORIENTACYJNY



MAPA DO CELÓW PROJEKTOWYCH			
Oznaczenie kancelaryjne zgłoszenia pracy geodetycznej		GGN.6640.1.390.2020	
Miejscowość		Bartoszyce	
Jednostka ewidencyjna	Identyfikator	280101_1	
	Nazwa	Miejsce Bartoszyce	
Obręb ewidencyjny	Identyfikator	0008	
	Nazwa	Miejsce Bartoszyce	
Ulica		Witosza	
Nr działki ewidencyjnej		1/8	
Skala mapy		1:500	
Sektora 2000		7.218.19.13.1.2, 7.218.19.13.1.4	
Nazwa układu współrzędnych	prostowników płaskich	PL-2000 strefa 7 (21)	
	wysokości	Krośnice „60”	
Oznaczenie granic obszaru aktualizacji		-----	
UWAGA: Nie przeprowadzono badań ksiąg wieczystych w granicach projektowanej inwestycji		pod wskazanych urządzeń podziemnych	
UWAGA: Nie wykazała się istniejąca w terenie linia nie zgłoszona do inwentaryzacji powykonawczej		wskazanych urządzeń podziemnych	
Znak geodezyjny podlegający ochronie na podstawie art.15 ust.1 ustawy z dnia 17.V.1989r. Prawo geodezyjne i kartograficzne (Dz.U.N.240 z 2005, poz.2027 z późn.zm.)		Pismo geodezyjne i kartograficzne	
Legenda: BNE-BUDYNEK NIEEWIDENCYJNY		25.05.2020	
GEODETA Marek Maciak UPR ZAW. NR 20245 Tel. 0 507 047 079 e-mail: bud@scsgeo.pl		Imię i nazwisko, nr uprawnień oraz data i podpis geodety uprawnionego, który opracował i sporządził mapę	

 
Projekt zagospodarowania terenu

Inwestor: Spółdzielnia Mieszkaniowa LOKUM
Bartoszyce ul. Witosza 1

Projektowane obiekty

przylącze c.o. + c.w.u. 2x48/160
rury proizolowane systemu ZPU

- usprojenie istniejące
- w Sieć wodociągowa istniejąca
- ks Istniejąca kanalizacja lokalna
- emn Kable energetyczne istniejące
- t Kable telekomunikacyjne istniejące
- Sieć ciepłownicza istniejąca

			
PROJEKTOWANIE I NADZÓR <i>Andrzej Wygonowski</i> Ostroda ul. Wyspiańskiego 44			
Obiekt	Budynek wielorodzinny ul. Witosza 1		
Adres	Bartoszyce ul. Witosza 1 Dz. nr. 1/5, 1/8, 4/1		
Inwestor	LOKUM Sp. z o.o. Bartoszyce ul. Jagieońska 9		Nr rysunku P-1
Temat	Projekt instalacji centralnego ogrzewania, c.w.u. wraz z przyłączem ciepłowniczym		Skala 1 : 500
Rysunek	Projekt zagospodarowania terenu		
Projektant	Andrzej Wygonowski		
Opracowała	Aleksandra Wasilak		
	05. 2020		