


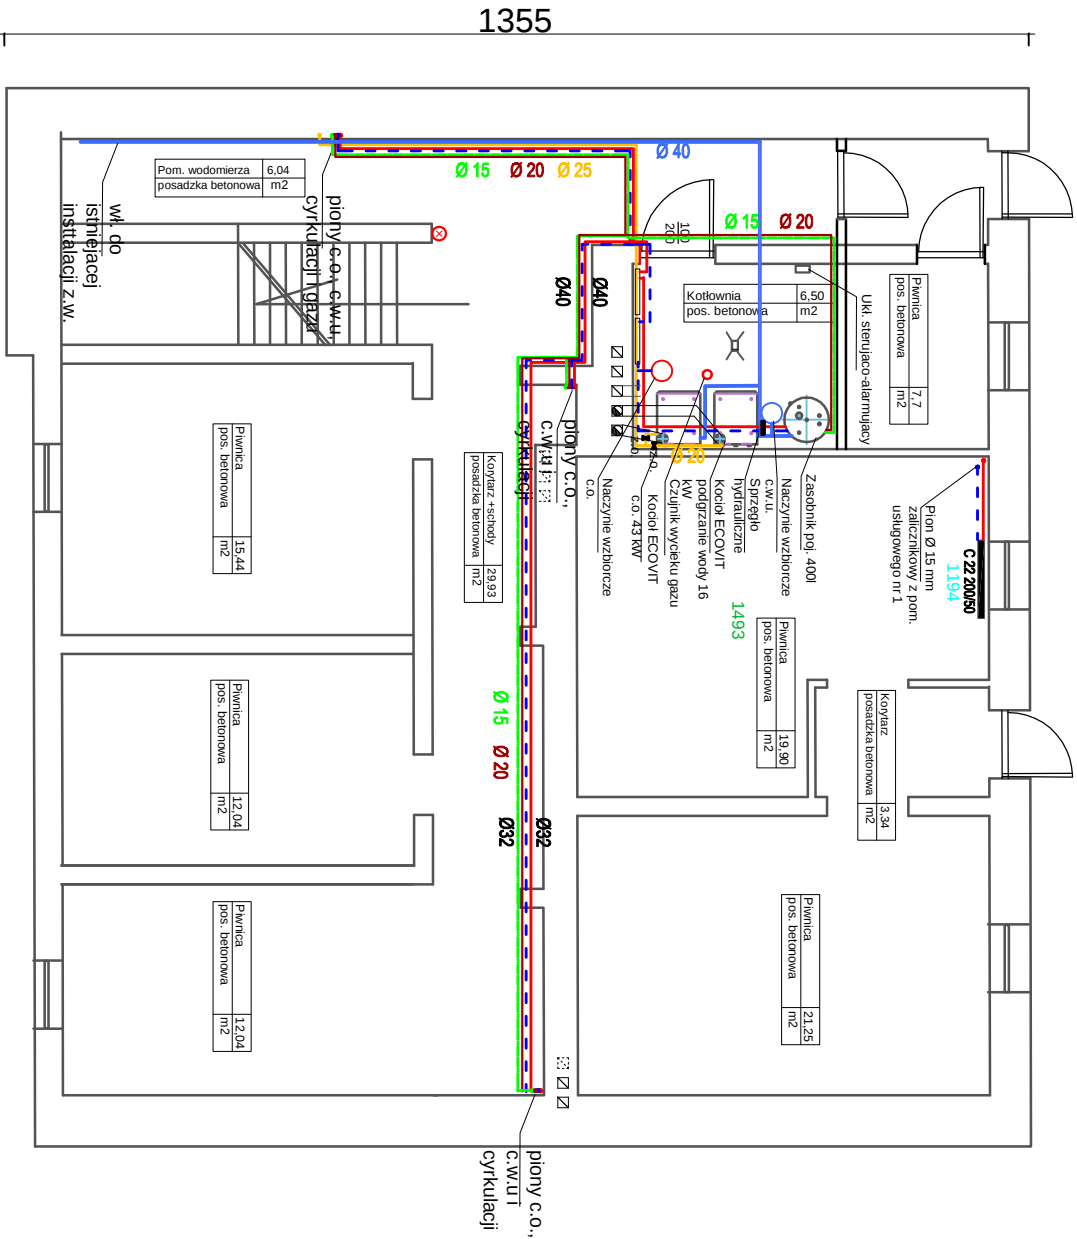

LEGENDA

- C.O. zasilanie
- C.O. powrót
- Z. W. U.
- C. W. U.
- cyrkulacja
- grzejniki
- projektowane/stniejce
- CV 22 160/60/ C 22 160/50
- zapotrzebowanie na ciepło
- moc dobrego grzejnika
- 567 W
- 567 W
- 567 W
- sygnalizator optyczno-akustyczny wycieku gazu

PROJEKTOWANIE I NADZÓR Andrzej Wygonowski Osiedla ul. Wyspiańskiego 44			
Obiekt	Budynek mieszkalny Instalacja c.o. + c.w.u.		
Adres	Bartoszyne ul. Starzyńskiego 5	Nr punktu P.1	
Investor	Wspólnota mieszkaniowa Starzyńskiego 5, 11-200 Bartoszyce	Skala 1 : 100	
Temat	Projekt instalacji c.o. i c.w.u.		
Rysunek	Rzut piwnic		
Projektant	Andrzej Wygonowski	07.2020	
Opracował	Andrzej Wygonowski	07.2020	