


RZUT PIWNIC
SKALA 1:50

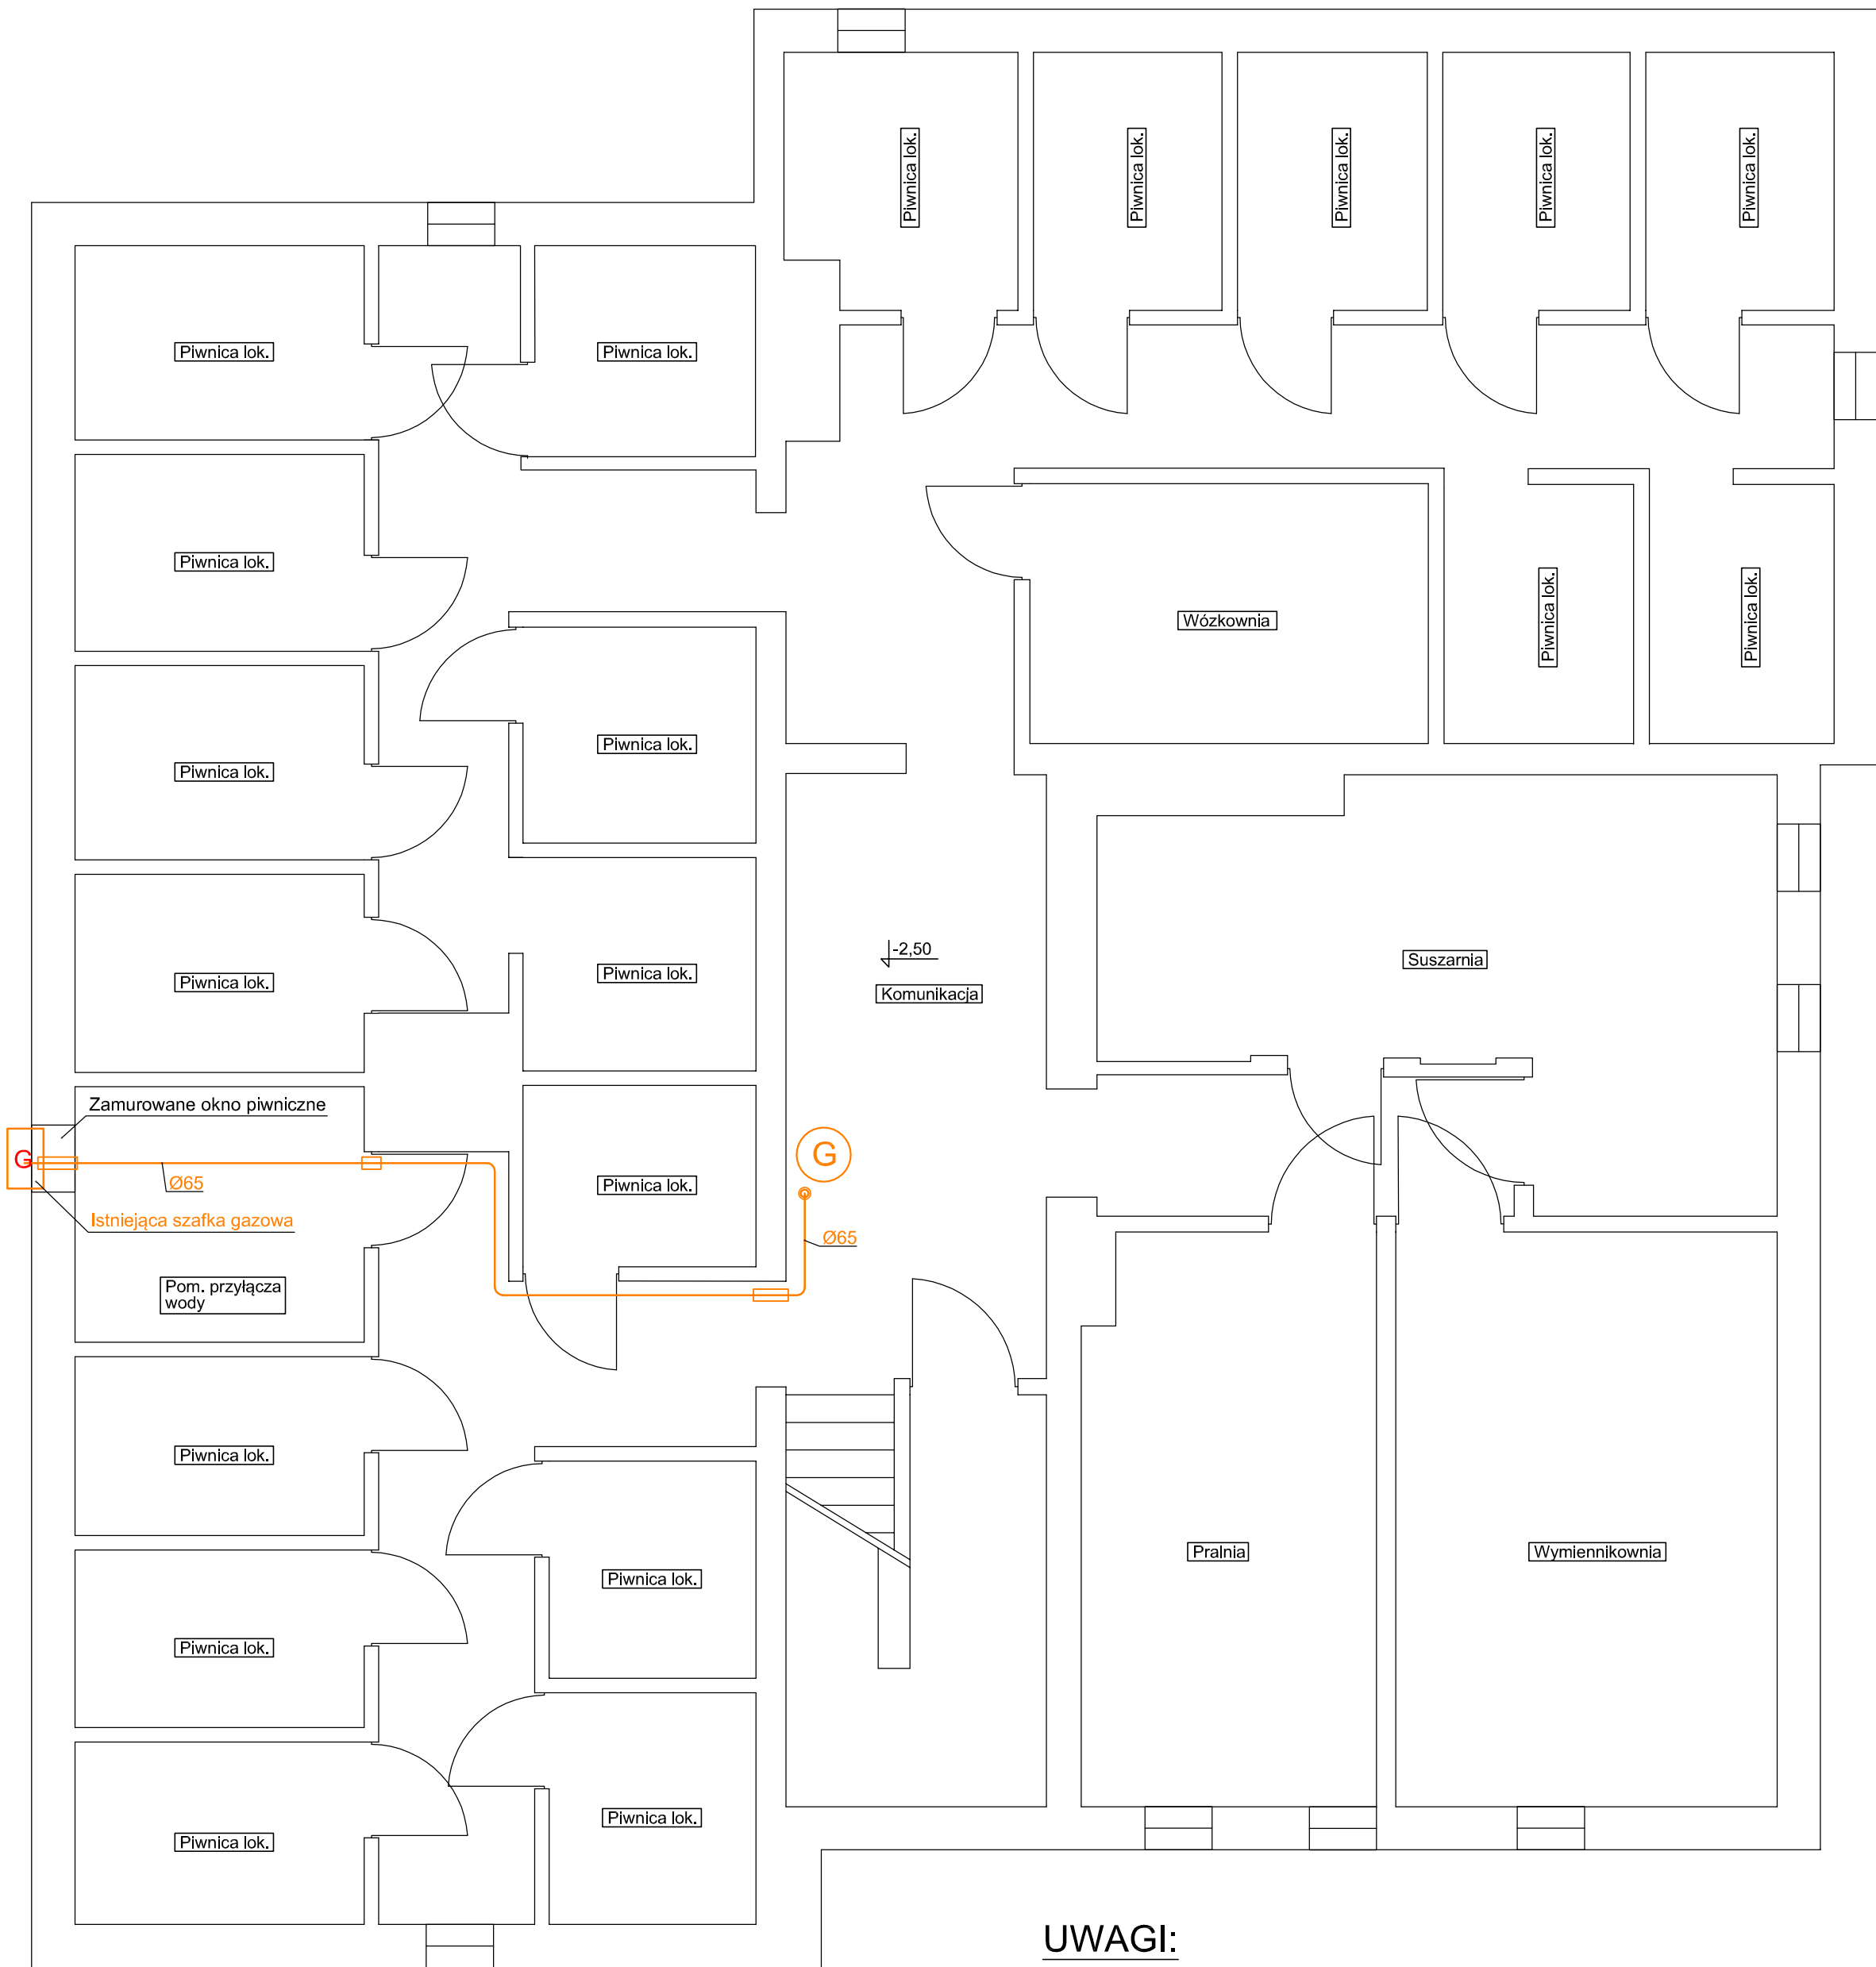

OZNACZENIA:
G - PION INSTALACJI GAZOWEJ
- INSTALACJA GAZOWA

- UWAGI:
1. INSTALACJĘ GAZOWĄ WYKONAĆ Z RUR STALOWYCH CZARNYCH BEZ SZWU.
 2. PRZEJŚCIA PRZEWODÓW PRZEZ ŚCIANY DZIAŁOWE I NOŚNE ORAZ STROPY WYKONAĆ W STALOWYCH RURACH OSŁONOWYCH Z KOŃCAMI WYSTAJĄCYMI PO 1cm Z KAŻDEJ STRONY PRZEGRODY.

BIURO PROJEKTÓW: FANATERM S.C. tel. 89/5128-224 / fax 89/6707097 / e-mail: fanaterm@hot.pl / ww.fanaterm.pl			
OBIEKT:	BUDYNEK MIESZKALNY, WIELORODZINNY UL. PONIATOWSKIEGO 12A, 11-200 BARTOSZYCE	FAZA PROJ.:	PB+W
INWESTOR:	LOKUM SP. Z O.O. 11-200 BARTOSZYCE, UL. JAGIELLOŃCZYKA 9	BRANŻA:	S
PROJEKT:	INSTALACJA GAZOWA	NR PROJ.:	FA/29/11
RYSUNEK:	INSTALACJA GAZOWA - RZUT PIWNIC	DATA:	11.2011
PROJEKTOWAŁ:	NR UPR.	PODPIS:	SKALA:
mgr inż. K.Dominiczak	17/97/OL		1:50
SPRAWDZIŁ:	NR UPR.	PODPIS:	NR RYS.:
mgr inż. S.Dominiczak	160/85/OL		1