


**RZUT PIWNICY**YDY 3x4mm<sup>2</sup> /w RB25 - zasilanie tablicy TB-W

**Projektowanie Instalacji i Sieci Elektroenergetycznych**  
 Tomasz Chełstowski 14-100 Ostróda ul. Graniczna 21  
 tel: 0896463973, 609092636 e-mail: tomche@wp.pl

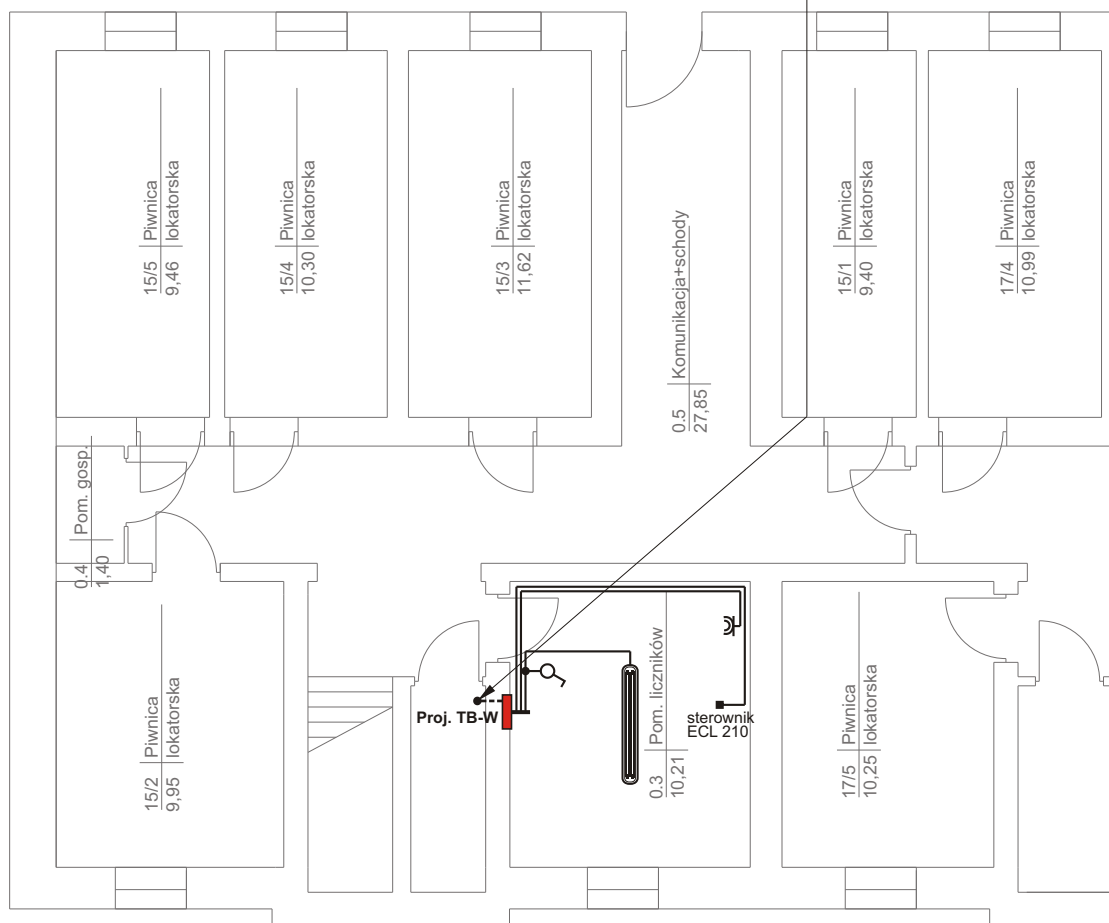

OBIEKT:	<b>WĘZEL CIEPLNY</b> <b>Brtoszyce, ul. Paderewskiego 15-25</b>	Branża: Elektryczna
		Skala: 1:100
Temat:	<b>PROJEKT INSTALACJI ELEKTRYCZNEJ</b>	Nr rys. <b>E-1</b>
		Data: 07-2011
Projektował:	Marek Grendziński upr. bud. Nr 135/92/OL	
Opracował:	Tomasz Chełstowski IRSEP 109/99/OL	