


**RZUT PODDASZA**

**Projektowanie Instalacji i Sieci Elektroenergetycznych**  
Tomasz Chełstowski 14-100 Ostróda ul. Graniczna 21  
tel: 0896463973, 609092636 e-mail: tomche@wp.pl

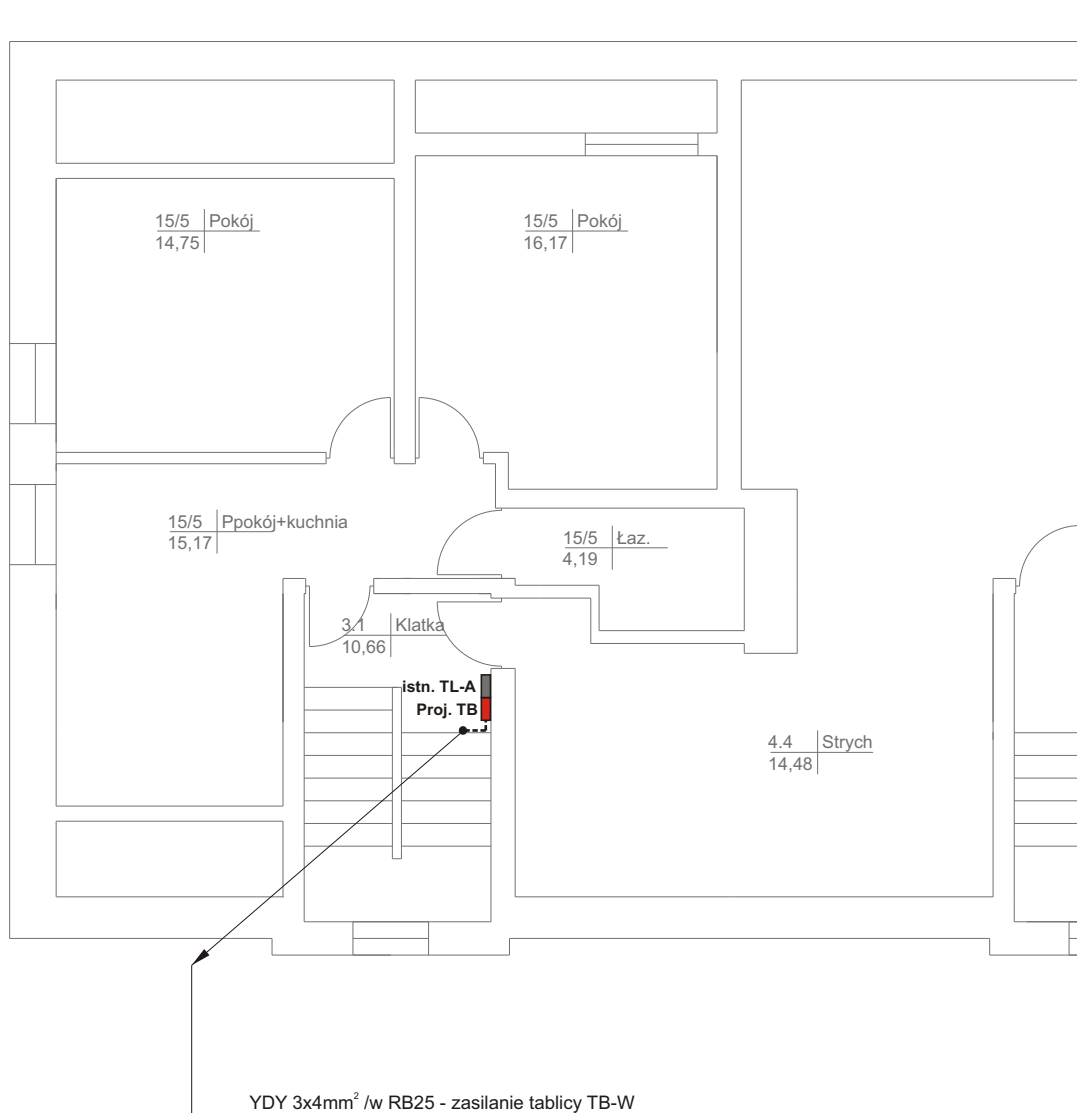

OBIEKT:	<b>WĘZEL CIEPLNY</b> <b>Brtożyce, ul. Paderewskiego 15-25</b>	Branża: Elektryczna
		Skala: 1:100
Temat:	<b>PROJEKT INSTALACJI ELEKTRYCZNEJ</b>	Nr rys. <b>E-2</b>
Projektował:	<b>Marek Grendziński upr. bud. Nr 135/92/OL</b>	Data: 07-2011
Opracował:	<b>Tomasz Chełstowski IRSEP 109/99/OL</b>	