


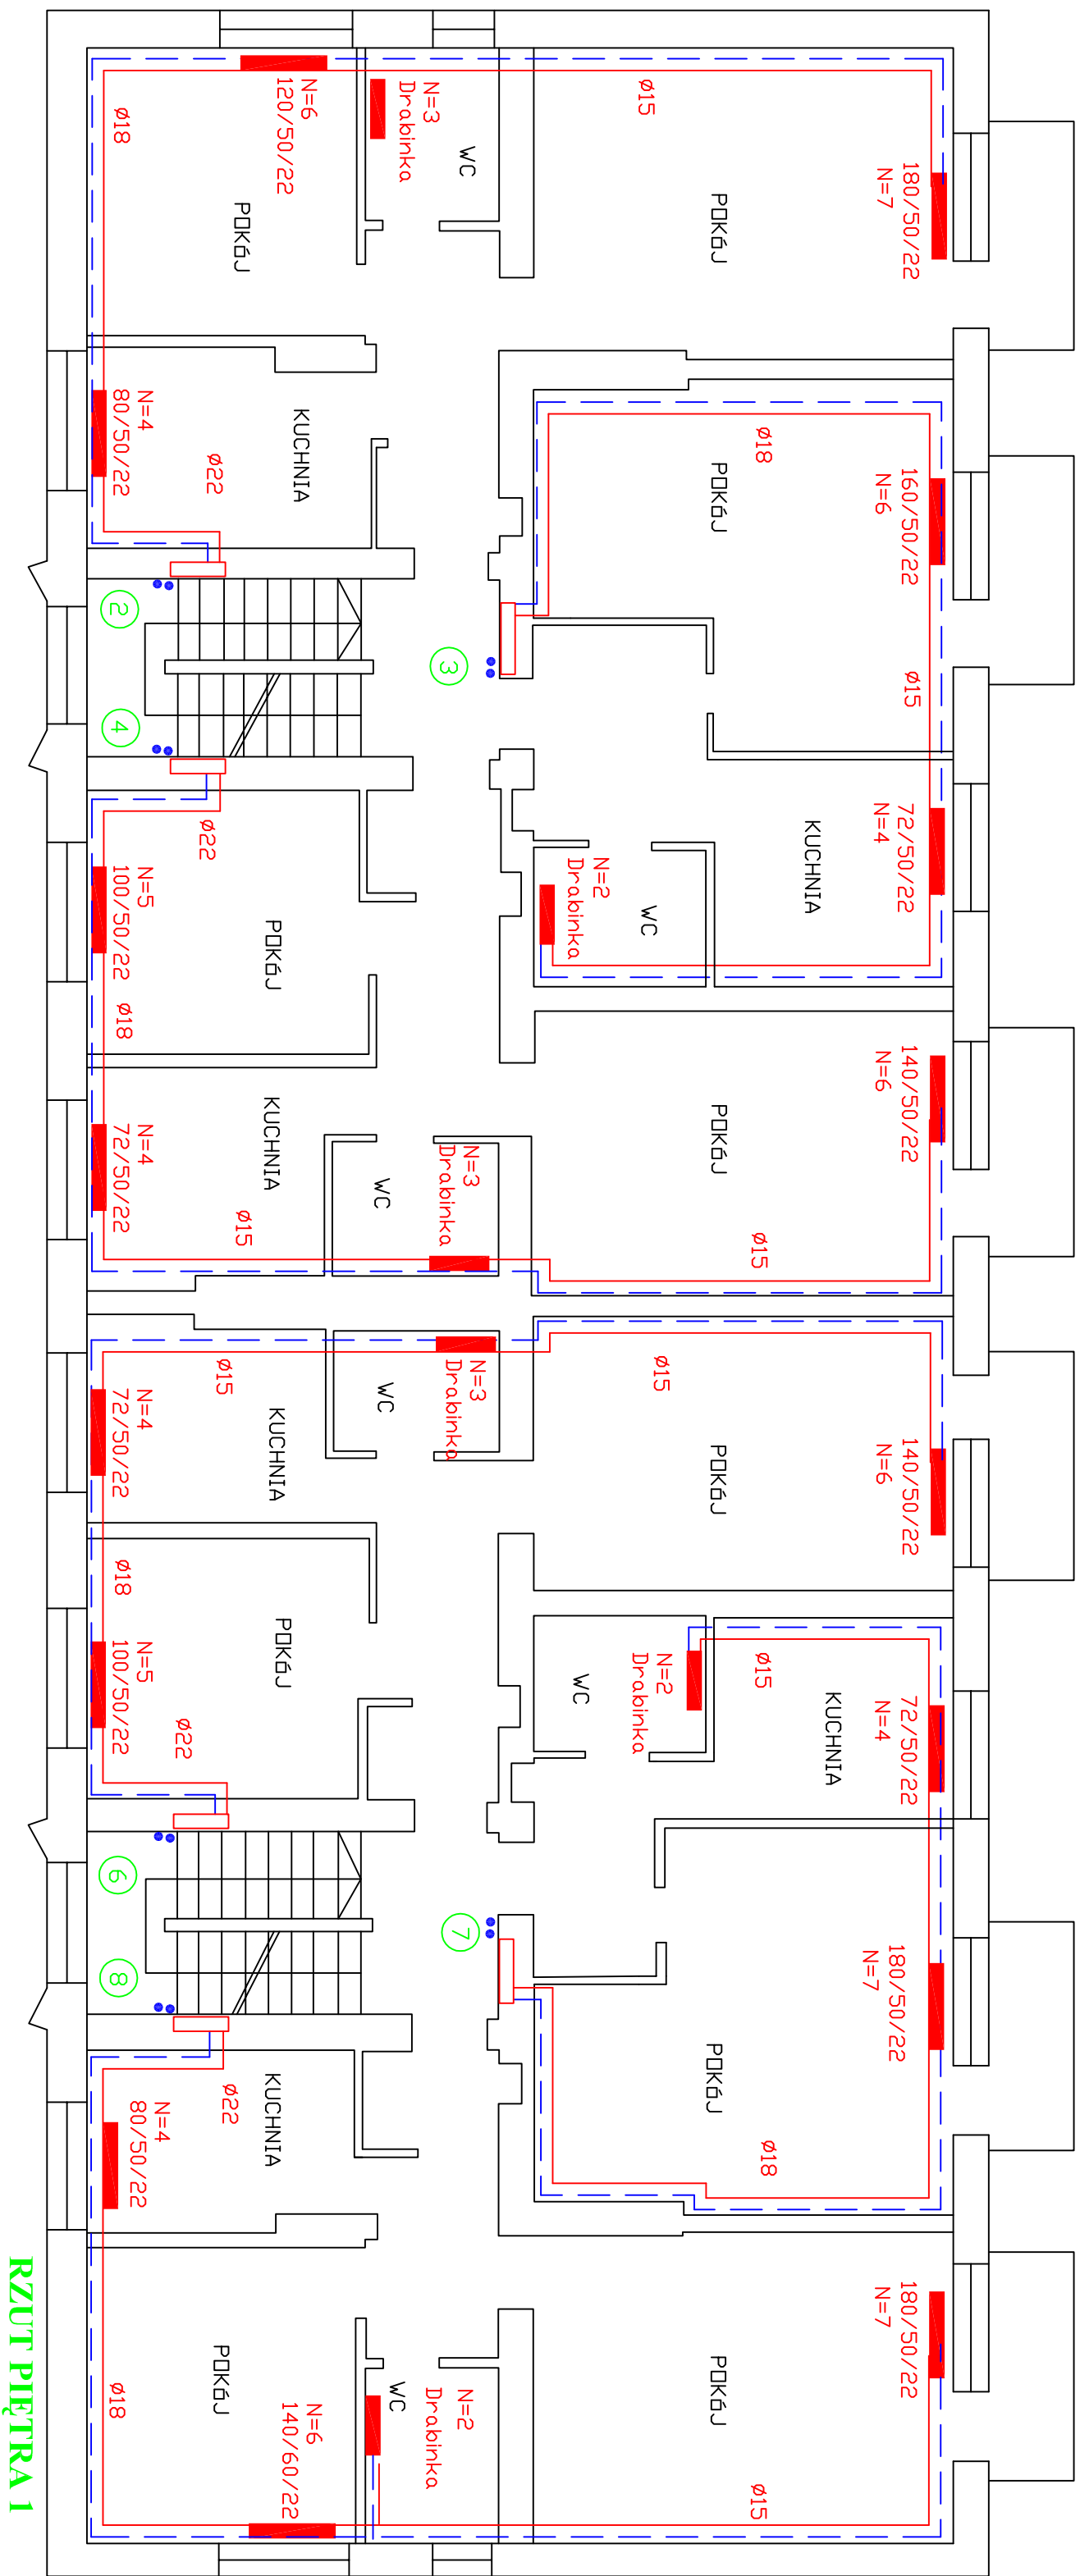

 PRACOWNIA PROJEKTOWA WIMEX s.c. ul. Wiśniowa 9 87-148 Łysomice tel./fax (056) 678 32 05 tel. kom. 601 65 76 10 e-mail: wimexwk@gmail.com REGON: 870230114 NIP: 879-00-17-156		Obiekt: Wewnętrzna instalacja c.o. budynku ul. Bema 6, Bartoszyce		Nazwa rys.: Rzut piętra 1	
Projektant	Mariusz Kanonowicz				
Nr upr. bud.	GP I. 7342/175/TO/93				
Specjalność	do proj. bez ograniczeń - inst. i sieci sanitarne				
Sprawdził	mgr inż. Maciej Macioszek				
Nr upr. bud.	ZP I. 7342/2/TO/97				
Specjalność	do proj. bez ograniczeń - inst. i sieci sanitarne				
Opracował	mgr inż. Wiesław Kusiński				
Data: luty 2013 r.	Skala 1: 100				Nr rys. 3